


LEGENDA:

- návrh - ČEZ Distribuce a.s.:
- kostková trafostanice 22/0,4 kV
- zemi kabelové vedení VN 22 kV
- zemi kabelové vedení NN 0,4 kV
- skřítka v pilíř NN 0,4 kV (zmečka / půdorys)
- dos. - ČEZ Distribuce a.s. - zemi kabelové vedení NN 0,4 kV
- dos. - ČEZ Distribuce a.s. - nadzemní vedení NN 0,4 kV
- dos. - ČEZ Distribuce a.s. - nadzemní vedení VN 22 kV
- dos. - ČEZ Distribuce a.s. - sloupová trafostanice 22/0,4 kV
- dos. - ČEZ Distribuce a.s. - kostková trafostanice 22/0,4 kV
- hraniče parcel KN
- budovy, oplocení, zřizky
- rozhraní ploch
- výškopis

Měřítko: 1 : 500	Odp. projektant: Marek	K.ú.: Domašov u J.	Výřez č.: C.2.2.1	Výtisk č.: 2
	Zpracoval: Marek	Datum: 2022 - 12	Zak. č.: 2144/M	
investor: ČEZ Distribuce a.s.			Akce: Filipovice - d.č.29, nová DTS, VNk, NNk č.s.: IV-12-8020975	
			Celková situace stavby SO 2 Kabelové vedení VN 22 kV	
DUR				

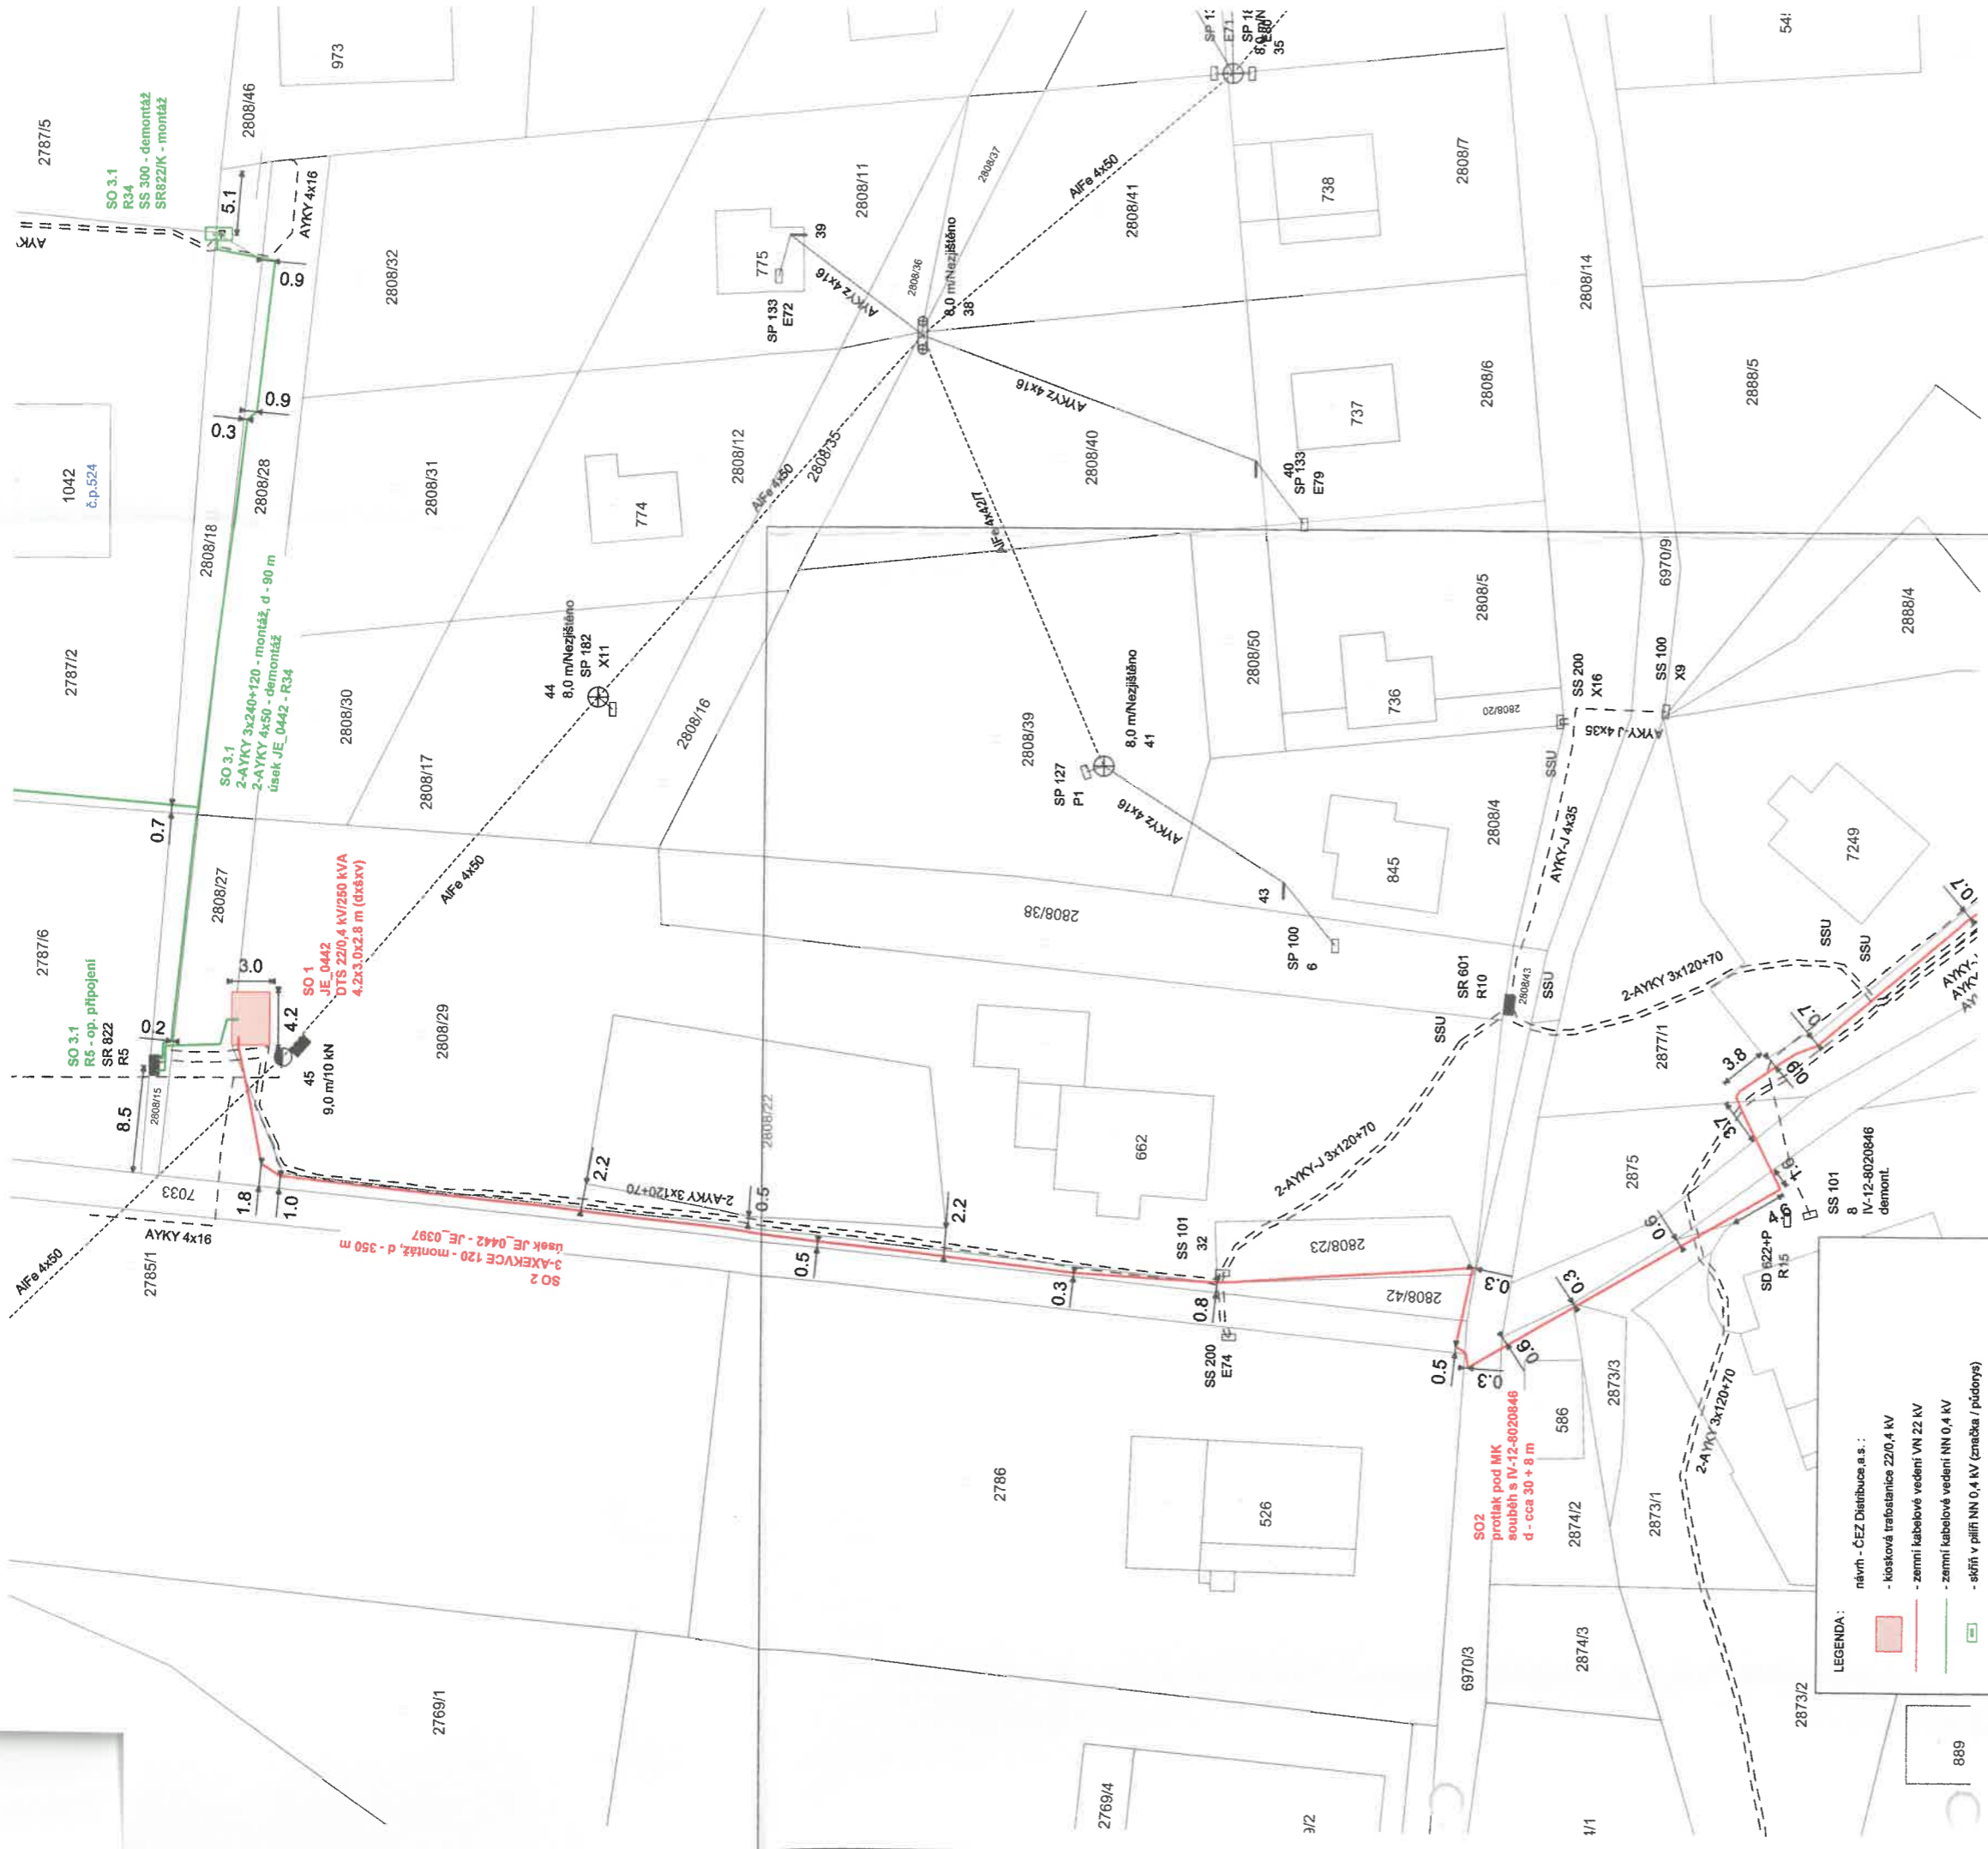




LEGENDA :


- návrh - ČEZ Distribuce, a.s.
- košková traťovnice 220,4 kV
- zemní kabelové vedení VN 22 kV
- zemní kabelové vedení NN 0,4 kV
- skříně v pilířích NN 0,4 kV (značka / půdorys)
- dos. - ČEZ Distribuce, a.s. - zemní kabelové vedení NN 0,4 kV
- dos. - ČEZ Distribuce, a.s. - nadzemní vedení NN 0,4 kV
- dos. - ČEZ Distribuce, a.s. - nadzemní vedení VN 22 kV
- dos. - ČEZ Distribuce, a.s. - stoupcová traťovnice 220,4 kV
- dos. - ČEZ Distribuce, a.s. - košková traťovnice 220,4 kV
- hranice parcel KN
- budovy, oplocení, zdičky
- rozhraní ploch
- výštopis


Měřítko : 1 : 500	Odp. projektant: Marek	K.ú.: Domašov u J.	Výkres č.: C.2.2.2	2	DUR
	Zpracoval: Marek	Datum: 2022 - 12	Investor: ČEZ Distribuce, a.s.		
Akce : Filipovice - d.č.29, nová DTS, VNk, NNk Č.s.: IV-12-8020846					
Korunní 2569/108g 101 00 Praha 10 Celková situace stavby SO 2 Kabelové vedení VN 22 kV					

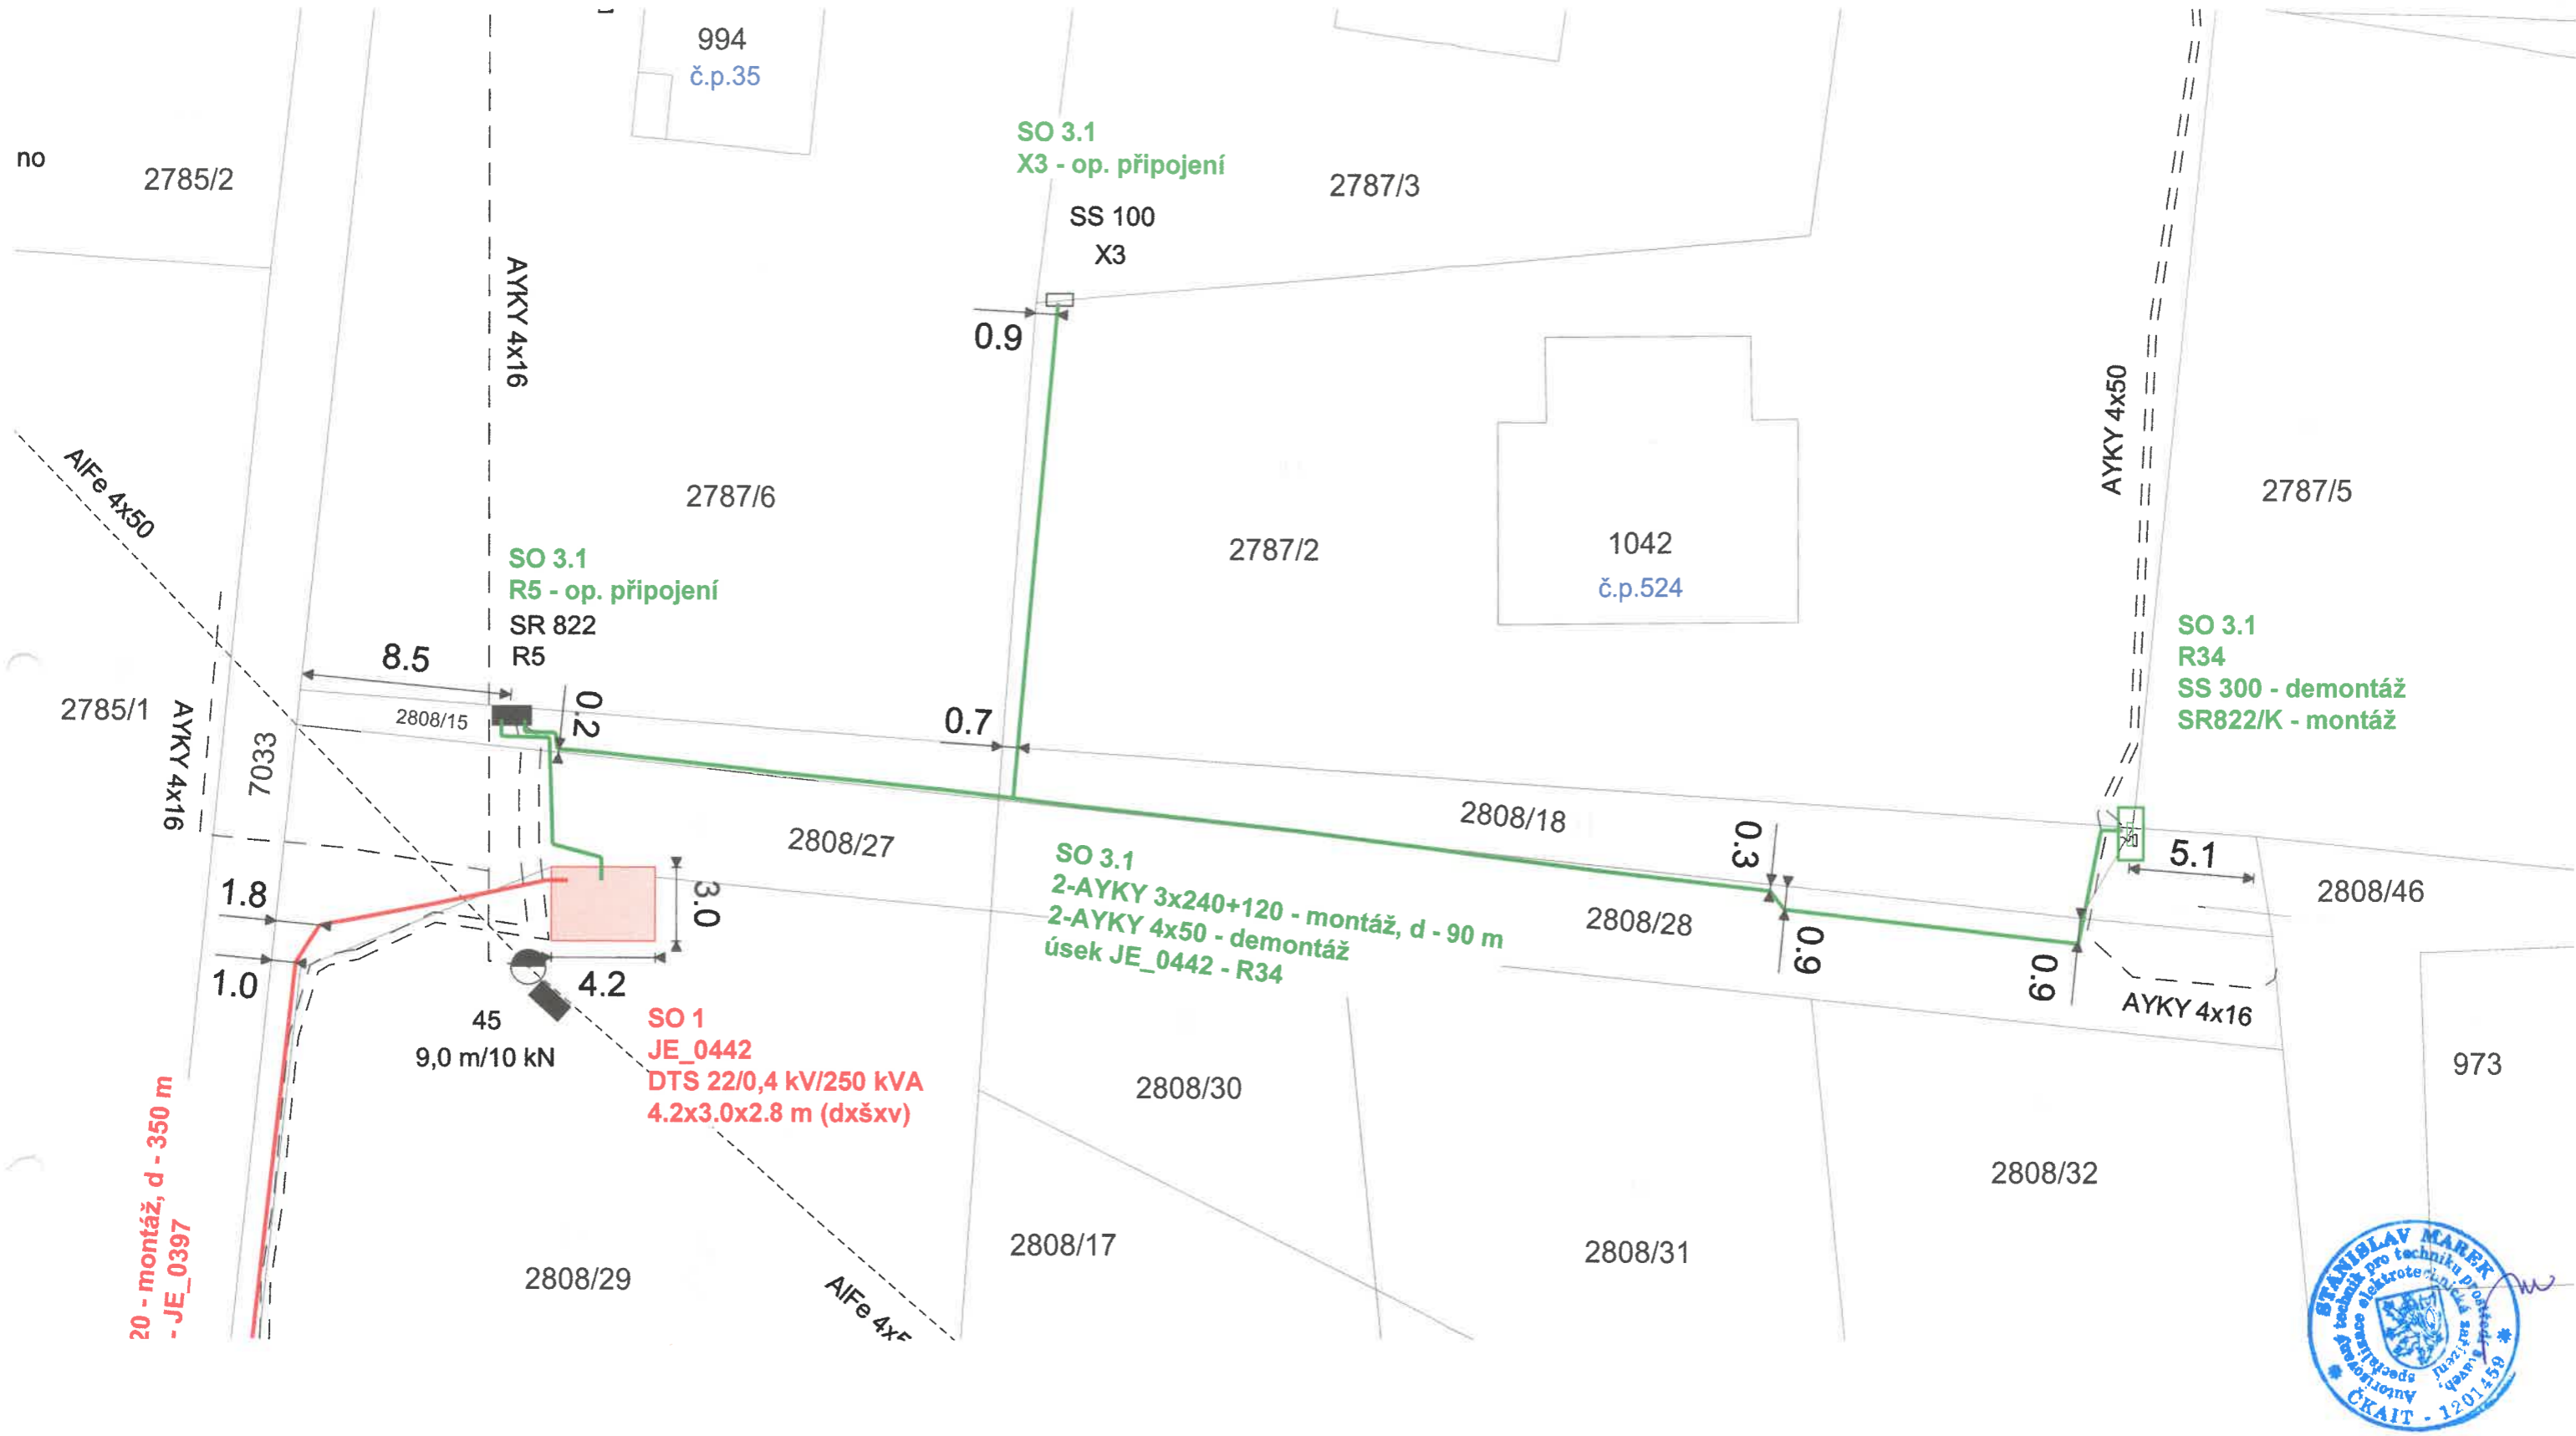

Měřítko : 1 : 250	Odp. projektant: Marek	K.ú.: Domašov u J.	Výkres č. C.2.3.1	Výtisk č.: 2
	Zpracoval: Marek	Datum: 2022 - 12		
	Investor: ČEZ Distribuce, a.s.	Zak. č.: 2144/M		
ENERGOROZVODY Korunní 2569/108g 101 00 Praha 10		Akce : Filipovice - d.č.29, nová DTS, Vnk, NNk Č.s.: IV-12-8020975		DUR
		Celková situace stavby SO 3.1 Kabelové vedení NN 0,4 kV		

Měřítko : 1 : 250	Odp. projektant: Marek	K.ú.: Domašov u J.	Výkres č. C.2.3.2	Výtisk č.: 2
	Zpracoval: Marek	Datum: 2022 - 12		
	Investor: ČEZ Distribuce, a.s.	Zak. č.: 2144/M		
ENERGOROZVODY Korunní 2569/108g 101 00 Praha 10		Akce : Filipovice - d.č.29, nová DTS, VNk, NNk Č.s.: IV-12-8020975		DUR
		Celková situace stavby SO 3.2 Kabelové vedení NN 0,4 kV		

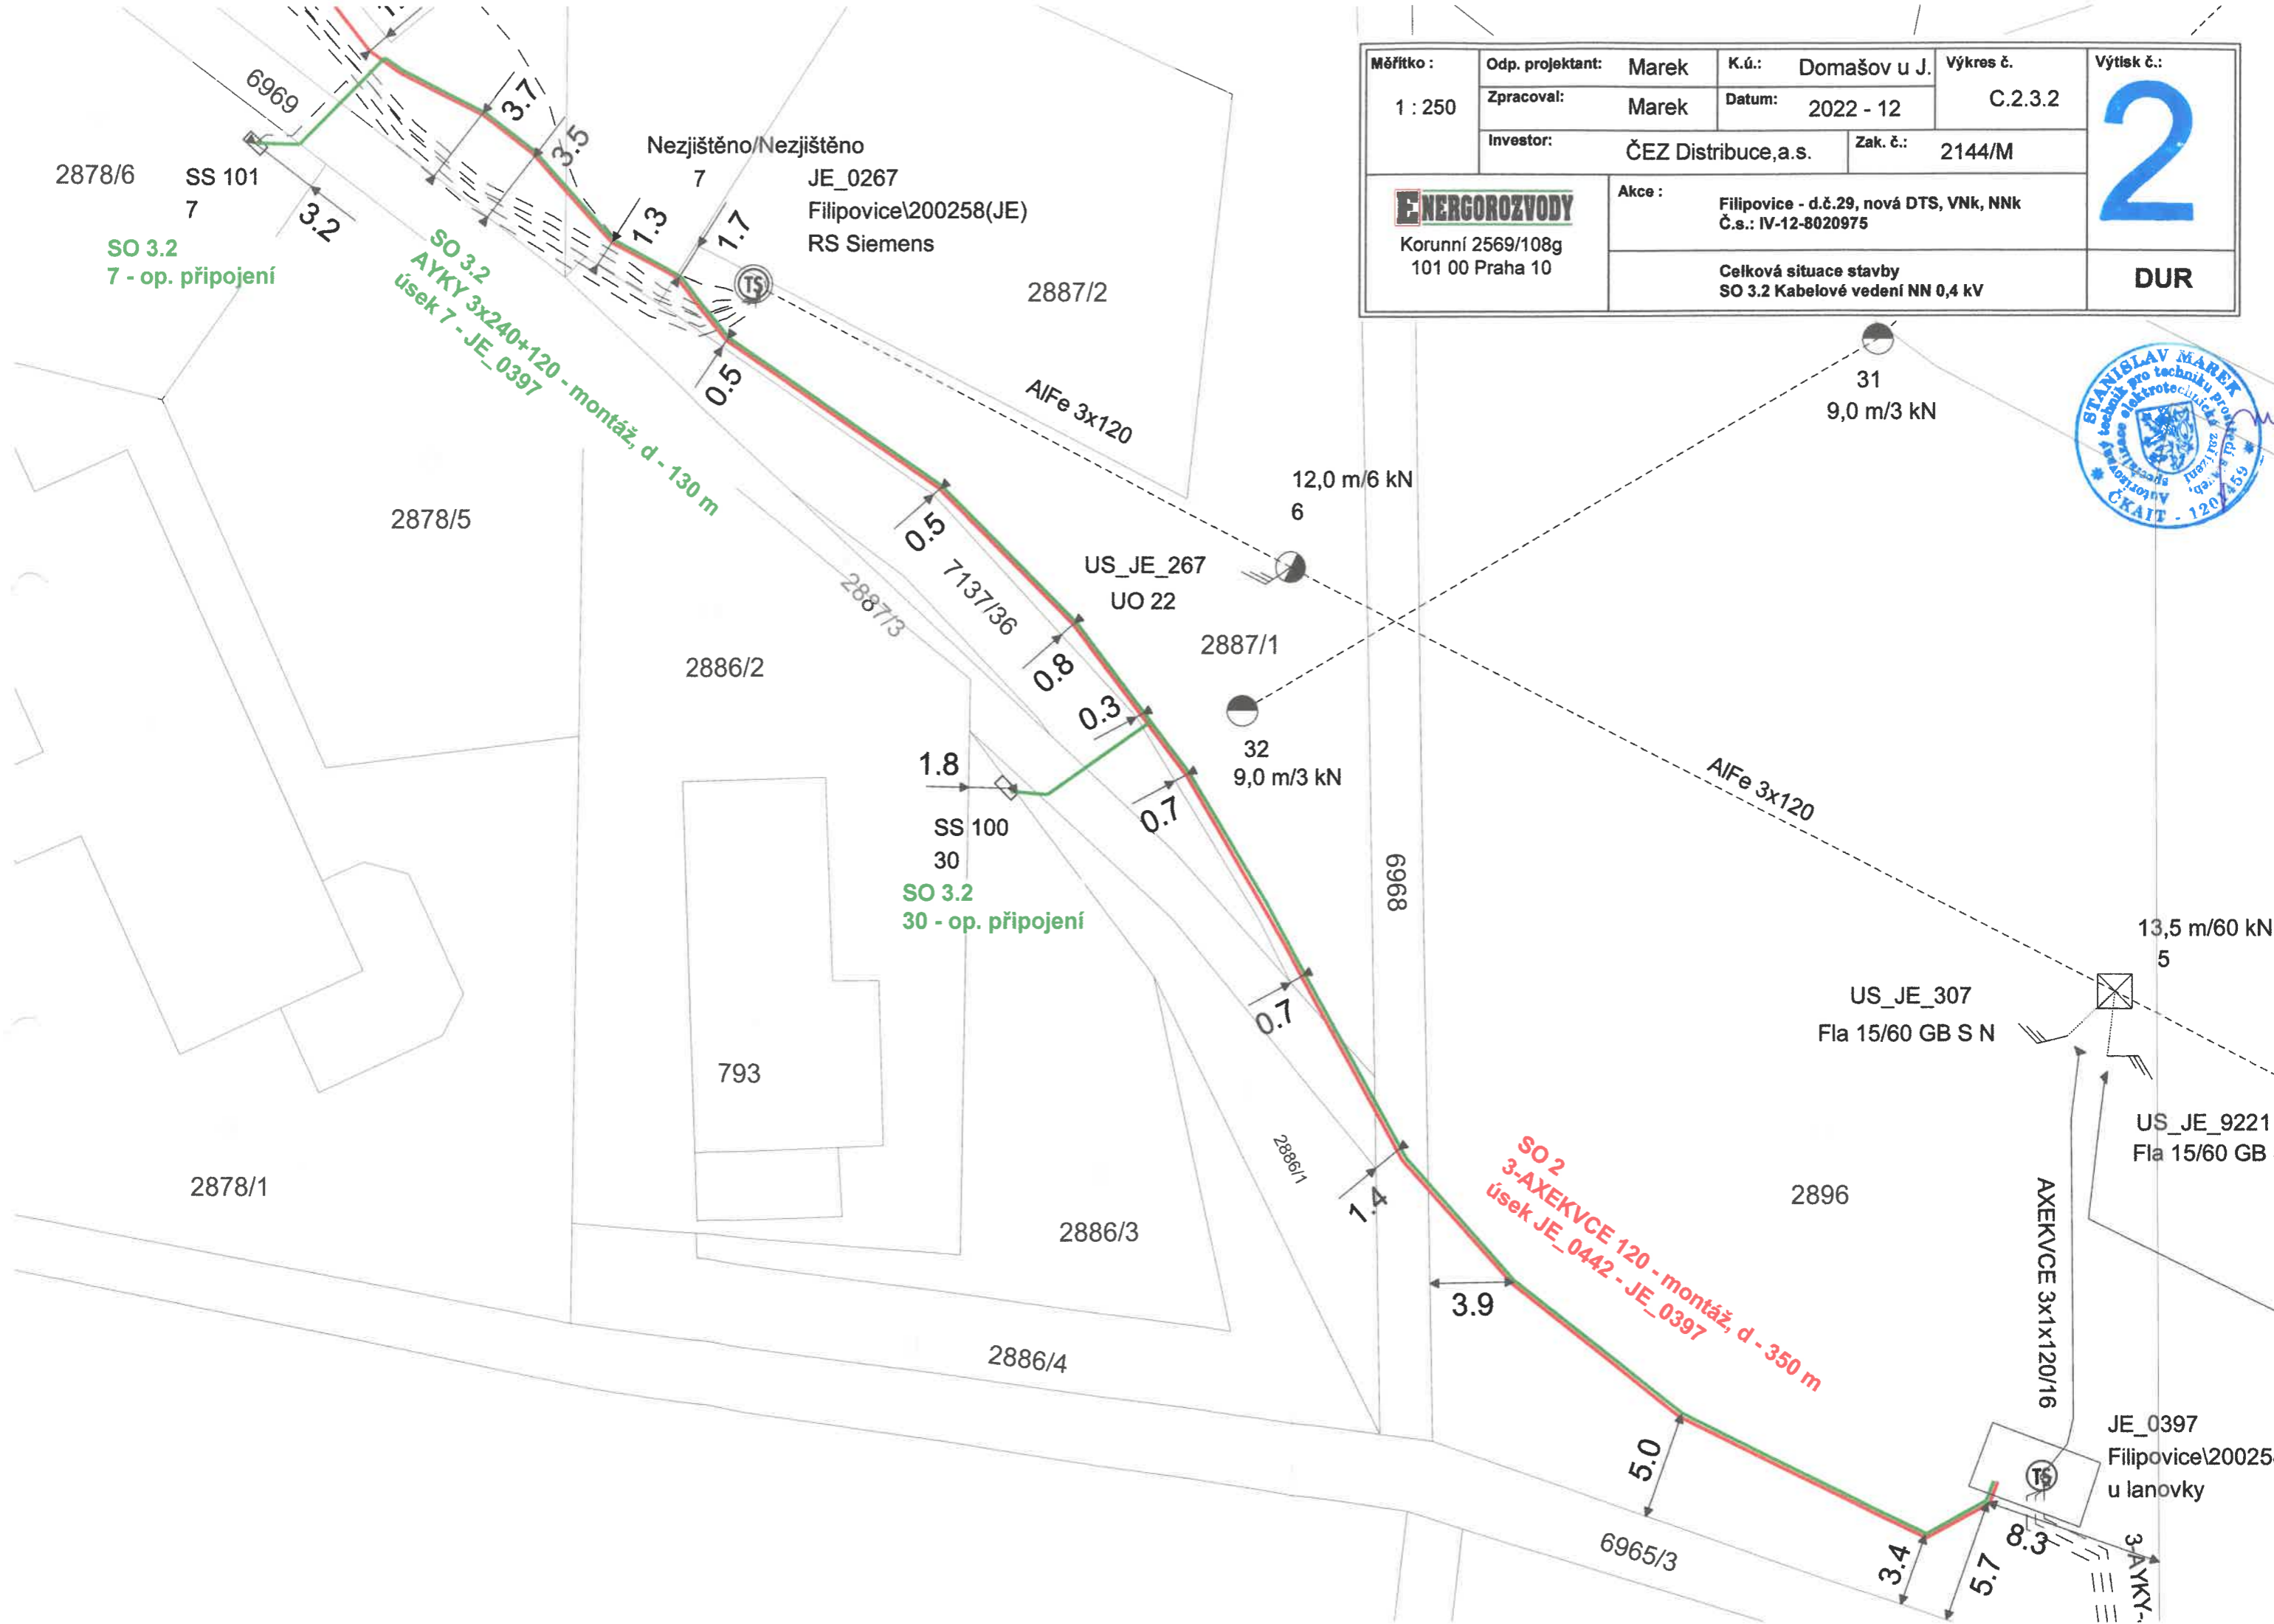

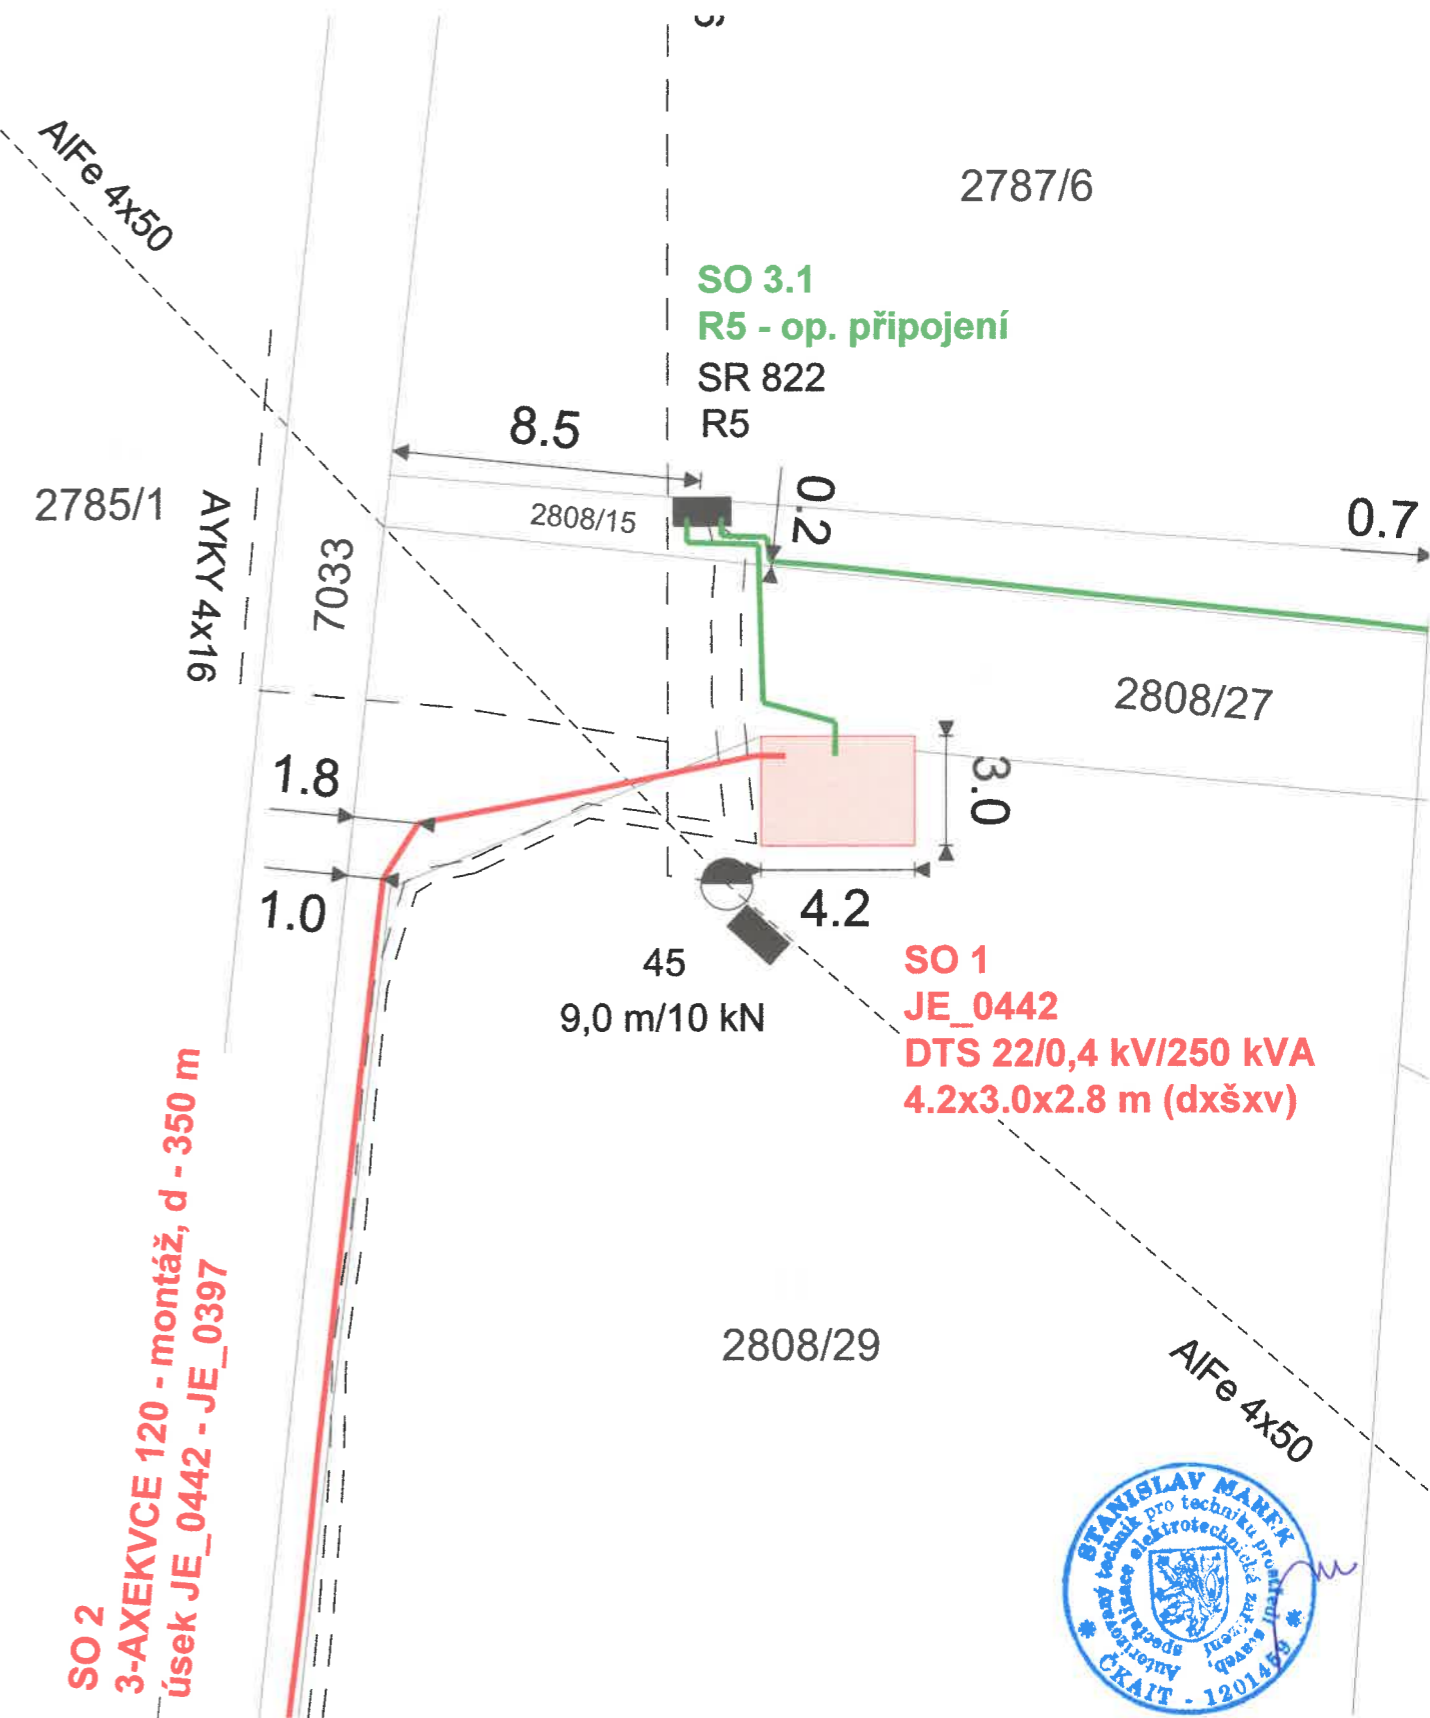

Měřítko : 1 : 200	Odp. projektant: Marek	K.ú.: Domašov u J.	Výkres č. C.2.1	Výtisk č.: 2
	Zpracoval: Marek	Datum: 2022 - 12		
	Investor: ČEZ Distribuce, a.s.	Zak. č.: 2144/M		
ENERGOROZVODY Korunní 2569/108g 101 00 Praha 10	Akce : Filipovice - d.č.29, nová DTS, VNk, NNk Č.s.: IV-12-8020975			DUR
	Celková situace stavby SO 1 Trafostanice 22/0,4 kV			