


# Koordinační situace

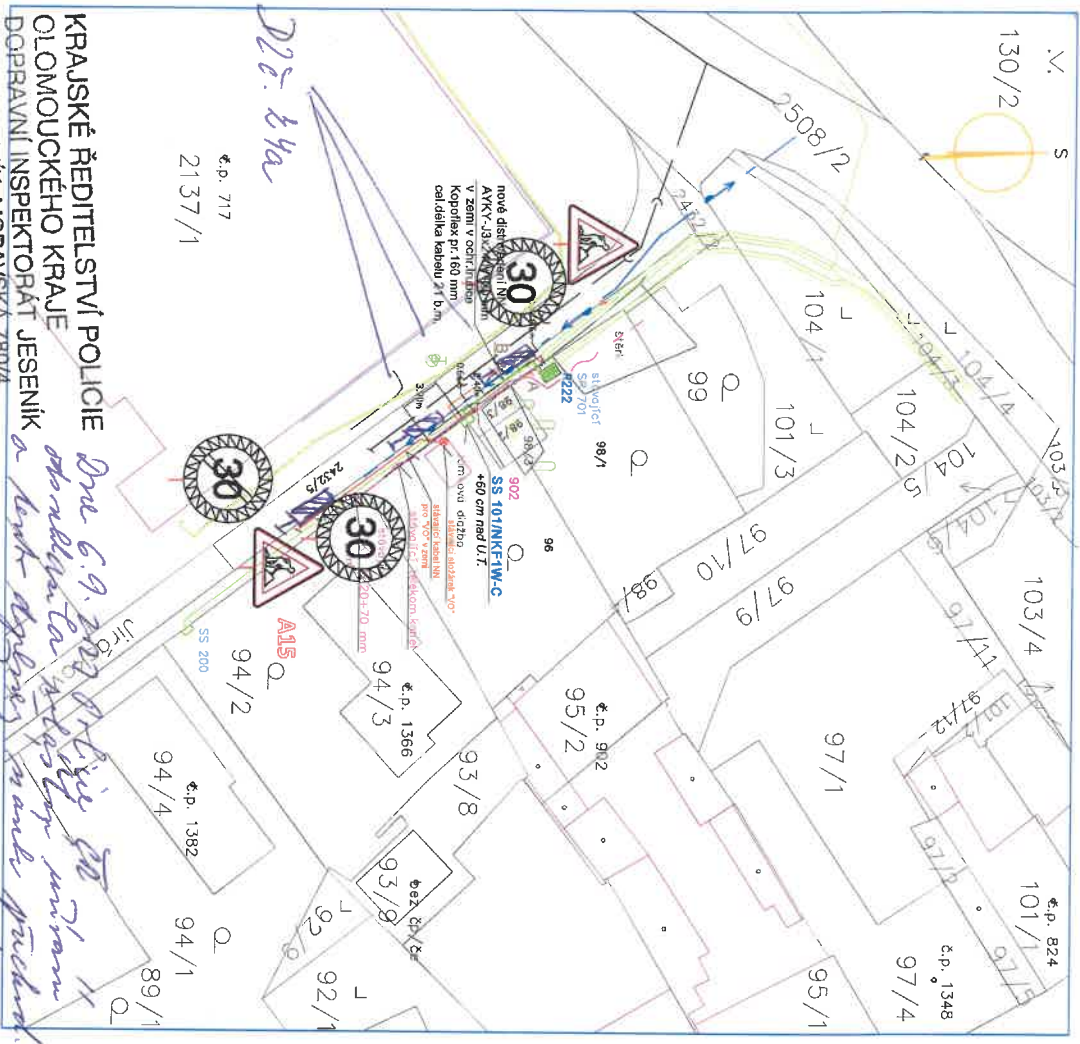

KRAJSKÉ ŘEDITELSTVÍ POLICIE  
 OLMOUCKÉHO KRAJE  
 DOPRAVNÍ INSPEKTORÁT JESENÍK  
 VÝJEŽDNÍ JESENÍK, MORAVSKÁ 780/4

*Dne 6.9.2022*  
*Op. manažer*  
*Mgr. J. D.*

## Vyjádření účastníků stavby (viz. Dokladová část)

Parcela	Město Jeseník Masarykovo nám. 167/1 79001 Jeseník IČ: 003027224	<input type="checkbox"/> Souhlasím <input type="checkbox"/> Nesouhlasím	<input type="checkbox"/> Souhlasím <input type="checkbox"/> Nesouhlasím
Parcela č.2432/5, č.98/1 k.ú. Jeseník 658723 parcela dotčená		<input type="checkbox"/> Datum: <input type="checkbox"/> Podpis:	<input type="checkbox"/> Razítko: <input type="checkbox"/> Nesouhlasím
Parcela č.2432/3 k.ú. Jeseník 658723 parcela dotčená	Lesy České republiky s.p., Přemyslova 1106/19 Nový Hrádec Králové, 50008 Hrádec Králové IČ: 42196451	<input type="checkbox"/> Datum: <input type="checkbox"/> Podpis:	<input type="checkbox"/> Razítko: <input type="checkbox"/> Nesouhlasím
Parcela č.593,59/2 k.ú. Jeseník 658723 parcela dotčená	ČEZ Distribuce, a.s., Teplická 874/8 Děčín IV-Podmokly, 40502 Děčín IČ: 24729035	<input type="checkbox"/> Datum: <input type="checkbox"/> Podpis:	<input type="checkbox"/> Souhlasím <input type="checkbox"/> Nesouhlasím
Parcela č.96 k.ú. Jeseník 658723 parcela dotčená	SJM Harbich Jan, nám. Svobody 826/9 79001 Jeseník a Harbichová Petra Bc., č.p. 727 79061 Lipová Lázně	<input type="checkbox"/> Datum naroz.: <input type="checkbox"/> Podpis, datum: <input type="checkbox"/> Souhlasím <input type="checkbox"/> Nesouhlasím	<input type="checkbox"/> Datum naroz.: <input type="checkbox"/> Podpis, datum: <input type="checkbox"/> Souhlasím <input type="checkbox"/> Nesouhlasím

### Poznámky

- projektová dokumentace řadí rozšíření distribuční sítě NN (ČEZ Distribuce a.s.) z důvodu připojení nových 9 oddělných míst (9x3ř-20A) na adrese Jeseník-nám. Svobody d.č. 902/77; požadované rozšíření distř. sítě NN bude realizováno novým kabelem AVKY-J3x240+120mm uloženým v zemi napojeným ze stávající rozpojovací skříně SR 701-4řp (F 222); kabel bude ukončen v nové osazené poj.kříně SS 101 (902 umístěné na hranici parcely č.96 a č.98/3; pojisková skř.ř. bude osazena tak, aby byla přístupna pro obsluhu z pozemku- parc. č.2432/3 (viz. přípoj. podmín. ČEZ Distribuce a.s.); kabelové vedení AVKY-J3x240+120mm bude uloženo v zemi v ochranné trubce Kopořlex pr. 160mm v hloubce 80 cm; trasa povede v těsné blízkosti (osová vzdálenost 15 cm) vedle stávajícího kabelu distř. sítě NN - AVKY-J3x120+70mm; výkop bude realizován ručně;
- při kontaktu s jinými inž. sítěmi postupovat v souladu s ČSN 736005 a dalších pokynů správce inž. sítě; detail uložení kabelů NN resp. kontakty kabelů s jiným inž. sítěmi viz. výkres F2.2203; při mont. pracích nedojde ke kontaktu s podzemním vedením NN pro "VO", vzdálenost cca 3,2 m; před zahájením prací ovšem provést vyřízení správcem sítě - TS. Jeseník;
- před zahájením zemních prací provést vyřízení podz.inž. sítě; v místě kontaktu s jinými inž. sítěmi (viz. dokladová část) provadět výkop ručně;

Napětová soustava: 3+PEN AC 400/230V; 50 Hz; TN-C  
 Ochrana před neb. dotykem nezář. částí:  
 Zajištění: Automatickým odpojením od zdroje v síti TN  
 Ochrana před neb. dotykem živých částí: krytím izolací, izolobuho;

K.ú. Jeseník, 658723

Vnější vlivy:  
 určený dle PNE32000-od-5, dle přílohy č.3;  
 PNE-5, čl. 4.2, variabilní vlivy-řada 7;  
 jedná se o prostory nebezpečné, protože se zařazením nenahradují láze;

Objekt: Rozšíření distribuční sítě NN

Název výkresu: Koordinace situace - dopr. značení - DIO

Název vyřadu: F2.2201.1

Název vyřadu: F2.2201.1

**ELRAM**  
 www.elramisb.cz  
 Ošatnická 2300/20, Šumperk, 787 01

Datum: 16.12.2022  
 Formát: 2x A4  
 Měřítko: 1:500  
 Zakázka: IV-12-8025072  
 Stupeň: ÚS  
 Soubor: dnyš

č. výkresu: F2.2201.1