


SITUAČNÍ VÝKRES KOORDINAČNÍ MĚŘITKO 1:500

LEGENDA SÍTĚ

SOUČASNÉ SÍTĚ

- ZAMĚŘENÝ PRŮBĚH METALICKÉHO SĎELOVACÍHO KABELU
- NADZEMNÍ VEDENÍ VN DO 35 KV
- NADZEMNÍ VEDENÍ VN DO 1 KV
- - - - - PODZEMNÍ VEDENÍ KANALIZACE
- - - - - PODZEMNÍ VEDENÍ VODOVOD
- BOURANÝ OBJEKT - PRADELEN

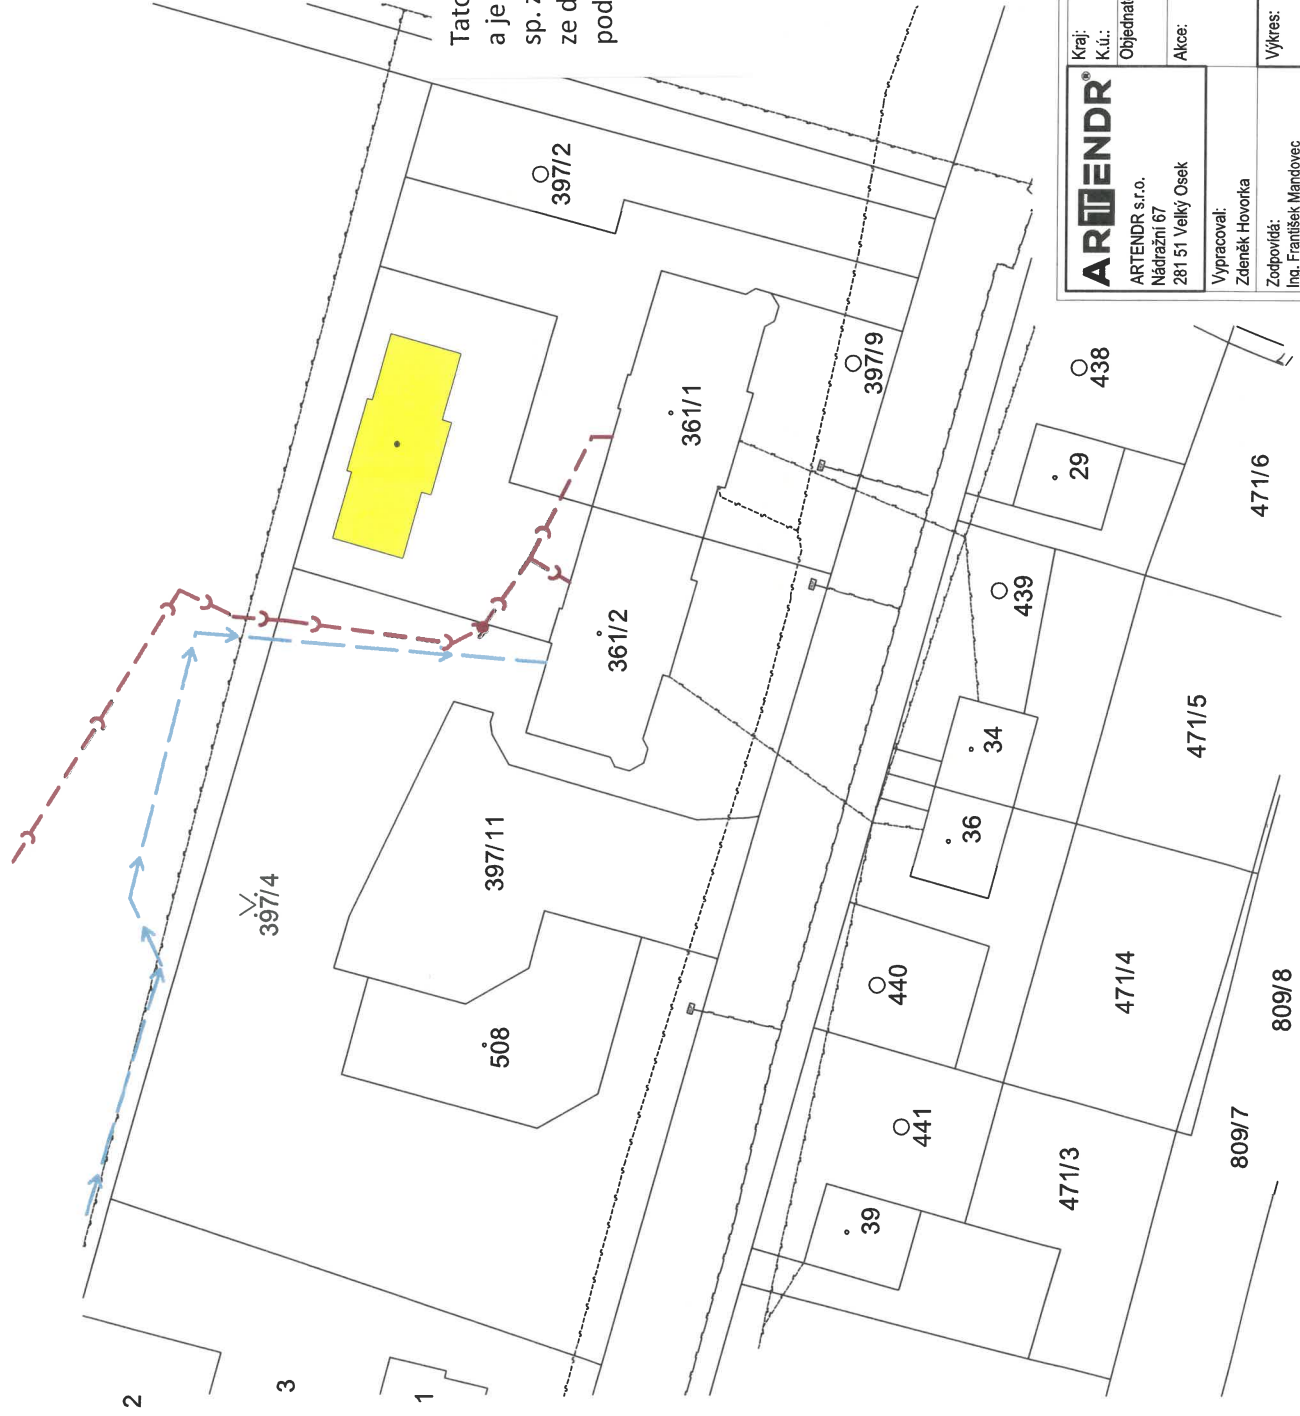

Tato situace byla ověřena odborem životního prostředí a je přílohou jednotného environmentálního stanoviska sp. značky: *2/2024/25124* ze dne *24.10.2024* podpis *[Signature]*

Městský úřad Jeseník
Odbor životního prostředí

Ing. *[Signature]* Digitálně podepsal
Ing. František Mandovec
Datum: 2024.09.03
Mandovec 09:18:03 +02'00'

Kraj: Olomoucký	Číslo paré:
K.ú.: Bemařovice (602825)	
Objednatel: obec Bemařovice	Formát: A3
Akce: DEMOLICE STÁVAJÍCÍ STAVBY PRADELNÝ	Stupeň: DBP
Vypracoval: Zdeněk Hovorka	Datum: 06/2024
Zodpovídá: Ing. František Mandovec	Měřítko: 1:500
	Kód: C
	Č.v.: 03