

Tato situace byla ověřena odborem životního prostředí a je přílohou jednotného environmentálního stanoviska


sp. značky: *2/2024/50743*

ze dne

podpis

27. 11. 2024
[Signature]

Městský úřad Jeseník
Odbor životního prostředí

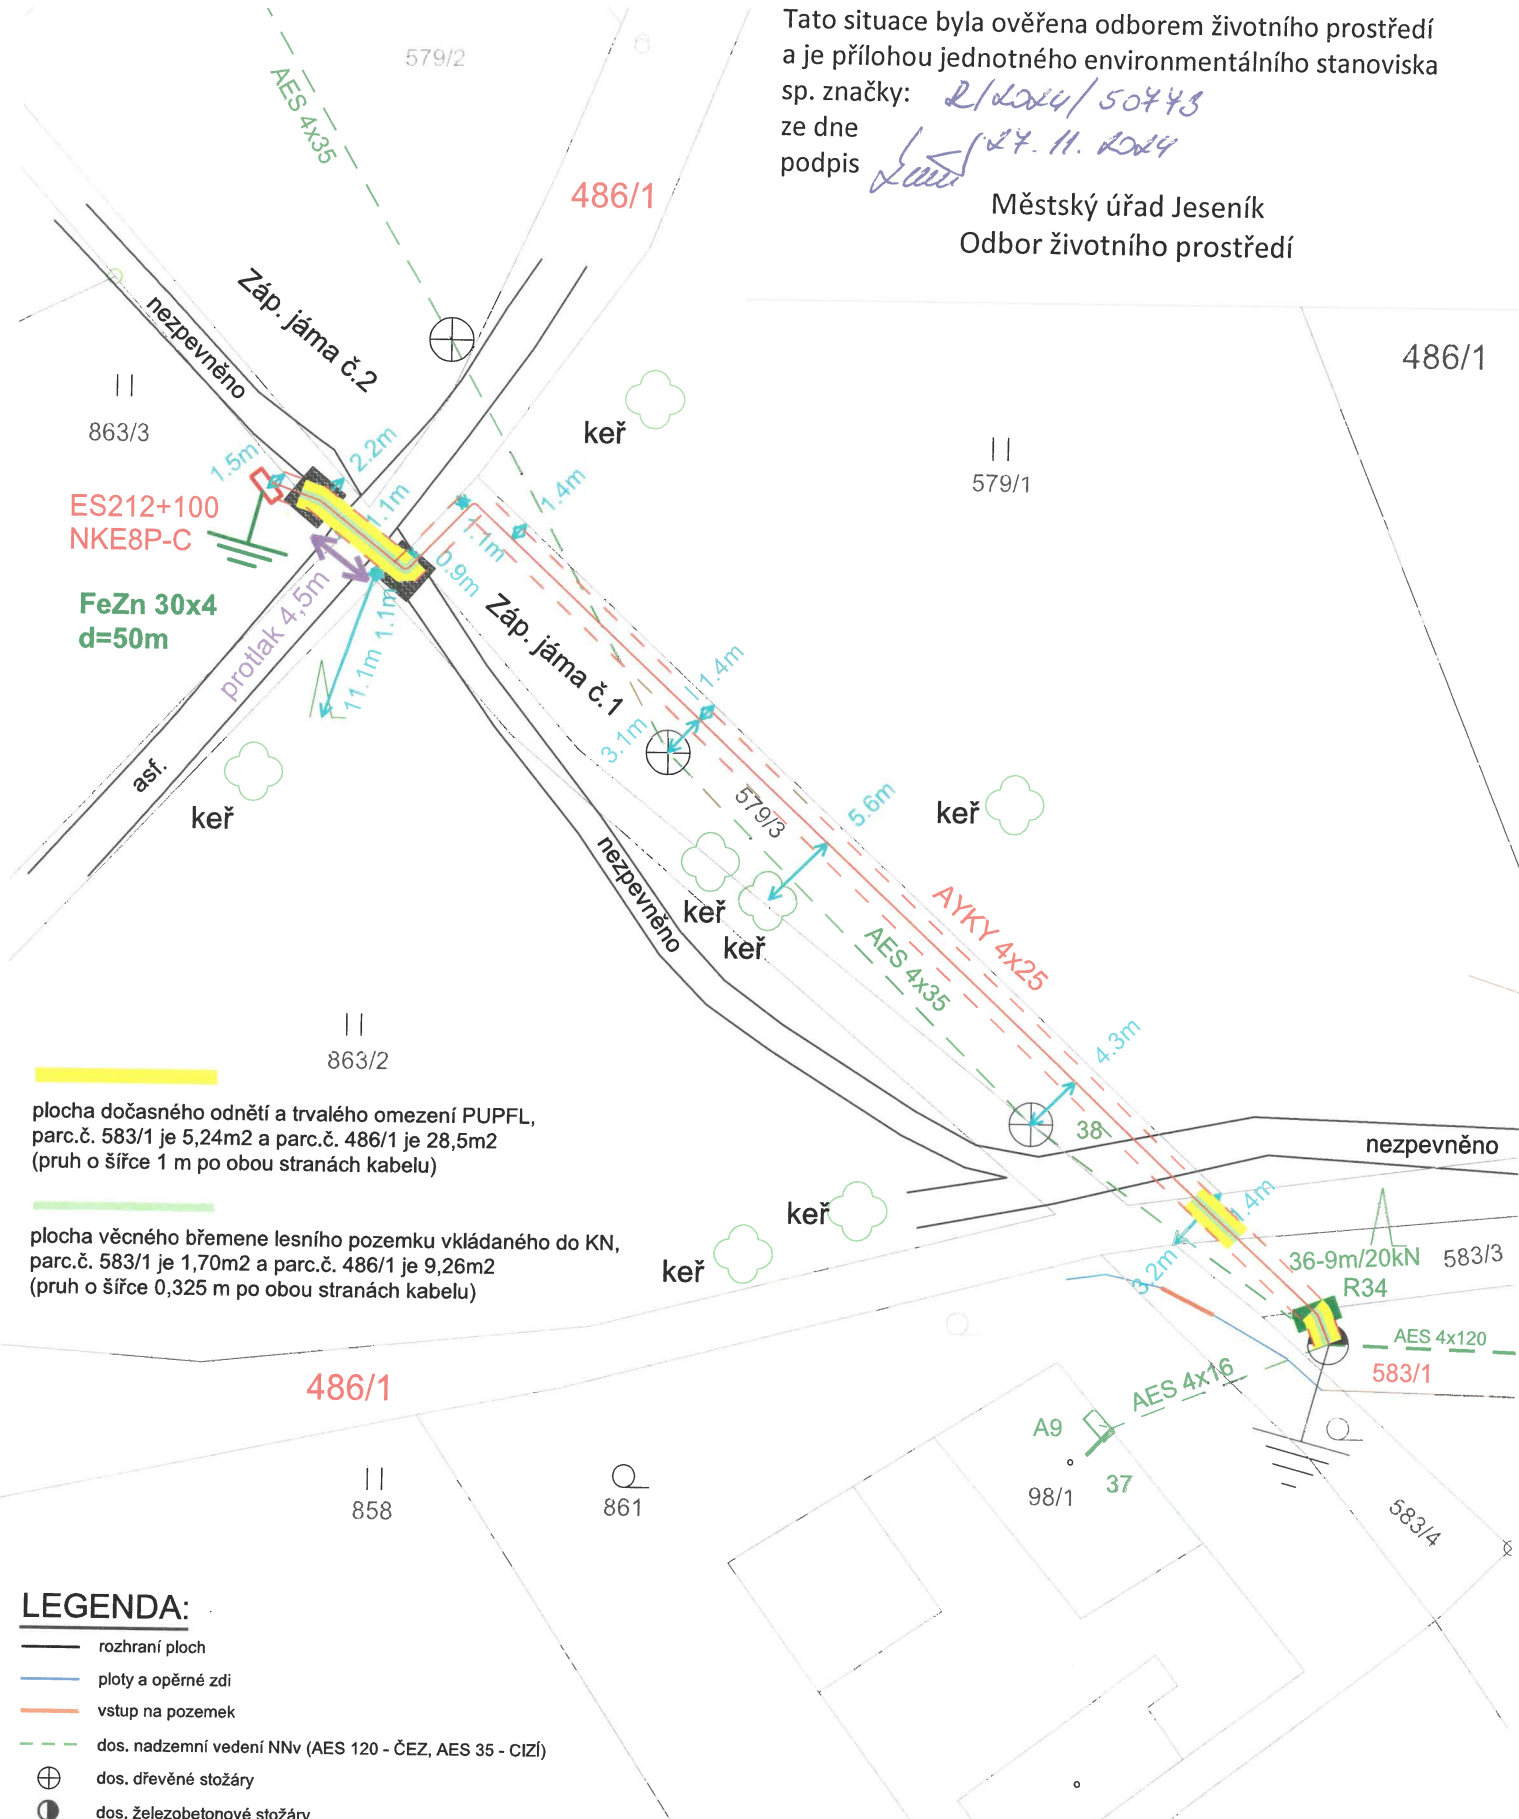

plocha dočasného odnětí a trvalého omezení PUPFL, parc.č. 583/1 je 5,24m² a parc.č. 486/1 je 28,5m² (pruh o šířce 1 m po obou stranách kabelu)

plocha věcného břemene lesního pozemku vkládaného do KN, parc.č. 583/1 je 1,70m² a parc.č. 486/1 je 9,26m² (pruh o šířce 0,325 m po obou stranách kabelu)

LEGENDA:

- rozhraní ploch
- ploty a opěrné zdi
- vstup na pozemek
- - - dos. nadzemní vedení NNv (AES 120 - ČEZ, AES 35 - CIZÍ)
- ⊕ dos. dřevěné stožáry
- dos. železobetonové stožáry
- nové skříně
- nové zemní kabelové vedení AYKY 4x25d=103bm
- záznam nového ochr. pásma NN (1m na každou stranu)

ENERGOROZVODY s.r.o.
Počernická 3410, 100 00, Praha 10
IČ: 25368745, DIČ: CZ25368745
Městský soud v Praze, oddíl C, vložka 91672

| | | | | |
|--|--|----------------------|---------------|------------|
| Měřítko : 1 : 500 216 x 279mm | Odp. projektant: Daniel | Kreslil: Kovář | Výkres č. C 3 | Výtisk č.: |
| | Zpracoval: Kovář | Datum: Červenec 2024 | | |
| | Investor: Petr Fojtek | Zak. č.: 2462/V | | |
| ENERGOROZVODY Počernická 168 100 99 Praha 10 tel:583 242 174 | Akce : Hřibová, Fojtek, parc.č. 863_3, příp. NNK | | | |
| Koordinační situační výkres | | | | |