


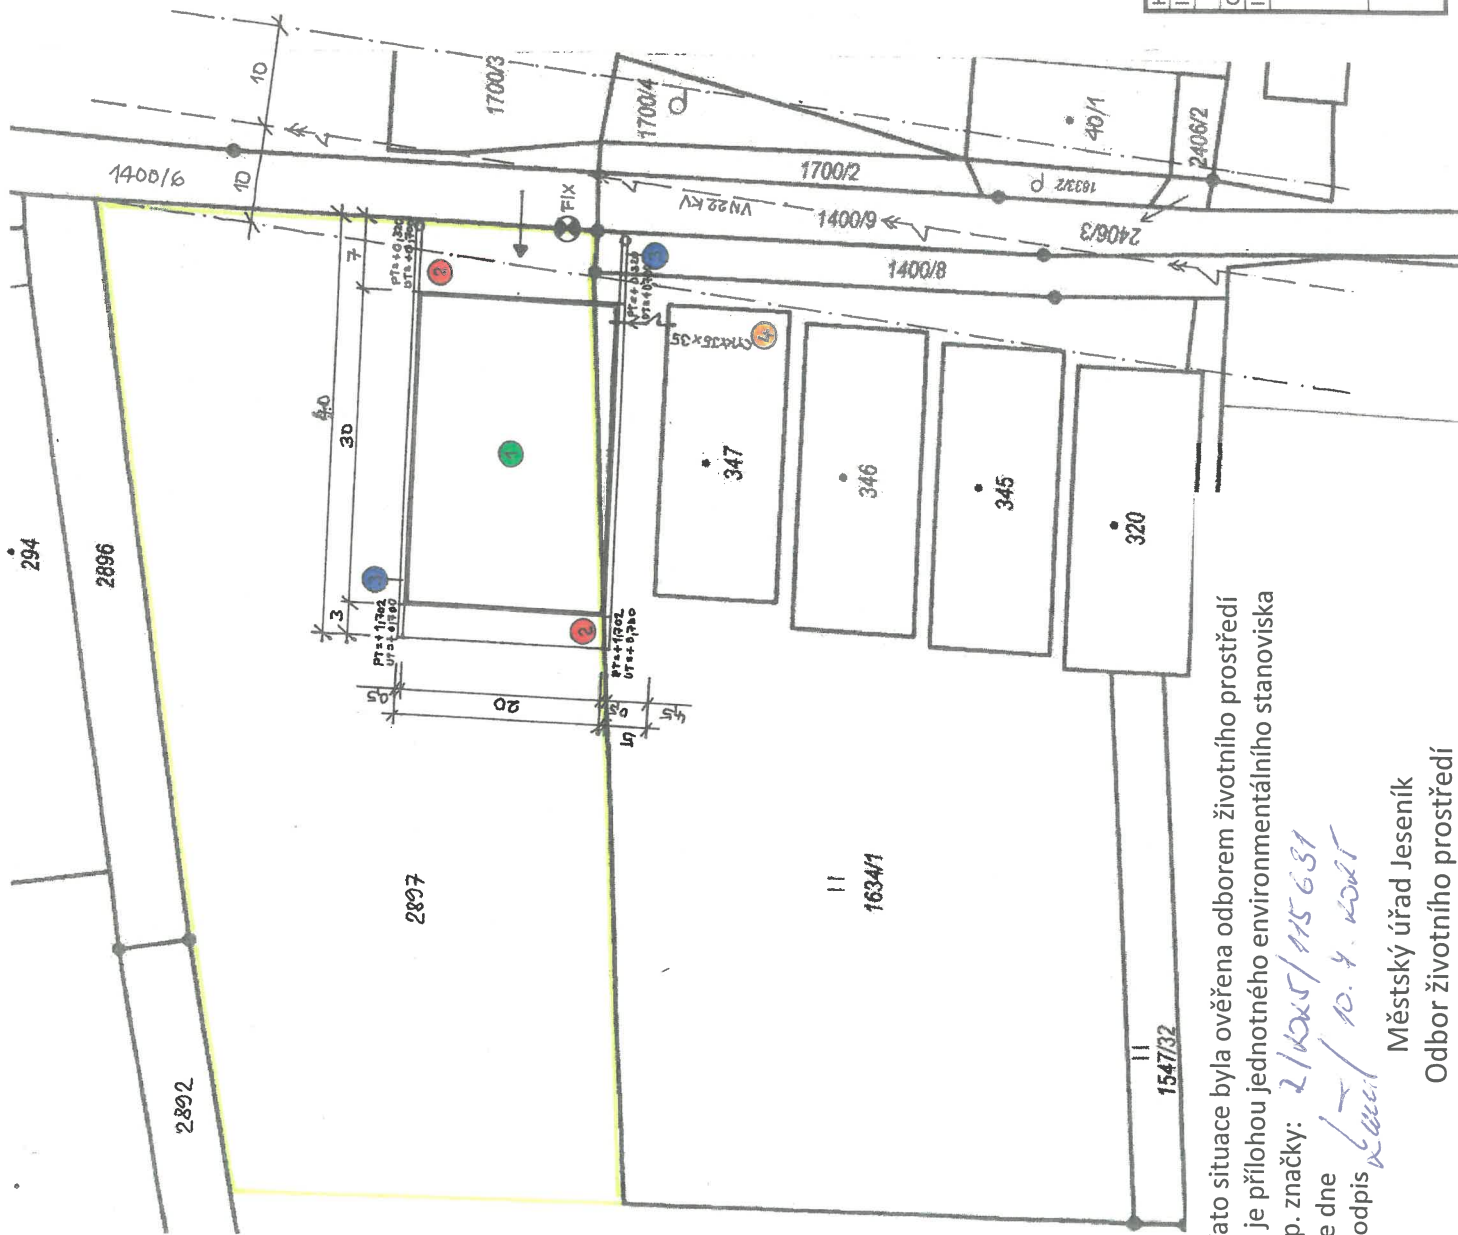

LEGENDA:

- NOVÝ SKLAD 10,000 = +0,700 FIXU
- MANIPULAČNÍ PLOCHA
- ODVODŇOVACÍ A VSAK. ŽLAB SE VSAKOVACÍ STUDNÍ 317³
- STĚNAVŮČÍ SKLAD ŘEZIVA
- STĚNAVŮČÍ VZDŮŠ. VEDENÍ VN 22KV - A1Fe 3x120
- SILNOPROUDÁ PŘÍPOJKA ZEHNŮM KABELEM CYK 75x35
- PRO OSVĚTLENÍ NOVÉHO SKLADU - 400lx
- ZÁSOBOVACÍ STEZKA Z KOMUNIKACE parc. 1400/6
- VYNĚTÍ ZE ZPF 21.7.2021, Č.j. MŽ 37053/2021
- ČÁST VYJMUTA 21.6.2023, Č.j. MŽ 30440/2023
- NADMOŘSKÁ VÝŠKA - 306 m. n. m. Bpvr (±0,000)

Digitálně podepsal

Ing. arch. Karel

Röhrich

Datum: 2025.06.17

14:12:36 +02'00'



HLAVNÍ PROJEKTANT:	VYPRACOVAL:
ING. ARCH. KAREL RÖHRICH	
OKRES: JESENÍK	OBEC: STARÁ ČERVENÁ VODA
INVESTOR: REINOLD s.r.o., STARÁ ČERVENÁ VODA 43	
SKLAD	
KOORDINAČNÍ SITUACE	
MĚŘÍTKO: 1:500	
VÝKR. ČÍSLO: C.3	
FORMÁT: 2 x A 4	
DATUM: 05 - 2025	
STUPEŇ: DPS	
ZAK. ČÍSLO: 02/25	
MĚŘÍTKO: 1:500	
VÝKR. ČÍSLO: C.3	

Tato situace byla ověřena odborem životního prostředí a je přílohou jednotného environmentálního stanoviska

sp. značky: 2/2025/145631
ze dne 10. 4. 2025
podpis

Městský úřad Jeseník
Odbor životního prostředí