


LEGENDA

STÁVAJÍCÍ SÍŤ
EL.VEDENÍ
VODOVOD
PLYNOVOD
ČETIN

LEGENDA

STÁVAJÍCÍ OPĚRNÁ ZĚď U RODINNÉHO DOMU
NOVÁ OPĚRNÁ ZĚď

 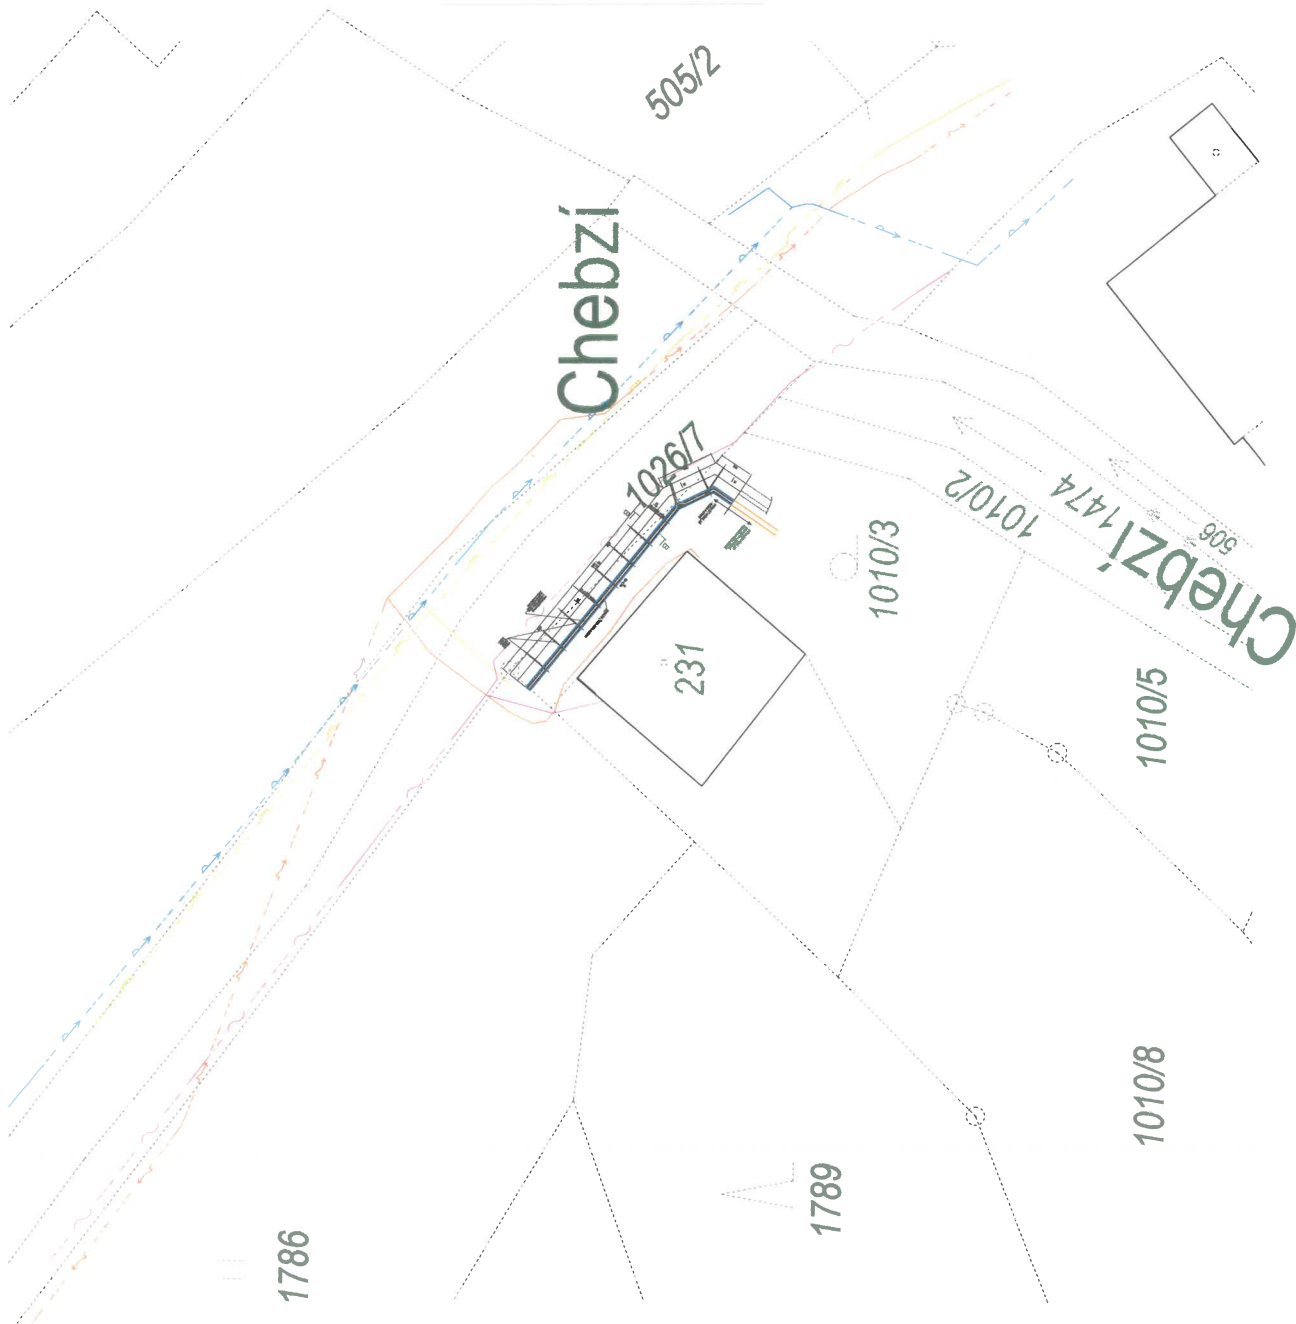


Tato situace byla ověřena odborem životního prostředí
a je přílohou jednotného environmentálního stanoviska
sp. značky: *2/10025/109482*
ze dne *2025.06.10*
podpis *Ing. M. Šoltys*

Městský úřad Jeseník
Odbor životního prostředí



Digitálně
podepsal Ing.
Miroslav Šoltys
Datum:
2025.06.10
13:35:37 +02'00'



±0,000=424,30m.n.m B.p.v./SOUDNÍČKOVÝ SYSTÉM JTSK

PARÉ č.

VYPRACOVAL ING. MIROSLAV ŠOLTYS	ZODPOVĚDNÝ PROJEKTANT ING. MIROSLAV ŠOLTYS	ING. MIROSLAV ŠOLTYS
NAZEV AKCE STAVEBNÍ ÚPRAVY OPĚRNÉ SILNIČNÍ ZDI NA HRANICI P. Č. 1010/3 A P. Č. 1026/7 K. Ú. PÍSEČNÁ U JESENÍKA	STAVEBNÍK: OZEC PÍSEČNÁ, PÍSEČNÁ 123, PÍSEČNÁ 79082 1000303100	FORMÁT 6A4 DATUM 04/2025 ÚČEL POVLICENÍ STAVBY K.Ú. PÍSEČNÁ MĚŘÍTKO 1:200 ČÍSLO VÝKRESU C.3