


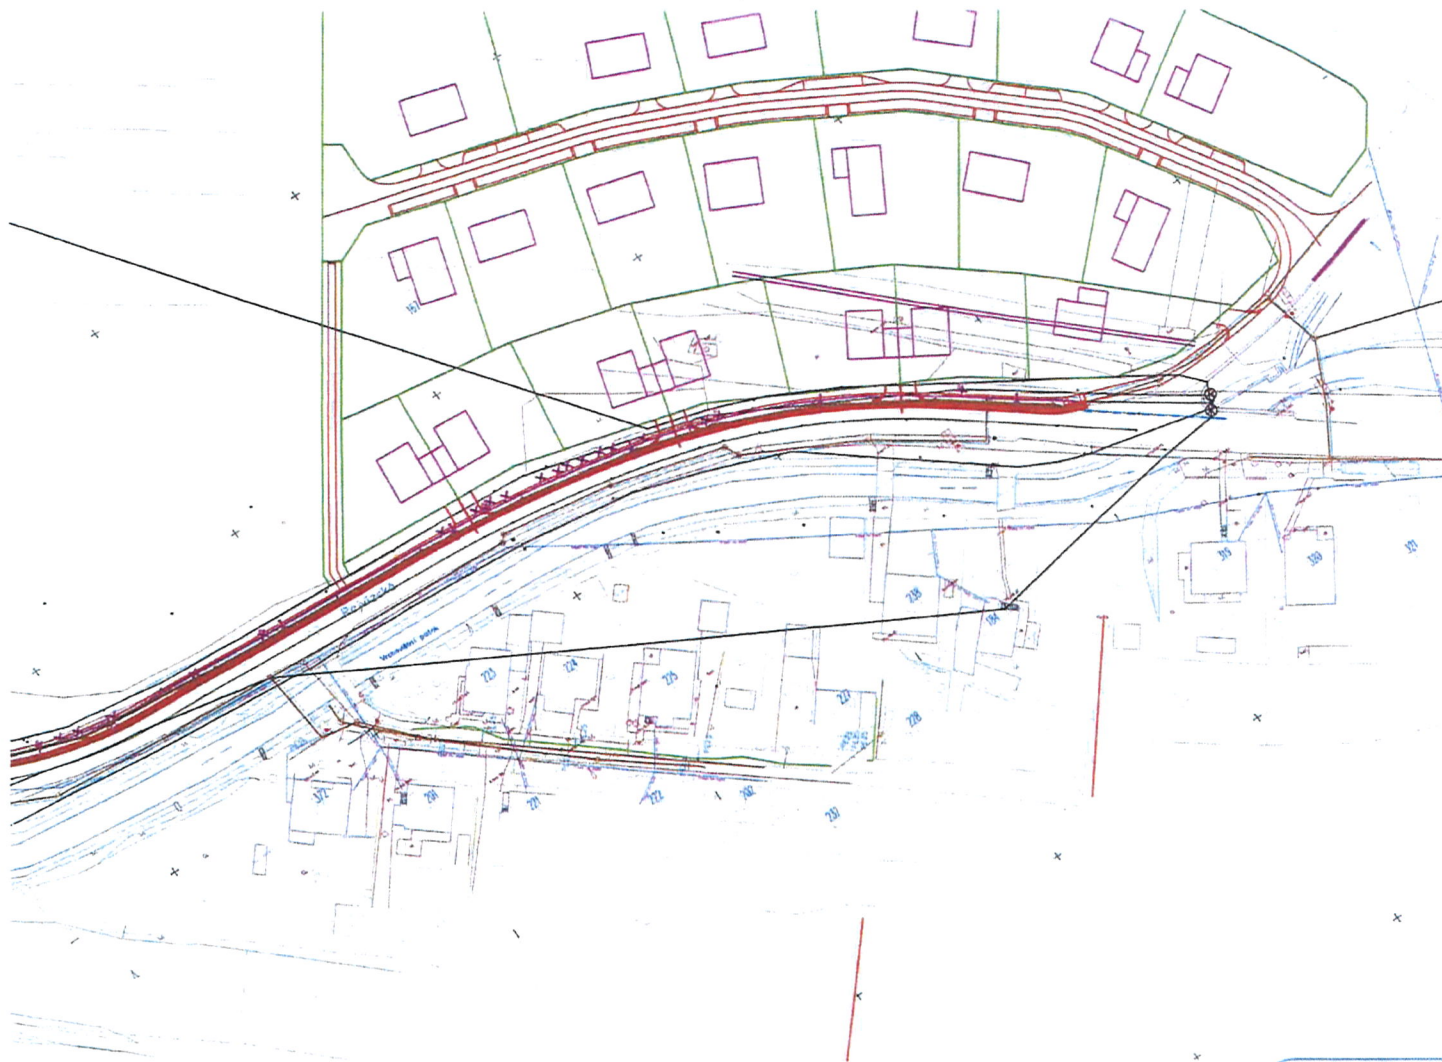


LEGENDA :

- Ⓐ MOBILNÍ BUNKY - 3x6-3,0x6,0m (KANCEL, ŠATNA, WC+UM)
- Ⓑ MICHÁČKA
- Ⓒ SKLADKA SYPKÝCH MATERIÁLŮ - STERKOPÍSEK, PÍSEK, ...
- Ⓓ OCELOKOLNA (4,0x5,0m)
- Ⓔ ZB. PREFABRIKÁTY (PREFABRIKÁTY UKLADANY PRIMO NA MÍSTO)
- NBE NÁPOJOVACÍ BOD - ELEKTRIKA - připojení ke ze stávajícího rozvodu BZ v blízkosti stavby
- NBV NÁPOJOVACÍ BOD - VODA - ze stávajícího vodovodního řádu v blízkosti stavby
- NBK NÁPOJOVACÍ BOD - KANALIZACE - s příslušným přípojem na stávající kanalizaci, tj. v blízkosti stavby
- ZPUSOB A MÍSTO NÁPOJENÍ PROJEKTOVATEL STAVBY
S. PROVOZOVATEL PŘÍSLUŠNÝCH DÍLŮ TECHNICKÉ SPRÁVY (STUKTURY)
- OPLOČENÍ MOBILNÍ - PLETIVO V.1,8m

 **ODSOUHLAŠENÁ PŘÍLOHA**
ke stanovisku - vyjádření k dokumentaci
Krajské ředitelství policie Olomouckého kraje

Č. KRPM- 21 998-1/21-279-11106
Dne: 7.3.2019
Za správnost: *Hg. J.*

Vypracoval :	Zodp.projektant :	Hlavní projektant :	 BKN spol. s r.o. Vladislavova 29/1 566 01 Vysoké Mýto Tel: 465424472, 465424170 Fax: 465424171 bkn@bkn.cz www.bkn.cz
ING. LENOCHOV <i>le</i>	ING. TEPLÝ <i>T</i>	ING. TEPLÝ <i>T</i>	
Země : ČR	Obec : JESENÍK		
Investor : MĚSTO JESENÍK			
Akce : Chodník ul. Rejvizská, Jeseník			Stupeň : DSP+OPS
Objekt : E. ZÁSADY ORGANIZACE VÝSTAVBY			Datum : 02/2016
Obsah :			Zak. číslo : 4775/14
SITUACE			Měřítko : 1:1000
			Příloha : E.2

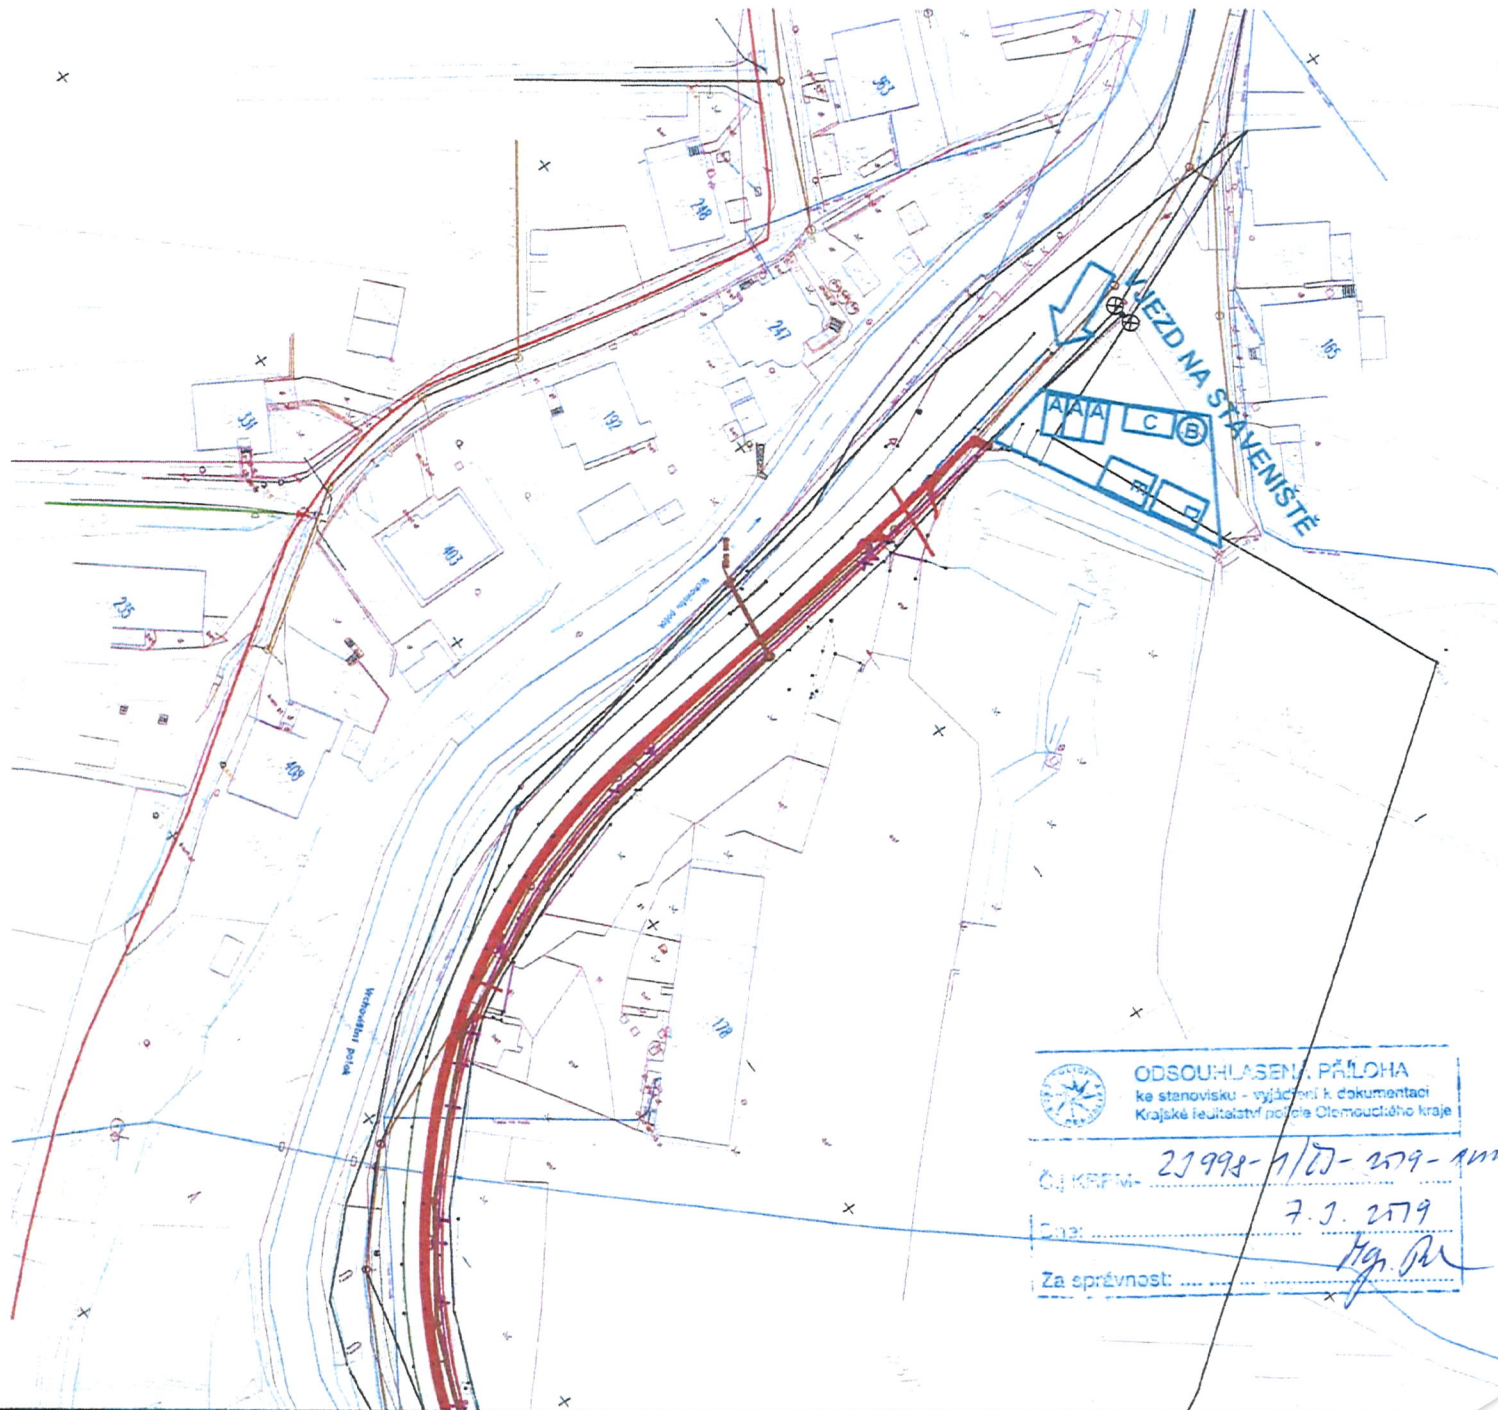

ODSOUHLASENÍ, PŘÍLOHA
ke stanovisku - vyjádření k dokumentaci
Krajské ředitelství police Olomouckého kraje

Číslo: 21998-1/20-259-11116
612 C. 7

Dne: 7. 7. 2019

Za správnost: *[Signature]*


Bc. Jiří Toman
2019.02.19 07:54:29
Signer:
CN=Bc. Jiří Toman
O=Město Jeseník [10000027]
Public key:
RSA2048 bits




ODSOULHLAŠENÁ PŘÍLOHA
 ke stanovisku - vyjádření k dokumentaci
 Krajského ředitelství policejního Obvodu zlínského kraje

Č. J. KP RM - *25998-1/07-2579-10*
 Dne: *7. 7. 2009*
 Za správnost: *Mgr. Pál*

vzdálenosti v metrech

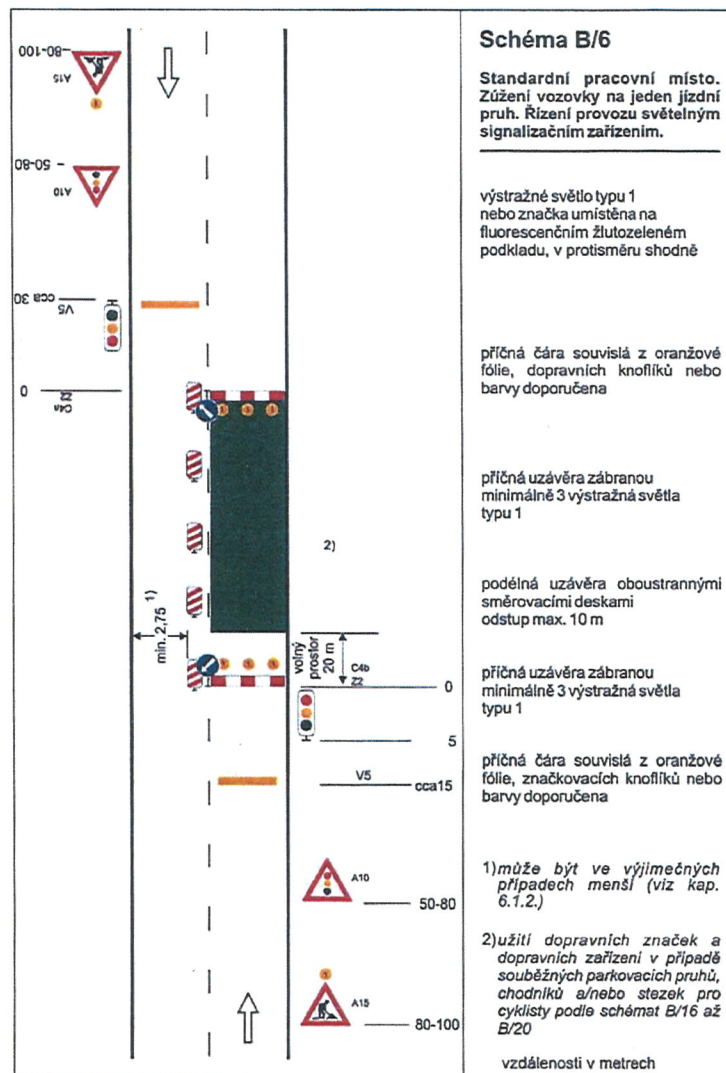

ODSOUHLASENÁ PŘÍLOHA
ke stanovisku - vyjádření k dokumentaci
Krajské ředitelství policie Olomouckého kraje

ČJ KPPM- 21998-1/07-279-11116

Dne: 7.3.2019

Za správnost: *Hg. J.*

npor. Mgr. Josef Rábek

07.03.2019 13:38:48

Digitálně podepsal:

npor. Mgr. Josef Rábek
POLICIE ČESKÉ REPUBLIKY