


440/4

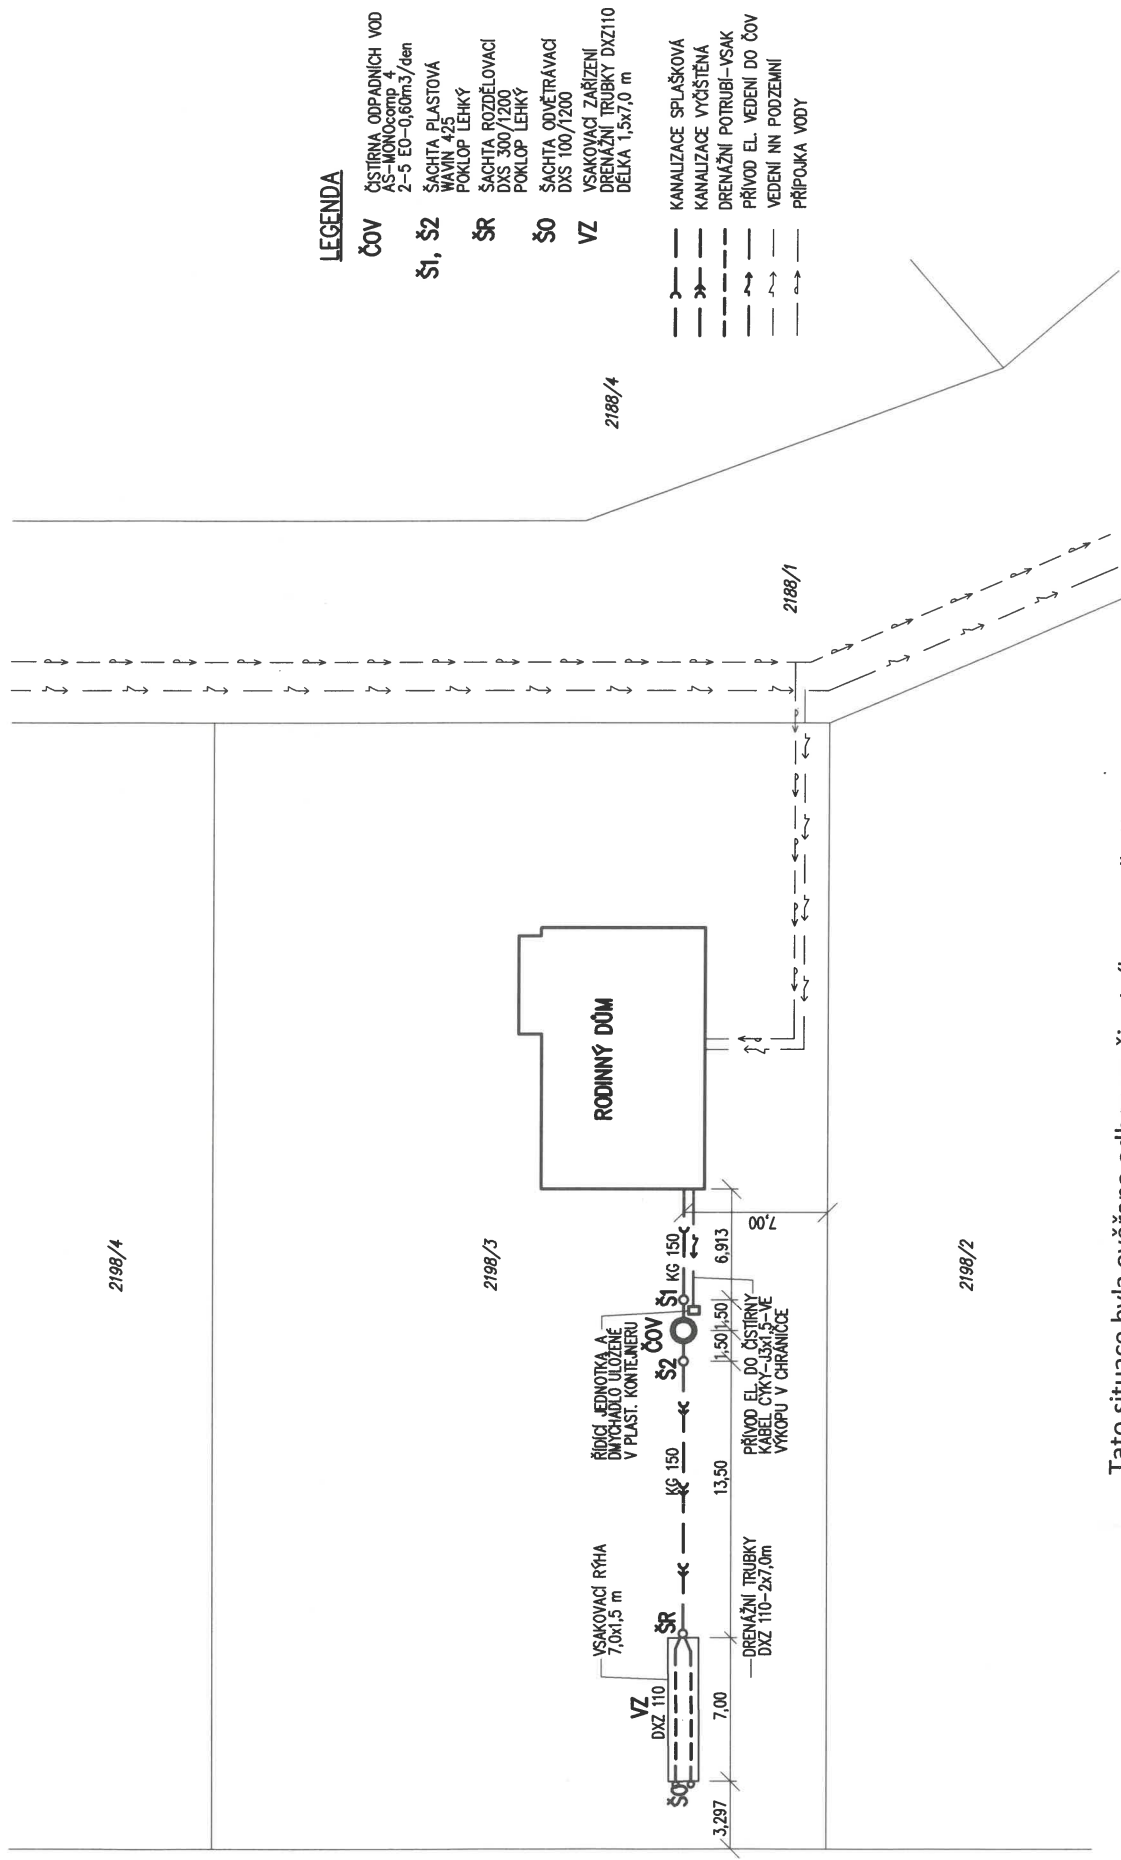

LEGENDA

ČOV	ČISTIRNA ODPADNÍCH VOD A5-MONOCOMP 4 2-5 EO-0,60m ³ /den
Š1, Š2	ŠAČHTA PLASTOVÁ WAYN 425 POKLOP LEHKÝ
ŠR	ŠAČHTA ROZDĚLOVACÍ DYS 300/1200 POKLOP LEHKÝ
ŠO	ŠAČHTA QOVĚTRAVACÍ DYS 100/1200
VZ	VSAKOVACÍ ZAŘÍZENÍ DRENAŽNÍ TRUBKY DX2110 DELKA 1,5x70 m

	KANALIZACE SPLAŠKOVÁ
	KANALIZACE VYČIŠŤENA
	DRENÁŽNÍ POTRUBÍ – VSAK
	PŘÍVOD EL. VEDENÍ DO ČOV
	VEDENÍ NN PO ZEMINI
	PŘÍPOJKA VODY

Zodp. projektant	Ing. Červinka Vi.	Ing. Červinka-PIKAS
Vypracoval	Ing. Červinka Vi.	Projekční a inž. kancelář
Stavěbník:		U. Jedla 1300/6, 79001 Ještěnk
Místo stavby: p.č. 2198/3, Uhebná (772712)		
Stavba	ČISTRNA ODPADNÍCH VOD A KANALIZACE PRO RD p.č. 2198/3 k.ú. UHELNÁ	Formát 2x A4 Datum 02/2025 Účel DSP Číslo zak. 02/25 Měřítko 1:250 Č. výkresu Č. paré
Obsah	SITUACE KOORDINAČNÍ	K.03

Tato situace byla ověřena odborem životního prostředí
a je přílohou jednotného environmentálního stanoviska
sp. značky: 2/32495/2025
ze dne 12.3.2025
podpis [signature]

Městský úřad Jeseník
Odbor životního prostředí