


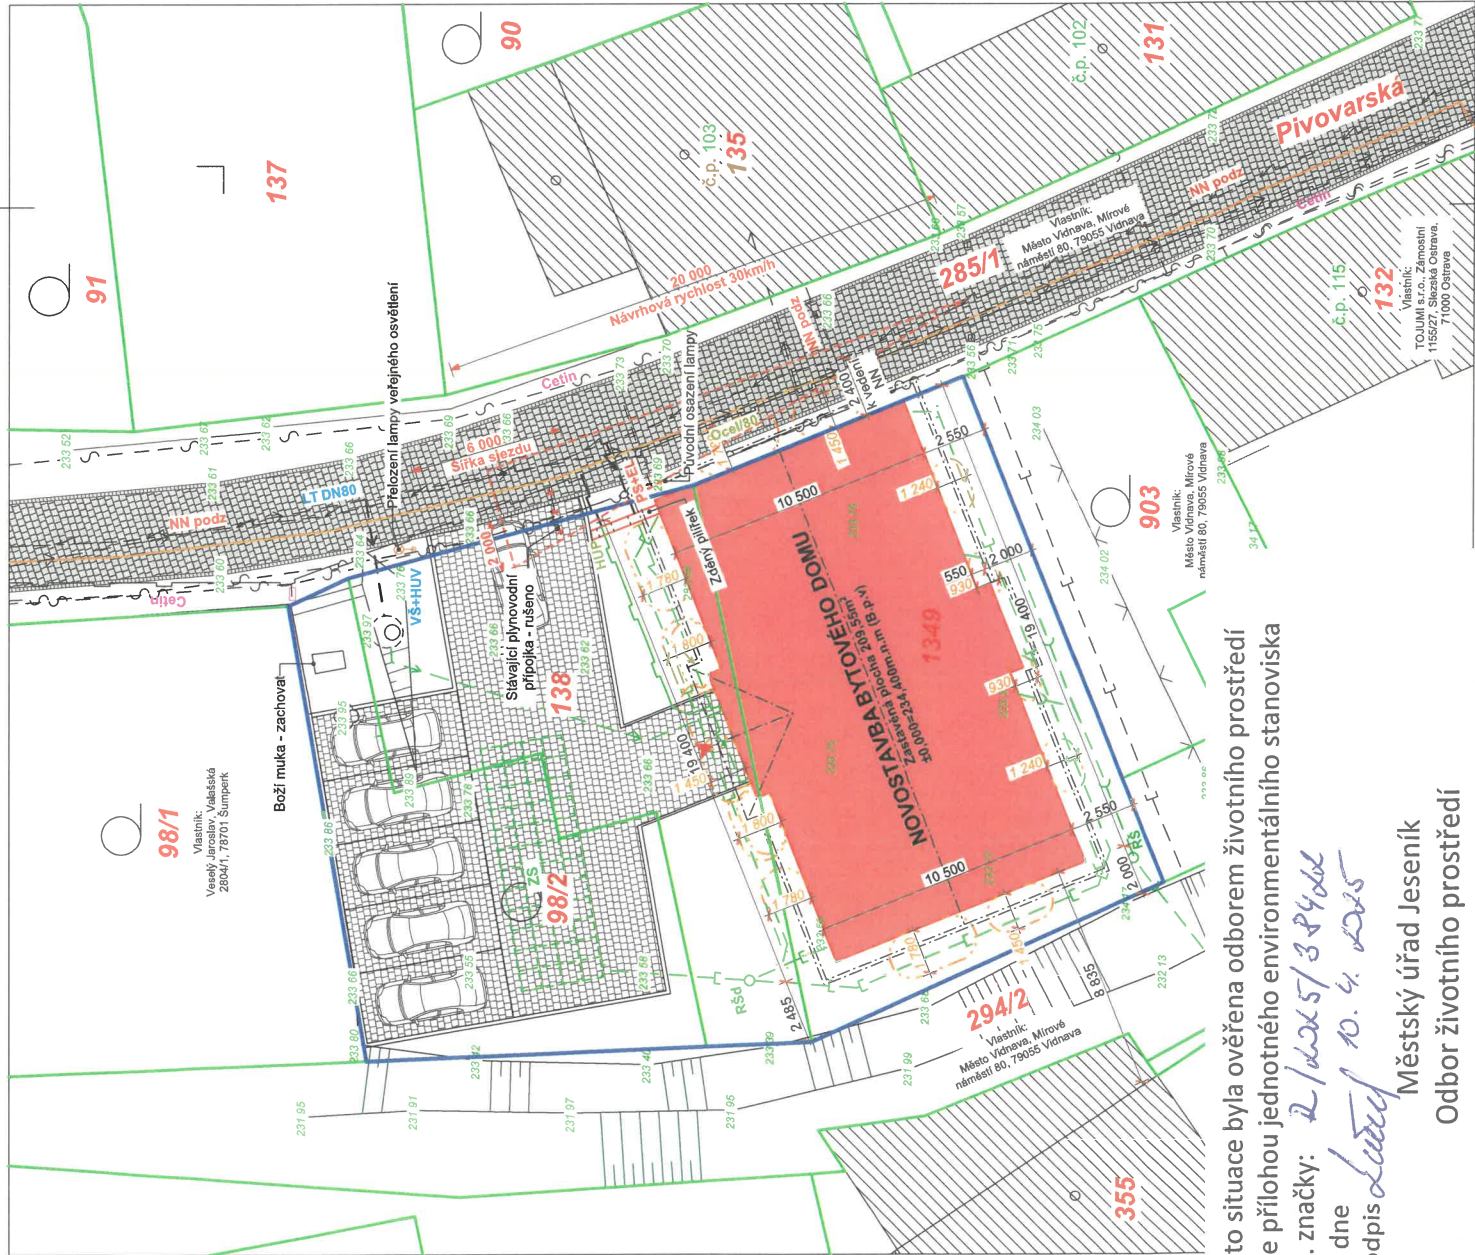

LEGENDA SÍTÍ

- VEDENÍ ELEKTRICKÉ ENERGIE NN - ČEZ (SOUBĚH S OBEČNÍM VEDENÍM VEŘ. OS.)
- VEDENÍ VODOVODNÍHO ŘÁDU - OBEČNÍ
- VEDENÍ SPLAŠKOVÉ KANALIZACE - OBEČNÍ
- VEDENÍ DEŠŤOVÉ KANALIZACE - OBEČNÍ
- VEDENÍ PLYNOVODU NTL - GASNET
- VEDENÍ SDĚLOVACÍCH SÍTÍ - CETIN

LEGENDA PŘÍPOJEK

- PŘÍPOJKA ELEKTRICKÉ ENERGIE NN - ŘEŠÍ SAMOSTATNÁ PD PROVOZOVATELE
- PŘÍPOJKA VODOVODNÍHO ŘÁDU HDPE PE-100 RC DN 40x3,7 SDR11
- PŘÍPOJKA SPLAŠKOVÉ KANALIZACE PP SN 12 DN 200
- PŘÍPOJKA PLYNOVODU - VIZ SAMOSTATNÁ SLOŽKA PD
- ZRUŠENÍ STÁVAJÍCÍ PŘÍPOJKY PLYNOVODU

LEGENDA DOMOVNÍHO ROZVODU

- DOMOVNÍ ROZVOD VODOVODNÍHO ŘÁDU HDPE 100 PE-100 SDR11
- DOMOVNÍ ROZVOD SPLAŠKOVÉ KANALIZACE PVC KG
- DOMOVNÍ ROZVOD DEŠŤOVÉ KANALIZACE PVC KG
- DOMOVNÍ ROZVOD PLYNOVODU NTL
- DOMOVNÍ ROZVOD ELEKTRICKÉ ENERGIE

LEGENDA ZNAČENÍ

- HRANICE PARCEL DLE KATASTRU
- HRANICE OBJEKTŮ DLE KATASTRU
- HRANICE PARCELY INVESTORA DLE KATASTRU
- ODSTUPOVÉ VZDÁLENOSTI POŽÁRNĚ NEBEZPEČNÉHO PROSTORU 1PP
- VÝZNAČENÍ VSTUPU DO OBJEKTU
- VODOMĚRNÁ ŠACHTA + HLAVNÍ UZÁVĚR VODOVODU
- POJISTKOVÁ A ELEKTROMĚRNÁ SKŘÍŇ - ŘEŠÍ SAMOSTATNÁ PD
- HLAVNÍ UZÁVĚR PLYNOVODU - NADZEMNÍ PROVEDENÍ - SKŘÍŇKA
- STÁVAJÍCÍ VÝŠKOPIS POZEMKU
- REVIZNÍ ŠACHTA DEŠŤOVÉ KANALIZACE DN400
- REVIZNÍ ŠACHTA SPLAŠKOVÉ KANALIZACE DN600
- LIVIDACE DEŠŤOVÝCH VOD - ZASAKOVACÍ ZAŘÍZENÍ ECOBLOC - POJEZDOVÝ

LEGENDA ŠRAFOVÁNÍ

- NAVROHOVANÁ NOVOSTAVBA BYTOVÉHO DOMU
- VÝZNAČENÍ STÁVAJÍCÍ OBEČNÍ KOMUNIKACE Z ŽULOVÝCH KOSTEK
- ZPEVNĚNÁ PLOCHA NA POZEMKU Z KOSTEK

POZNÁMKA

PŘED ZAHÁJENÍM ZEMNÍCH PRACÍ ZAJISTI INVESTOR VYTÝČENÍ VŠECH STÁVAJÍCÍCH PODZEMNÍCH SÍTÍ ZA ÚČASTI SPRÁVCŮ TĚCHTO SÍTÍ

PŘI PROVÁDĚNÍ ZEMNÍCH PRACÍ JE NUTNÉ SE ŘÍDIT USTANOVENÍM ČSN 73 3050 A ZVLÁŠTNÍMI PŘEDPISY (VÝHL. ČJSP A ČJSP A ČJSP 324/1990 SB.) PŘI KŘÍŽENÍ TRASY VEDENÍ JE NUTNÉ DOPRŽET USTANOVENÍ ČSN 736005 - PROSTOROVÉ USPOŘÁDÁNÍ SÍTÍ TECHNICKÉHO VYBAVENÍ, ČSN 73 6006 OZNAČOVÁNÍ PODZEMNÍCH VEDENÍ VÝSTRAŽNÍMI FÓLIEMI.

C - SITUAČNÍ VÝKRESY

Zodpovědný projektant:	Uniprojekt s.r.o.
Ing. Žák	Dvořákova 66 666 01 Třinec telefon: 549 410 387 e-mail: mail@uniprojekt.cz http://www.uniprojekt.cz
Obec : Vídava	Číslo zakázky: 24016
Investor :	Stupeň projektu: DSP
Alce	Datum : 21.02.2025
NOVOSTAVBA BYTOVÉHO DOMU	Měřítko : 1:200
k ú. Vídava [781711], parc. č. 1349, 138, 98/2	Formát : 2x44
Stavební část :	Číslo výkresu : C3
SITUACE KOORDINAČNÍ	

Tato situace byla ověřena odborem životního prostředí a je přílohou jednotného environmentálního stanoviska

sp. značky: 2/2225/38462

ze dne

podpis 10. 4. 2025

Městský úřad Jeseník
Odbor životního prostředí