


P24 Z-HAV MS JESENÍK-POVODNĚ-HP

DIO: SITUACE-ul. Vysněná

GC
GASCONTROL

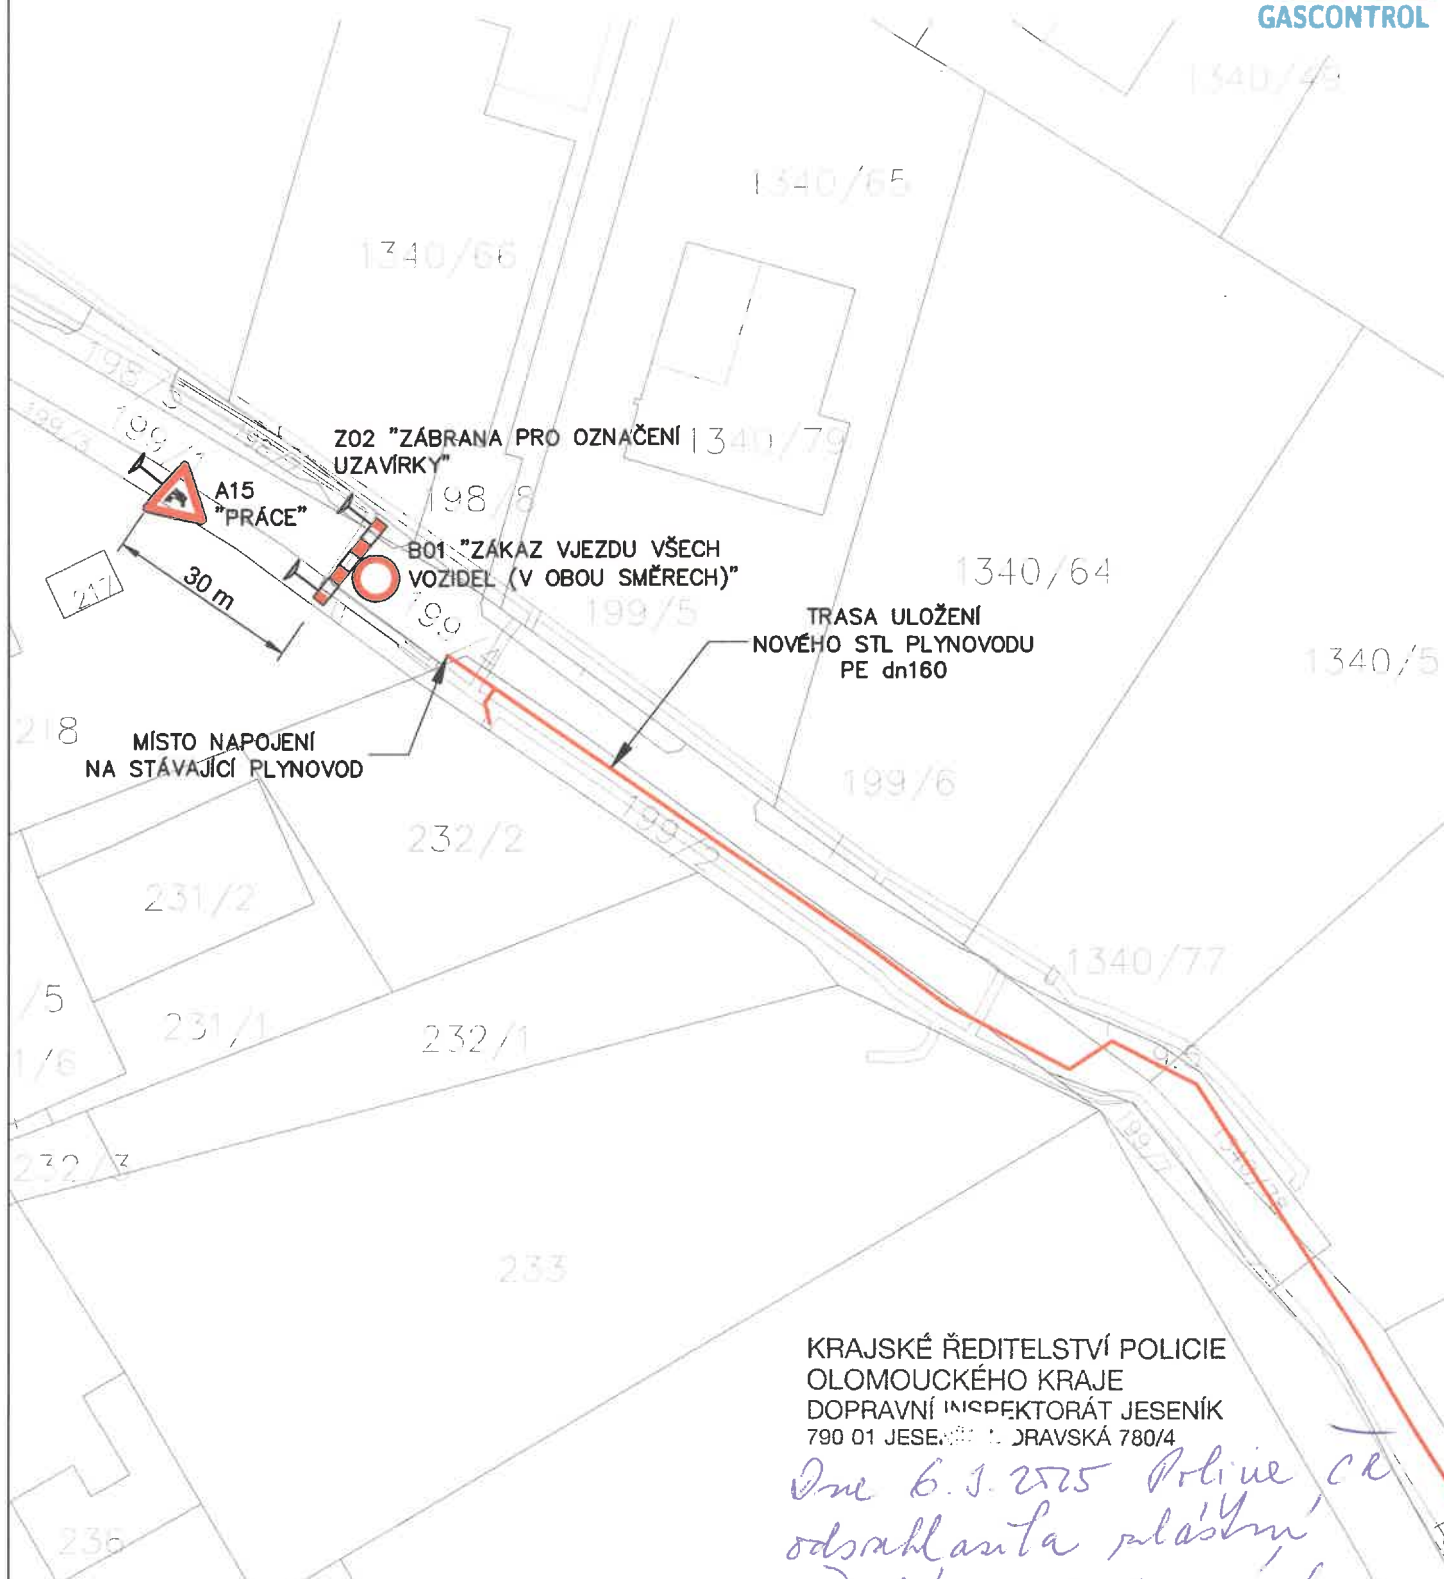

KRAJSKÉ ŘEDITELSTVÍ POLICIE
OLOMOUCKÉHO KRAJE
DOPRAVNÍ INSPEKTORÁT JESENÍK
790 01 JESENÍK, DRAVSKÁ 780/4

*Dne 6.1.2025 Policie ČR
odsahovala místní
území a tento návrh
přechod. dopravním,
na MK ul. Vysněná
v Jeseníku
pro realizaci
předmětné stavby.
Mg. R. R.*

MĚŘÍTKO
1:500

S



ULICE VYSNĚNÁ BUDE V PRŮBĚHU REALIZACE UZAVŘENA.
BUDOU OSAZENY ZNAČKY:

- A15 - "PRÁCE"
- B01 - "ZÁKAZ VJEZDU VŠECH VOZIDEL (V OBOU SMĚRECH)"
- Z02 - "ZÁBRANA PRO OZNAČENÍ UZAVÍRKY"

GPS SOUŘADNICE: 50.2203072N, 17.2107397E