


Tato situace byla ověřena odborem životního prostředí
a je přílohou jednotného environmentálního stanoviska
sp. značky: *R/R215/46240*
ze dne *6. 5. 2025*
podpis *L. J. 6. 5. 2025*

Městský úřad Jeseník
Odbor životního prostředí

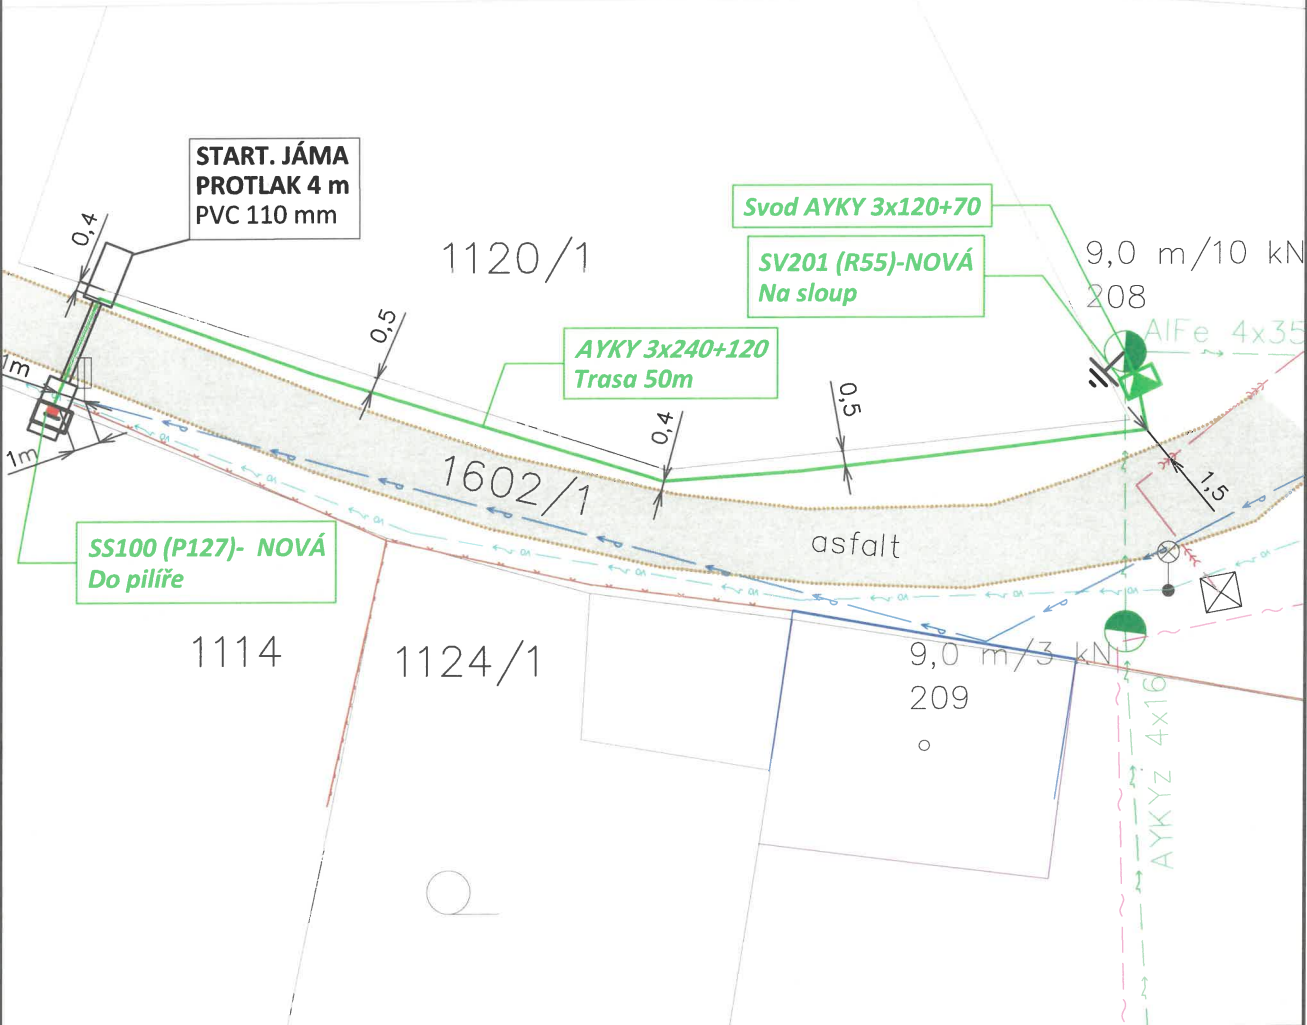

LEGENDA

- Hranice parcely katastru nemovitostí
- Rozhraní (ne)zpevněných ploch
- PROJEKTOVANÉ zemní vedení NN
- Zemní vedení NN ČEZ
- Nadzemní vedení NN ČEZ
- Vodovod Velká Kraš
- Kanalizace Velká Kraš
- Nadzemní sdělovací vedení CETIN
- Zemní vedení NN VO obce Velká Kraš
- Ploty, opěrné zdi
- Zaměřené hrany zdí budov, opěrných zdí



PŘED REALIZACÍ VYTYČIT INŽ. SÍŤ V TERÉNU, DODRŽET PODMÍNKY SPRÁVCŮ!
TERMÍN REALIZACE V PŘEDSTIHU SDĚLIT VLASTNÍKŮM DOTČENÝCH POZEMKŮ!
Napěťová soustava VN: 3, AC, 50Hz, 22 kV, IT
Napěťová soustava NN: 3+PEN, AC, 50 Hz, 230/400 V, TN-C
Ochrana před úrazem el. proudem (nebezpečným dotykem) obecně dle ČSN EN 61140 a ČSN 33 2000-4-41. V distribuční síti dle PNE 33 0000-1.

ČÍSLO ZAKÁZKY IV-12-8029548	NÁZEV STAVBY Velká Kraš - p.č.1114, nové NNk	MĚŘÍTKO 1:250
INVESTOR ČEZ Distribuce, a.s.	ODPOVĚDNÝ PROJEKTANT Manfred CASADIO	VYPRACOVAL Daniel Jež
	PODPIS	DATUM 23.12.2024
 Nad Tyrkou 99, 739 61 Třinec	KATASTRÁLNÍ ÚZEMÍ Velká Kraš	STUPEŇ DÚR
	FORMÁT A4	
KOORDINAČNÍ SITUAČNÍ VÝKRES		C.3