



Tato situace byla ověřena odborem životního prostředí a je přílohou jednotného environmentálního stanoviska sp. značky: 216025/21164 ze dne 21.5.2025 podpis


Městský úřad Jeseník
Odbor životního prostředí

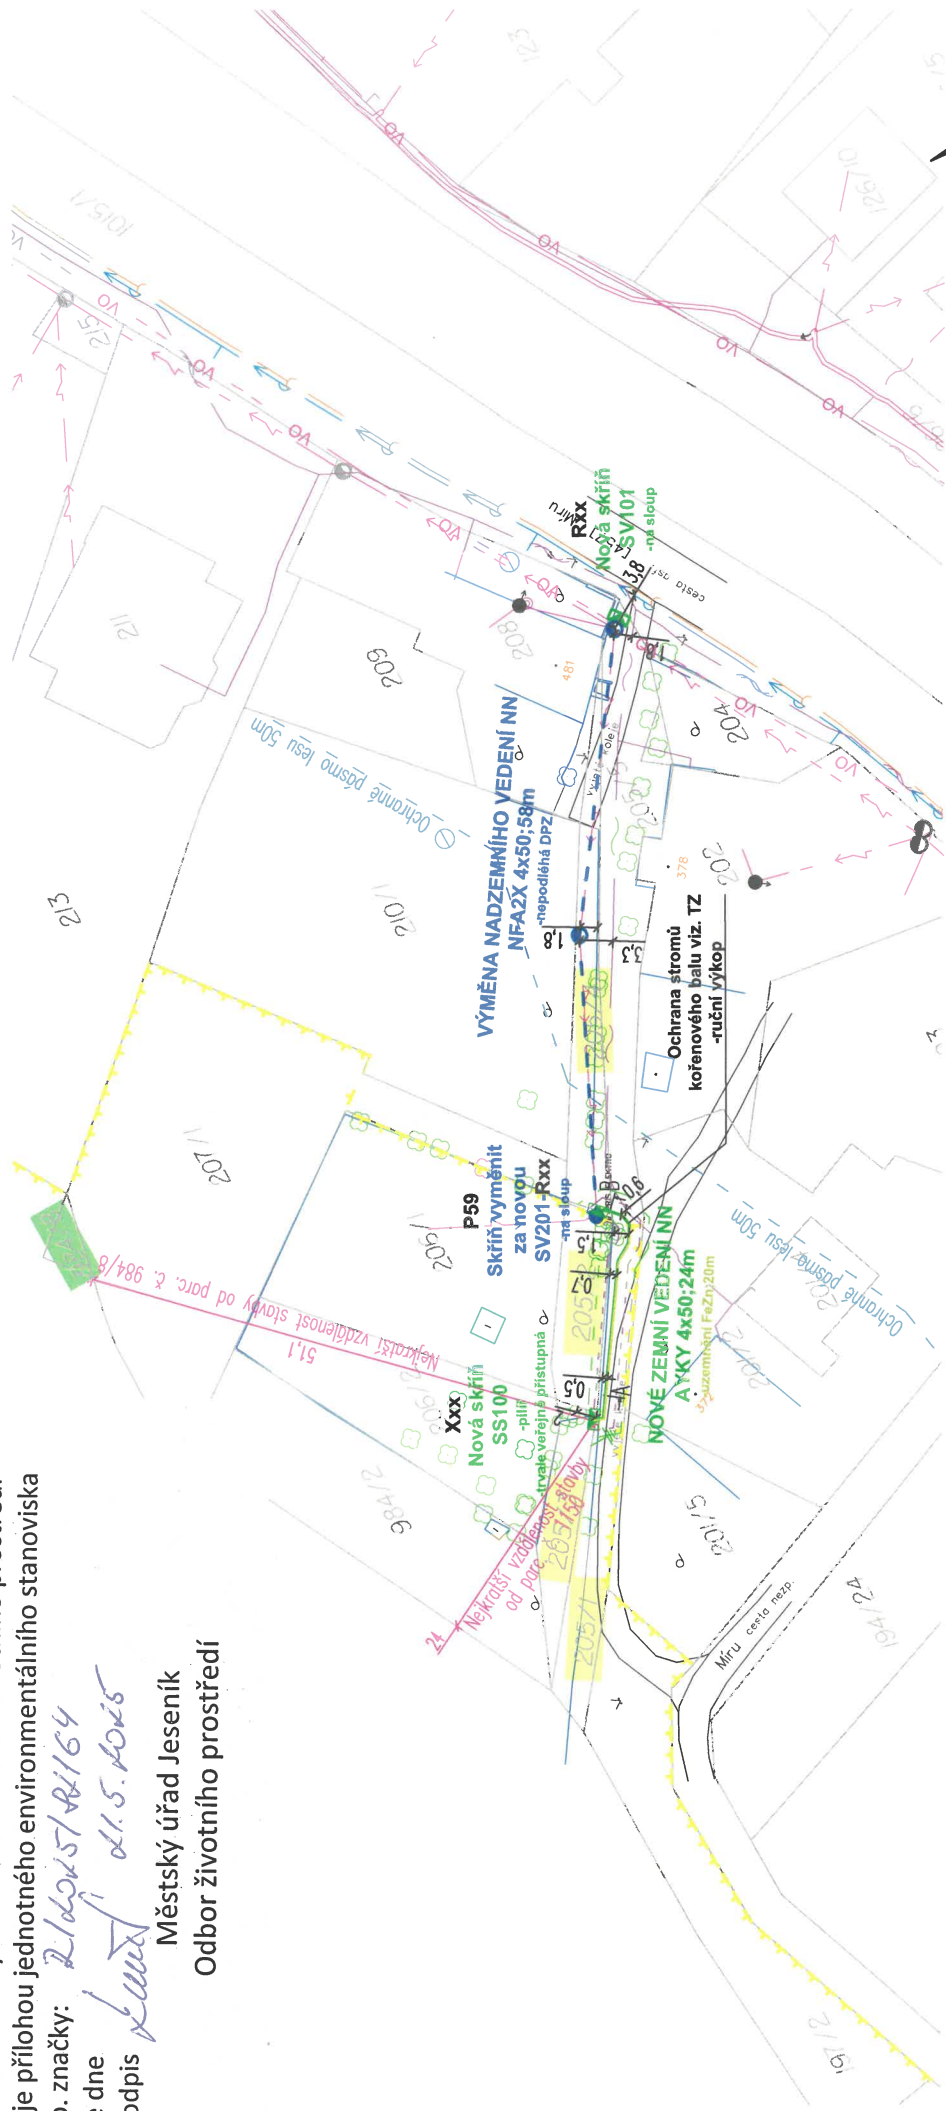

LEGENDA

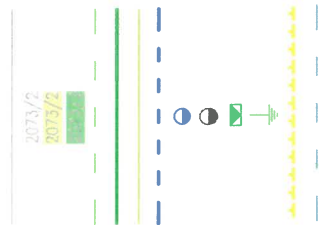

LEGENDA STÁVAJÍCÍCH SÍTÍ

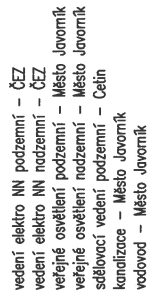

POZNÁMKA

VÝŠKOVÝ SYSTÉM: Batt p.v.; SOUŘADNICOVÝ SYSTÉM: S-JTSK
KATASTRÁLNÍ ÚZEMÍ: Javorník-město (okres Jeseník), 657921;
STÁVAJÍCÍ SÍTĚ JSOU ZAKRESLENY DLE POSKYTNUTÝCH PODKLADŮ, PŘED ZAPOČETÍM PRACÍ JE NUTNÉ JE VYČÍST
PŘI ZHOTOVÁNÍ MUSÍ BÝT RESPEKTOVÁNY VŠECHNY PODMÍNKY DOTČENÝCH SPRÁVCŮ, VLASTNÍKŮ A ORGÁNŮ.
POKUD NENÍ VE VÝKRESE UVEDENO JINAK A V DOKLADOVÉ ČÁSTI NENÍ PŘILOŽENO NESOUHLAS VLASTNÍKA DOTČENÉHO POZEMKU,
JE PŘI VÝMĚNĚ PODPĚRNÉHO BODU PŘEDPOKLADÁN NEVÝZNAMNÝ POSUN PODPĚRNÉHO BODU OPROTI STÁVAJÍCÍMU UMÍSTĚNÍ.
NAPĚŤOVÁ SOUSTAVA: 3+PEN, AC, 50Hz, 0,4/0,23kV/TN-C
OCHRANA DLE ČSN 33 2000-4-41 ed.3: AUTOMATICKÝM ODPOJENÍM OD ZDROJE

Zpracovatel PD:	Vedoucí projektu:	Ing. Pavel Havlena
	Zodpovědný projektant:	Ing. Pavel Havlena
ELEKTRO PROJEKCE s.r.o. I. nájde 6/0/126, Ostrava - Vítkovice, 703 00	Vypracoval:	Ing. Michal Tomek
	Stavebník, investor:	ČEZ Distribuce, a.s., Teplická 874/8, 405 02 Děčín
Název stavby:		
Javorník - Míru, p. č. 205/3, nové NN		
Část:		
Název výkresu:		
Koordinální situační výkres		
IV-12-8029857		Číslo zakázky: 24.189.02
DPZ		Číslo výkresu: C.3
Formát: A3		
Měřítko: 1:500		
Datum: 10/2024		
Změna: 01		