


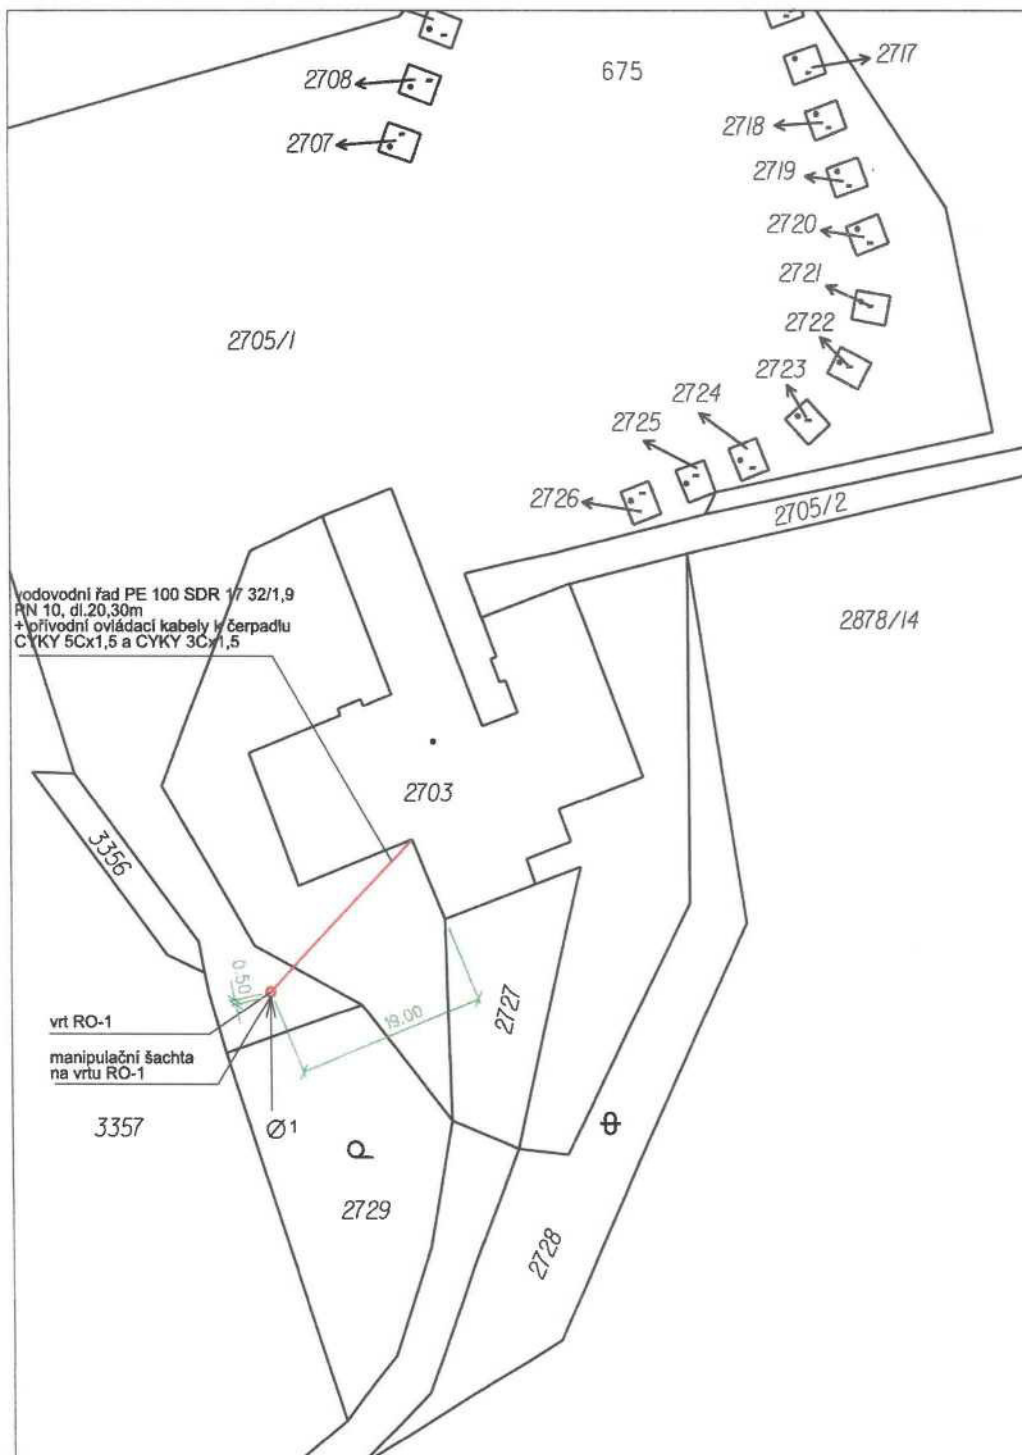

LEGENDA

nové sítě

VODOVODNÍ ŘÁD PE 100 SDR 17 32/1,9 PN 10, dl. 20,30m
+ PRÍVODNÍ OVLÁDACÍ KABELY K ČERPADLU CYKY 5Cx1,5 a CYKY 3Cx1,5

RO-1 VRT RO-1

Tato situace byla ověřena odborem životního prostředí
a je přílohou jednotného environmentálního stanoviska
sp. značky: *210005/86490*
ze dne *9. 6. 2025*
podpis *Lutov*

Městský úřad Jeseník
Odbor životního prostředí

Ing. Mirka
Šperlichová

Podpis Ing. Mirky Šperlichové
(06. 06. 2025, 10:00:00)
e-mail: m.sperlichova@jesenik.cz
Datum: 2025.06.06 10:00:00

VED.PROJEKTANT		PROJEKTANT	VYPRACOVAL	
Ing. Mirka Šperlichová		Ing. Mirka Šperlichová		
INVESTOR				
AKCE:		FORMAT A3		
Vrtaná studna RO-1 pro RS MAYA, p.p.č. 2705/1, k.ú. Zlaté Hory v Jeseníkách		DATUM 04/2025		
		STUPEŇ DSP		
		MĚŘÍTKO 1 : 500		
PŘÍLOHA		ČÍSLO VÝKRESU		
SITUACE				