



Tato situace byla ověřena odborem životního prostředí
a je přílohou jednotného environmentálního stanoviska
sp. značky: 2/2025/75484
ze dne 9.6.2025
podpis *[signature]*

Městský úřad Jeseník
Odbor životního prostředí

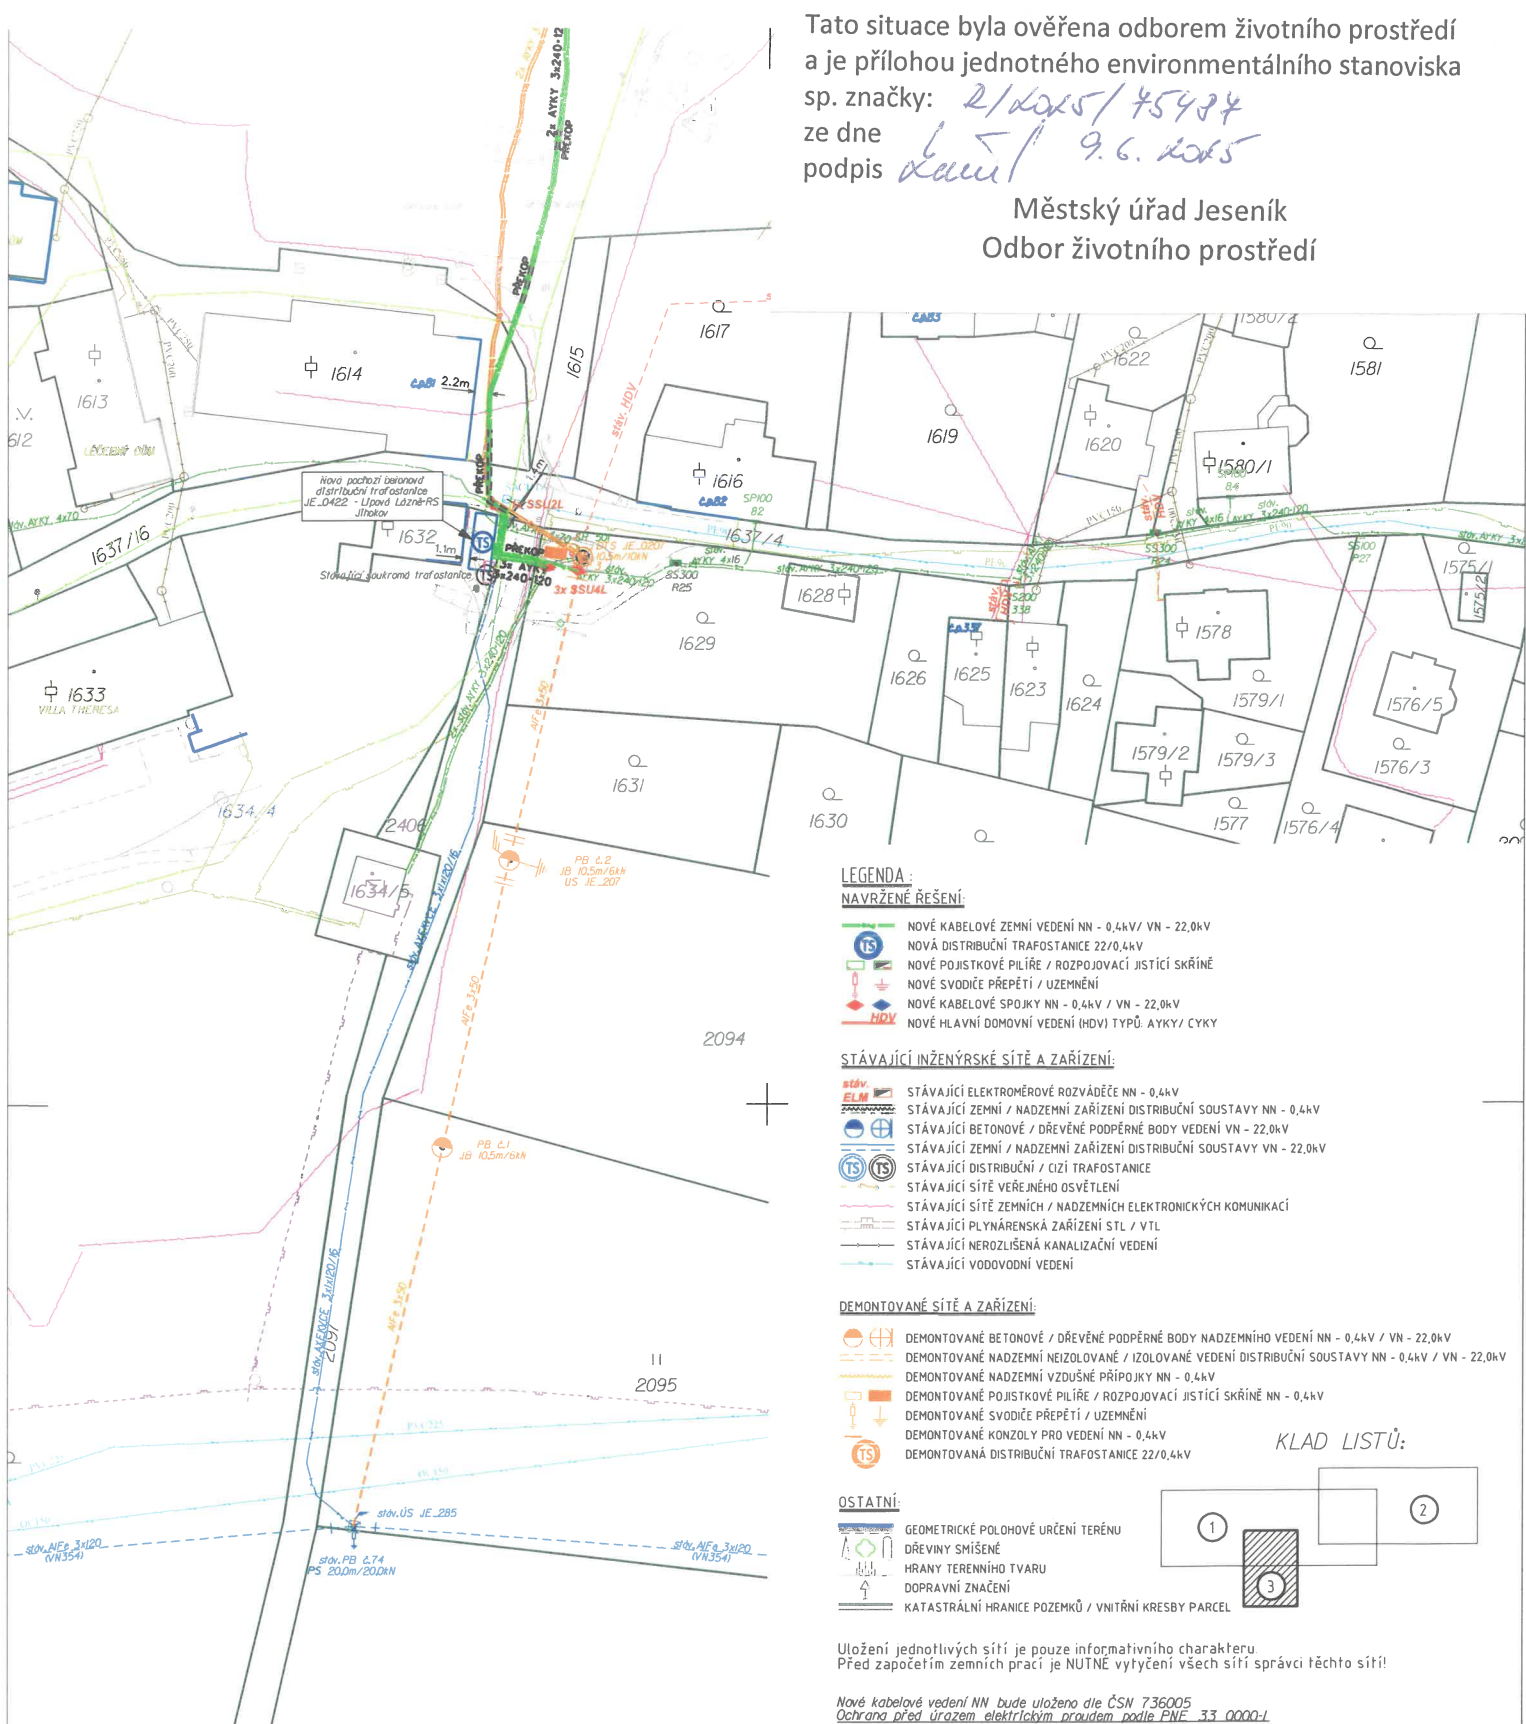

ŘEZ ULOŽENÍ KABELOVÉHO VEDENÍ

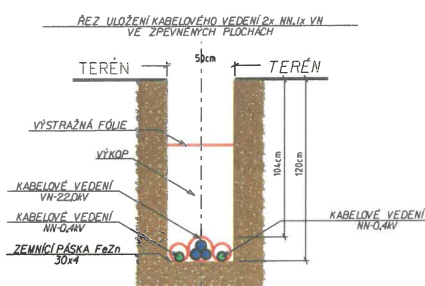

Uložení jednotlivých sítí je pouze informativního charakteru
Před započatím zemních prací je NUTNÉ vytyčení všech sítí správci těchto sítí!

Nové kabelové vedení NN bude uloženo dle ČSN 736005
Ochrana před úrazem elektrickým proudem podle PNE 33 0000-1
živých částí: - polohou, zbarvením, krytím a izolací
neživých částí: - automatickým odpojením od zdroje v sítích TN
- ochranně a pracovní uzemnění spojena na společnou
zemnicí soustavu

Kraj: Olomoucký
Obec: Lipová-lázně [540030]
Katastrální území: Dolní Lipová [684660]
Stavba se nachází v: zastavěném území
Stupeň znečištění: I.
Větrná oblast: III.
Návrhová Oblast: I-3
Napěťová soustava: 3/PEN 400V AC 50Hz - TN-C
Uložení kabelového vedení dle normy ČSN 73 6005

Kreslil: Daniel KUBIHA	Projektoval: Daniel KUBIHA	Hlavní projektant: Jaroslav LUKÁŠ	Číslo autorizace: 0602247	ELEKTRO-COMP spol.s r.o. Molotářská 68 552 03 Čestá Stálka IČ: 15035060
Investor: ČEZ Distribuce, a.s., Teplická 874/B, 405 02 Dobruška - Podmokly IČ: 24729035	Datum: duben 2025	Stupeň PD: Poradní stavby	Číslo stavby: IE-12-0007354	Měřítko: 1:500
Název stavby: Lipová Lázně (Dolní Lipová - u lázní), DTS, NN	Název výkresu: KOORDINAČNÍ SITUAČNÍ VÝKRES 3	Formát: A4	Číslo výkresu: CJ-3	