


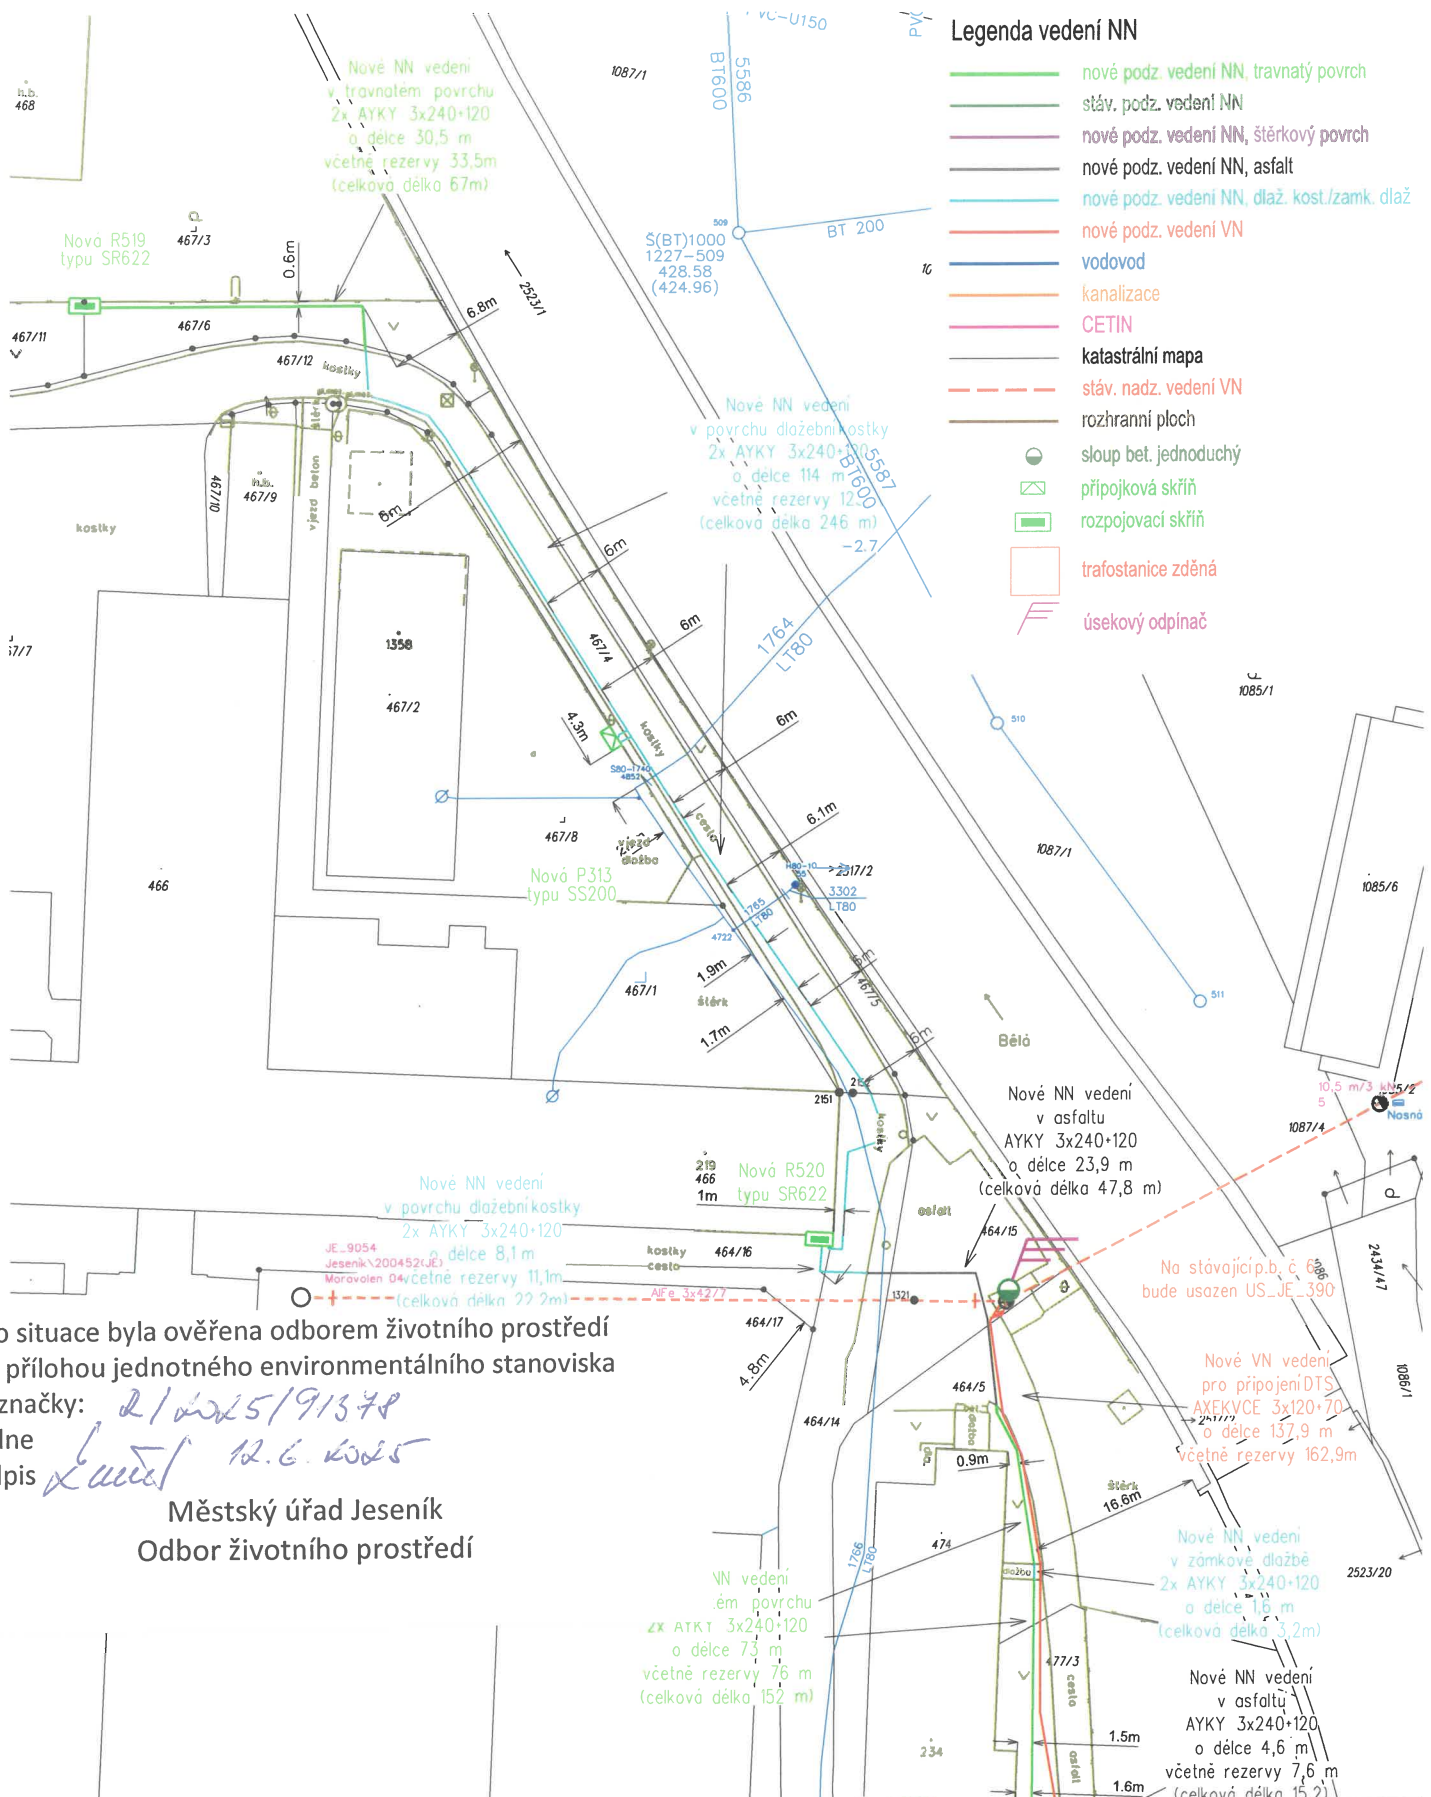

Legenda vedení NN

- nové podz. vedení NN, travnatý povrch
- stáv. podz. vedení NN
- nové podz. vedení NN, stěrkový povrch
- nové podz. vedení NN, asfalt
- nové podz. vedení NN, dlaž. kost./zamk. dlaž
- nové podz. vedení VN
- vodovod
- kanalizace
- CETIN
- katastrální mapa
- stáv. nadz. vedení VN
- rozhranní ploch
- sloup bet. jednoduchý
- přípojková skříň
- rozpojovací skříň
- trafostanice zděná
- úsekový odřez

Tato situace byla ověřena odborem životního prostředí a je přílohou jednotného environmentálního stanoviska sp. značky: 21225/91378 ze dne 12.6.2025 podpis *[Signature]*

Městský úřad Jeseník
Odbor životního prostředí

		Název výkresu: Koordinaci situační výkres	
Číslo stavby: IV-12-8029491		Číslo výkresu: C.3.1.	
Stavba: Jeseník-Tovární p.č.1358/5, nové VN, DTS, NN		Stupeň PD: DPZ	
Investor: ČEZ Distribuce, a.s.		Měřítko: 1 : 500	
Katastr: Jeseník		Formát: A3	
		Datum: 7.10.2024	
		Zodpovědný projektant: Ing. Jonáš Černý	
		Projektant: Ing. Marek König +420 771 295 661 marek.konig@sunfin.cz	
		Výtisk č.	