


Tato situace byla ověřena odborem životního prostředí
a je přílohou jednotného environmentálního stanoviska
sp. značky: *21/2025/913 HP*
ze dne *12.6.2025*
podpis *Lutín*

Městský úřad Jeseník
Odbor životního prostředí

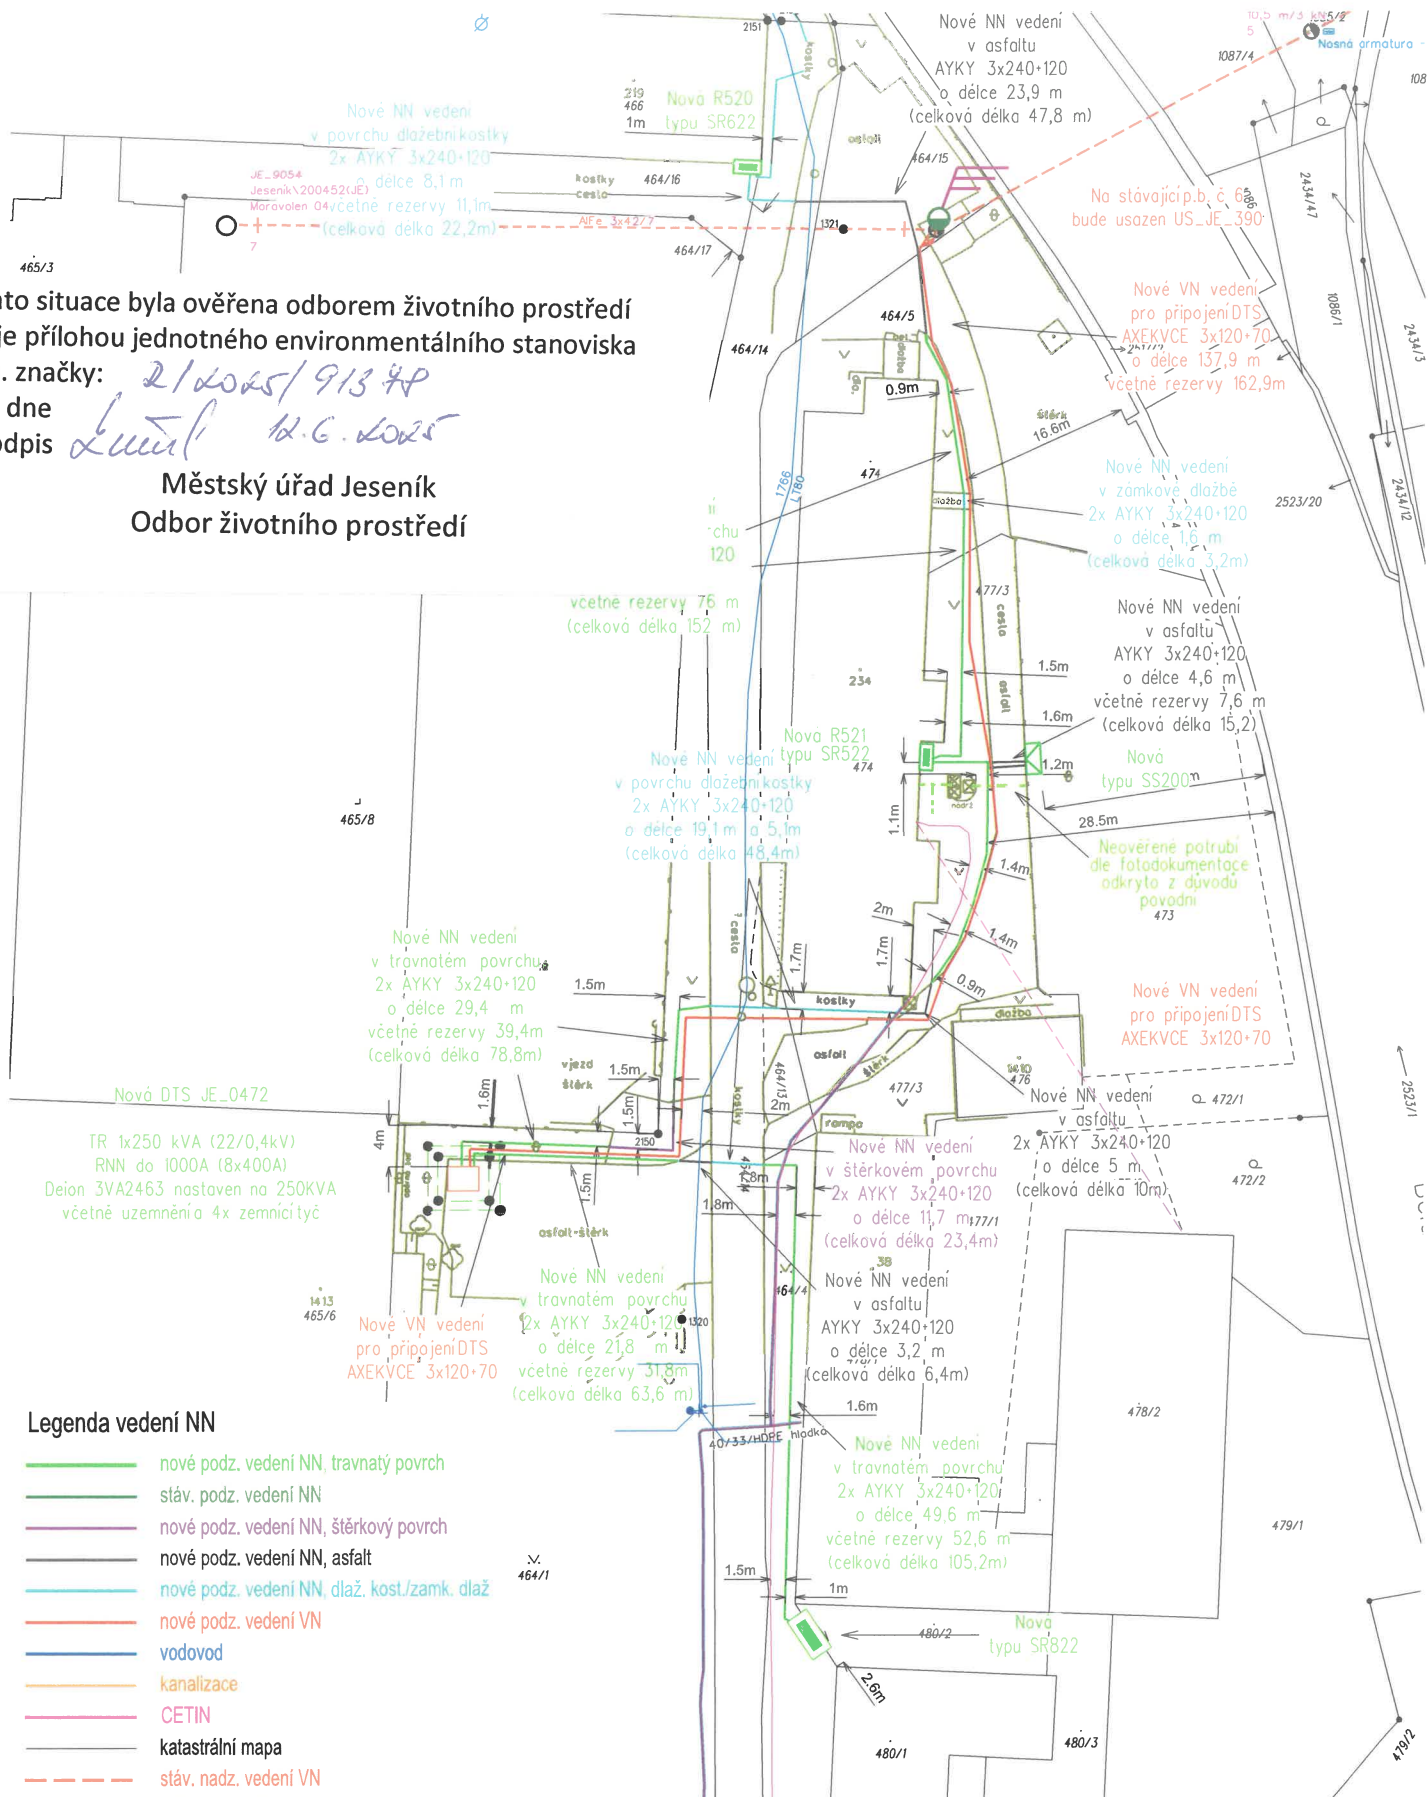

Legenda vedení NN

- nové podz. vedení NN, travnatý povrch
- stáv. podz. vedení NN
- nové podz. vedení NN, štěrkový povrch
- nové podz. vedení NN, asfalt
- nové podz. vedení NN, dlaž. kost./zamk. dlaž.
- nové podz. vedení VN
- vodovod
- kanalizace
- CETIN
- katastrální mapa
- stáv. nadz. vedení VN
- rozhraní ploch
- sloup bet. jednoduchý
- přípojková skříň
- rozpojovací skříň
- trafostanice zděná
- / úsekový odpínač

	Název výkresu: Koordinanční situační výkres	
	Číslo výkresu: C.3.2	
Číslo stavby: IV-12-8029491	Stupeň PD: DPZ	Zodpovědný projektant: Ing. Jonáš Černý
Stavba: Jeseník-Továrna p.č.1358/5, nové VN, DTS, NN	Měřítko: 1 : 500	
Investor: ČEZ Distribuce, a.s.	Formát: A3	Projektant: Ing. Marek König +420 771 295 681 marek.konig@sunfin.cz
Katastr: Jeseník	Datum: 7.10.2024	
		Výtisk č.