


Tato situace byla ověřena odborem životního prostředí
a je přílohou jednotného environmentálního stanoviska
sp. značky: 21426/91593
ze dne 12.6.2025
podpis [podpis]

Městský úřad Jeseník
Odbor životního prostředí

C.3 Koordinační situační výkres

M 1:500

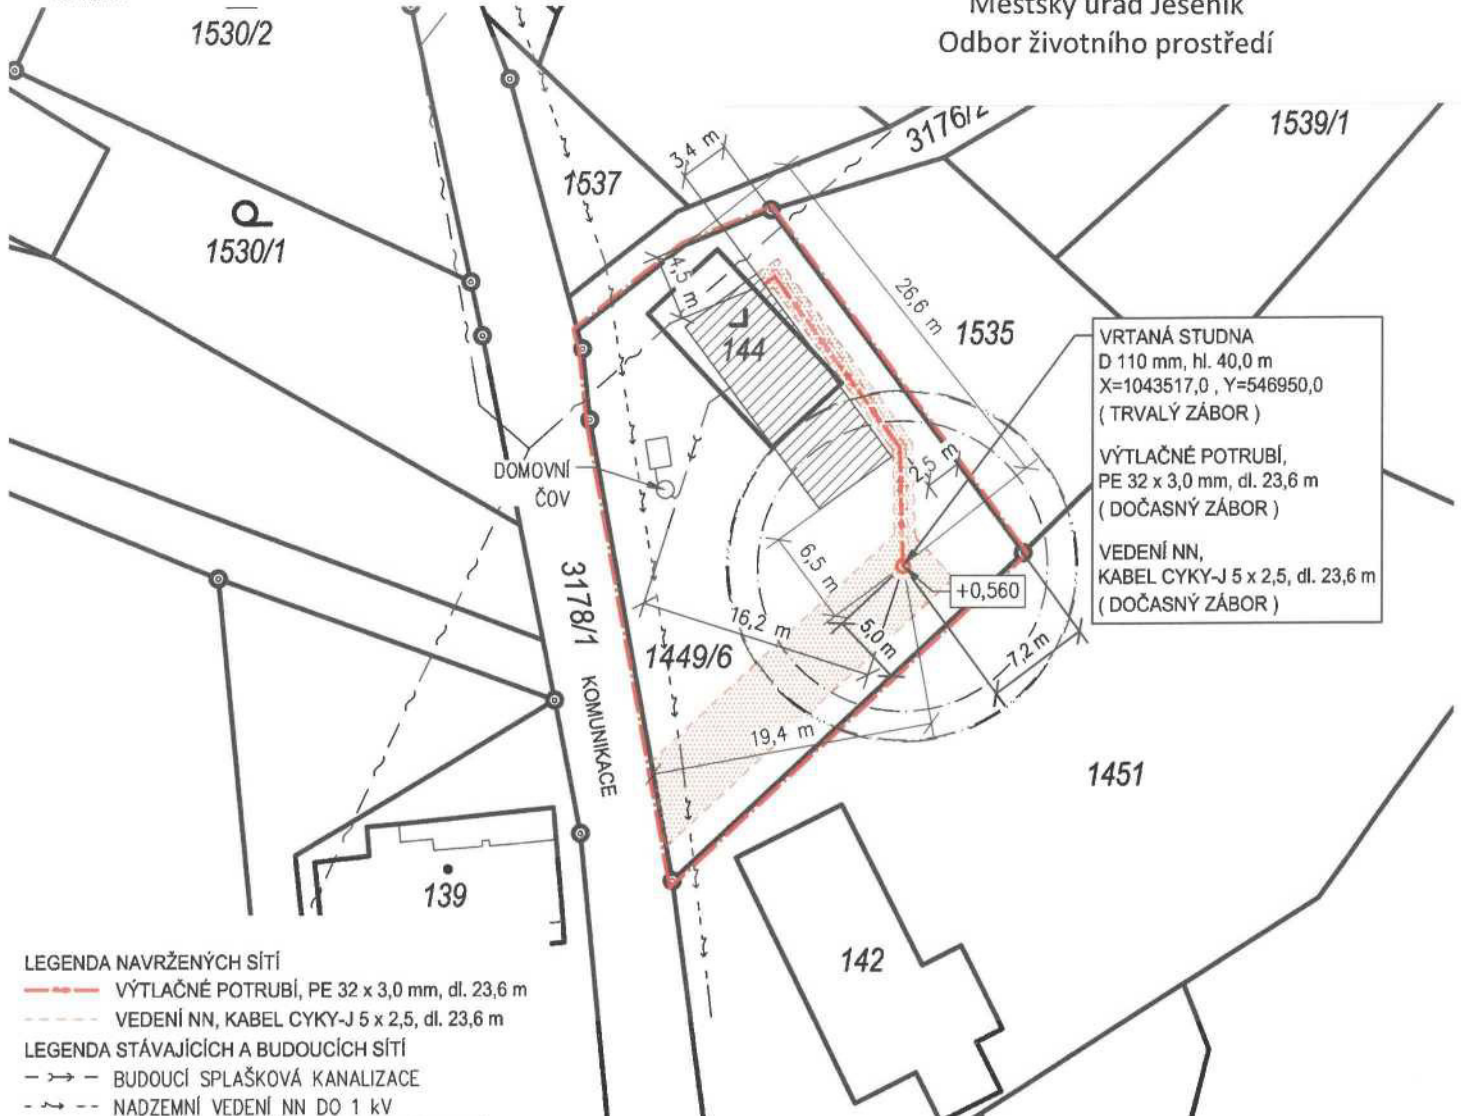

LEGENDA NAVRŽENÝCH SÍTÍ

- VÝTLAČNÉ POTRUBÍ, PE 32 x 3,0 mm, dl. 23,6 m
- VEDENÍ NN, KABEL CYKY-J 5 x 2,5, dl. 23,6 m

LEGENDA STÁVAJÍCÍCH A BUDOUCÍCH SÍTÍ

- BUDOUCÍ SPLAŠKOVÁ KANALIZACE
- NADZEMNÍ VEDENÍ NN DO 1 kV
- NADZEMNÍ VEDENÍ TELEKOMUNIKAČNÍ SÍTĚ

LEGENDA ČAR

- HRANICE STAVEBNÍHO POZEMKU
- PLOCHA KOLEM STUDNY DO VZDÁLENOSTI 10,0 m, dle 6.3.1 normy ČSN 75 5115
- MINIMÁLNÍ VZDÁLENOST OD ZDROJŮ MOŽNÉHO ZNEČIŠTĚNÍ 12,0 m, dle části 10 přílohy č. 8 vyhlášky č. 146/2024 Sb.
- PŘEDPOKLÁDANÝ DOSAH DEPRESE STUDNY 12,1 m

LEGENDA PLOCH

- NOVOSTAVBA RD
- STAVENIŠTĚ

POZNÁMKA

POLOHA INŽENÝRSKÝCH SÍTÍ JE ORIENTAČNÍ. PŘED ZAHÁJENÍM ZEMNÍCH PRACÍ MUSÍ BÝT POLOHA INŽENÝRSKÝCH SÍTÍ V MÍSTĚ STAVBY VYTÝČENA. PŘI PŘÍPADNÉM KŘÍŽENÍ/SOUBĚHU SÍTÍ JE TŘEBA DODRŽET ČSN 73 6005.

VRTANÁ STUDNA
D 110 mm, hl. 40,0 m
X=1043517,0, Y=546950,0
(TRVALÝ ZÁBOR)

VÝTLAČNÉ POTRUBÍ,
PE 32 x 3,0 mm, dl. 23,6 m
(DOČASNÝ ZÁBOR)

VEDENÍ NN,
KABEL CYKY-J 5 x 2,5, dl. 23,6 m
(DOČASNÝ ZÁBOR)

0,000 = 420,5 m n.m., B.p.v. / SOUŘADNICOVÝ SYSTÉM S-JTSK

Stavba:

Vrtaná studna s výtlačným potrubím,
D 110 mm, hl. 40,0 m,
k.ú. Černá Voda, p.č. 1449/6

K.ú.: Černá Voda

Obec: Černá Voda

P.č.: 1449/6

Kraj: Olomoucký kraj

Investor:



Stupeň: Dokumentace pro povolení stavby (DPS)

Číslo zakázky: 020425

Datum: DUBEN 2025

Označení výkresu:

KOORDINAČNÍ SITUAČNÍ VÝKRES

Hlavní projektant: Ing. Petr Kuda, ČKAIT - 1200100



Ing. Petr Kuda
ČKAIT 1200100
Vodní stavby
13.05.2025

Báňská část: Ing. Roman Pudl, č. osvědčení 6/2016, OBÚ Ostrava

Ing. Roman Pudl
báňský projektant
č. osvědčení 6/2016

Digitálně podepsal Ing.
Roman Pudl
Datum: 2025.04.02 09:14:48
+02'00'

Pare:

Měřítko:
1 : 500

Číslo výkresu:
C.3