



KOORDINAČNÍ SITUACE

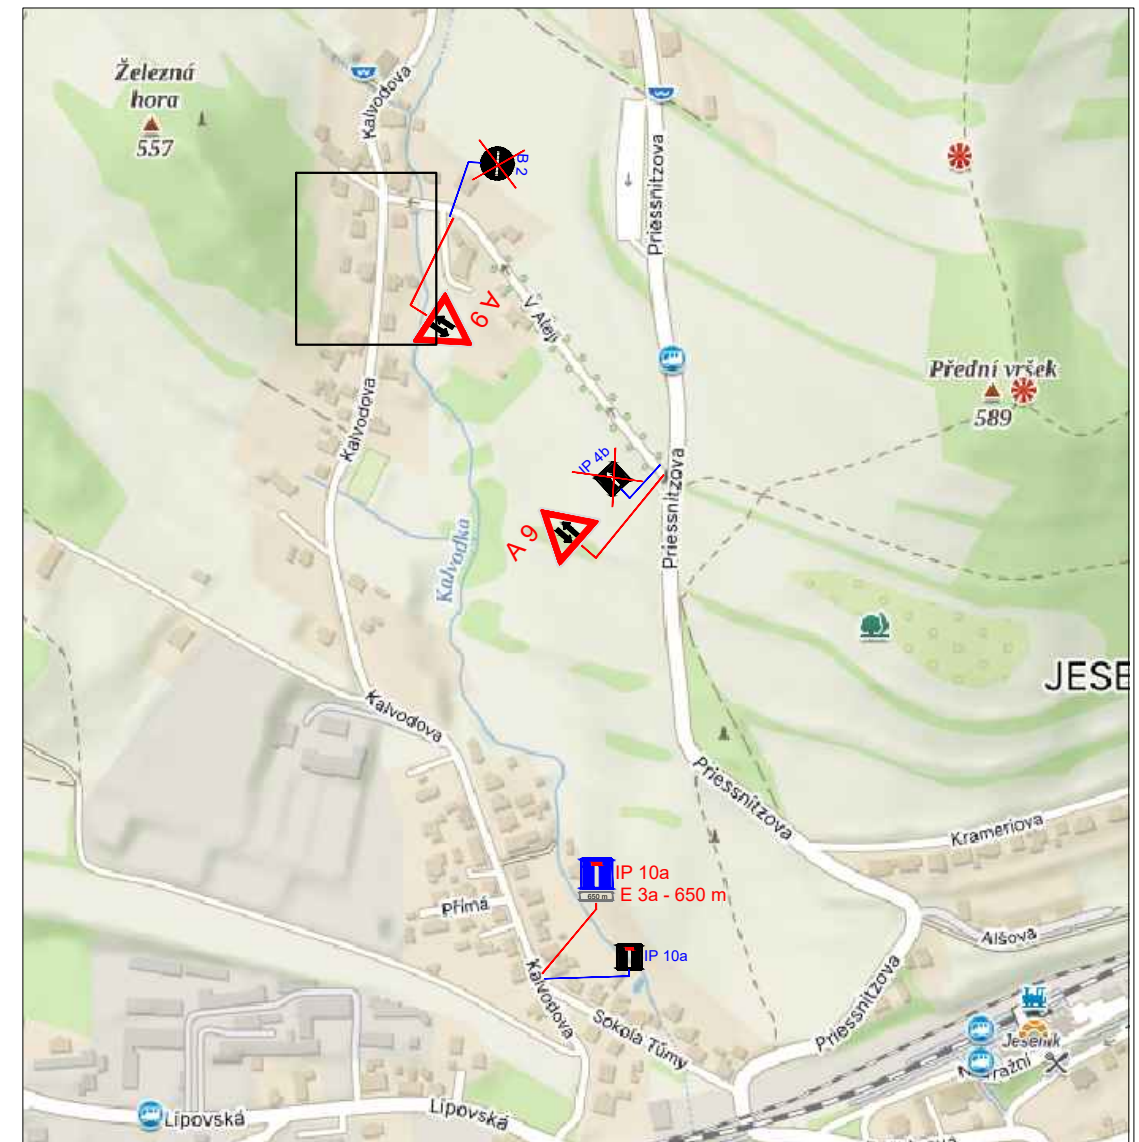


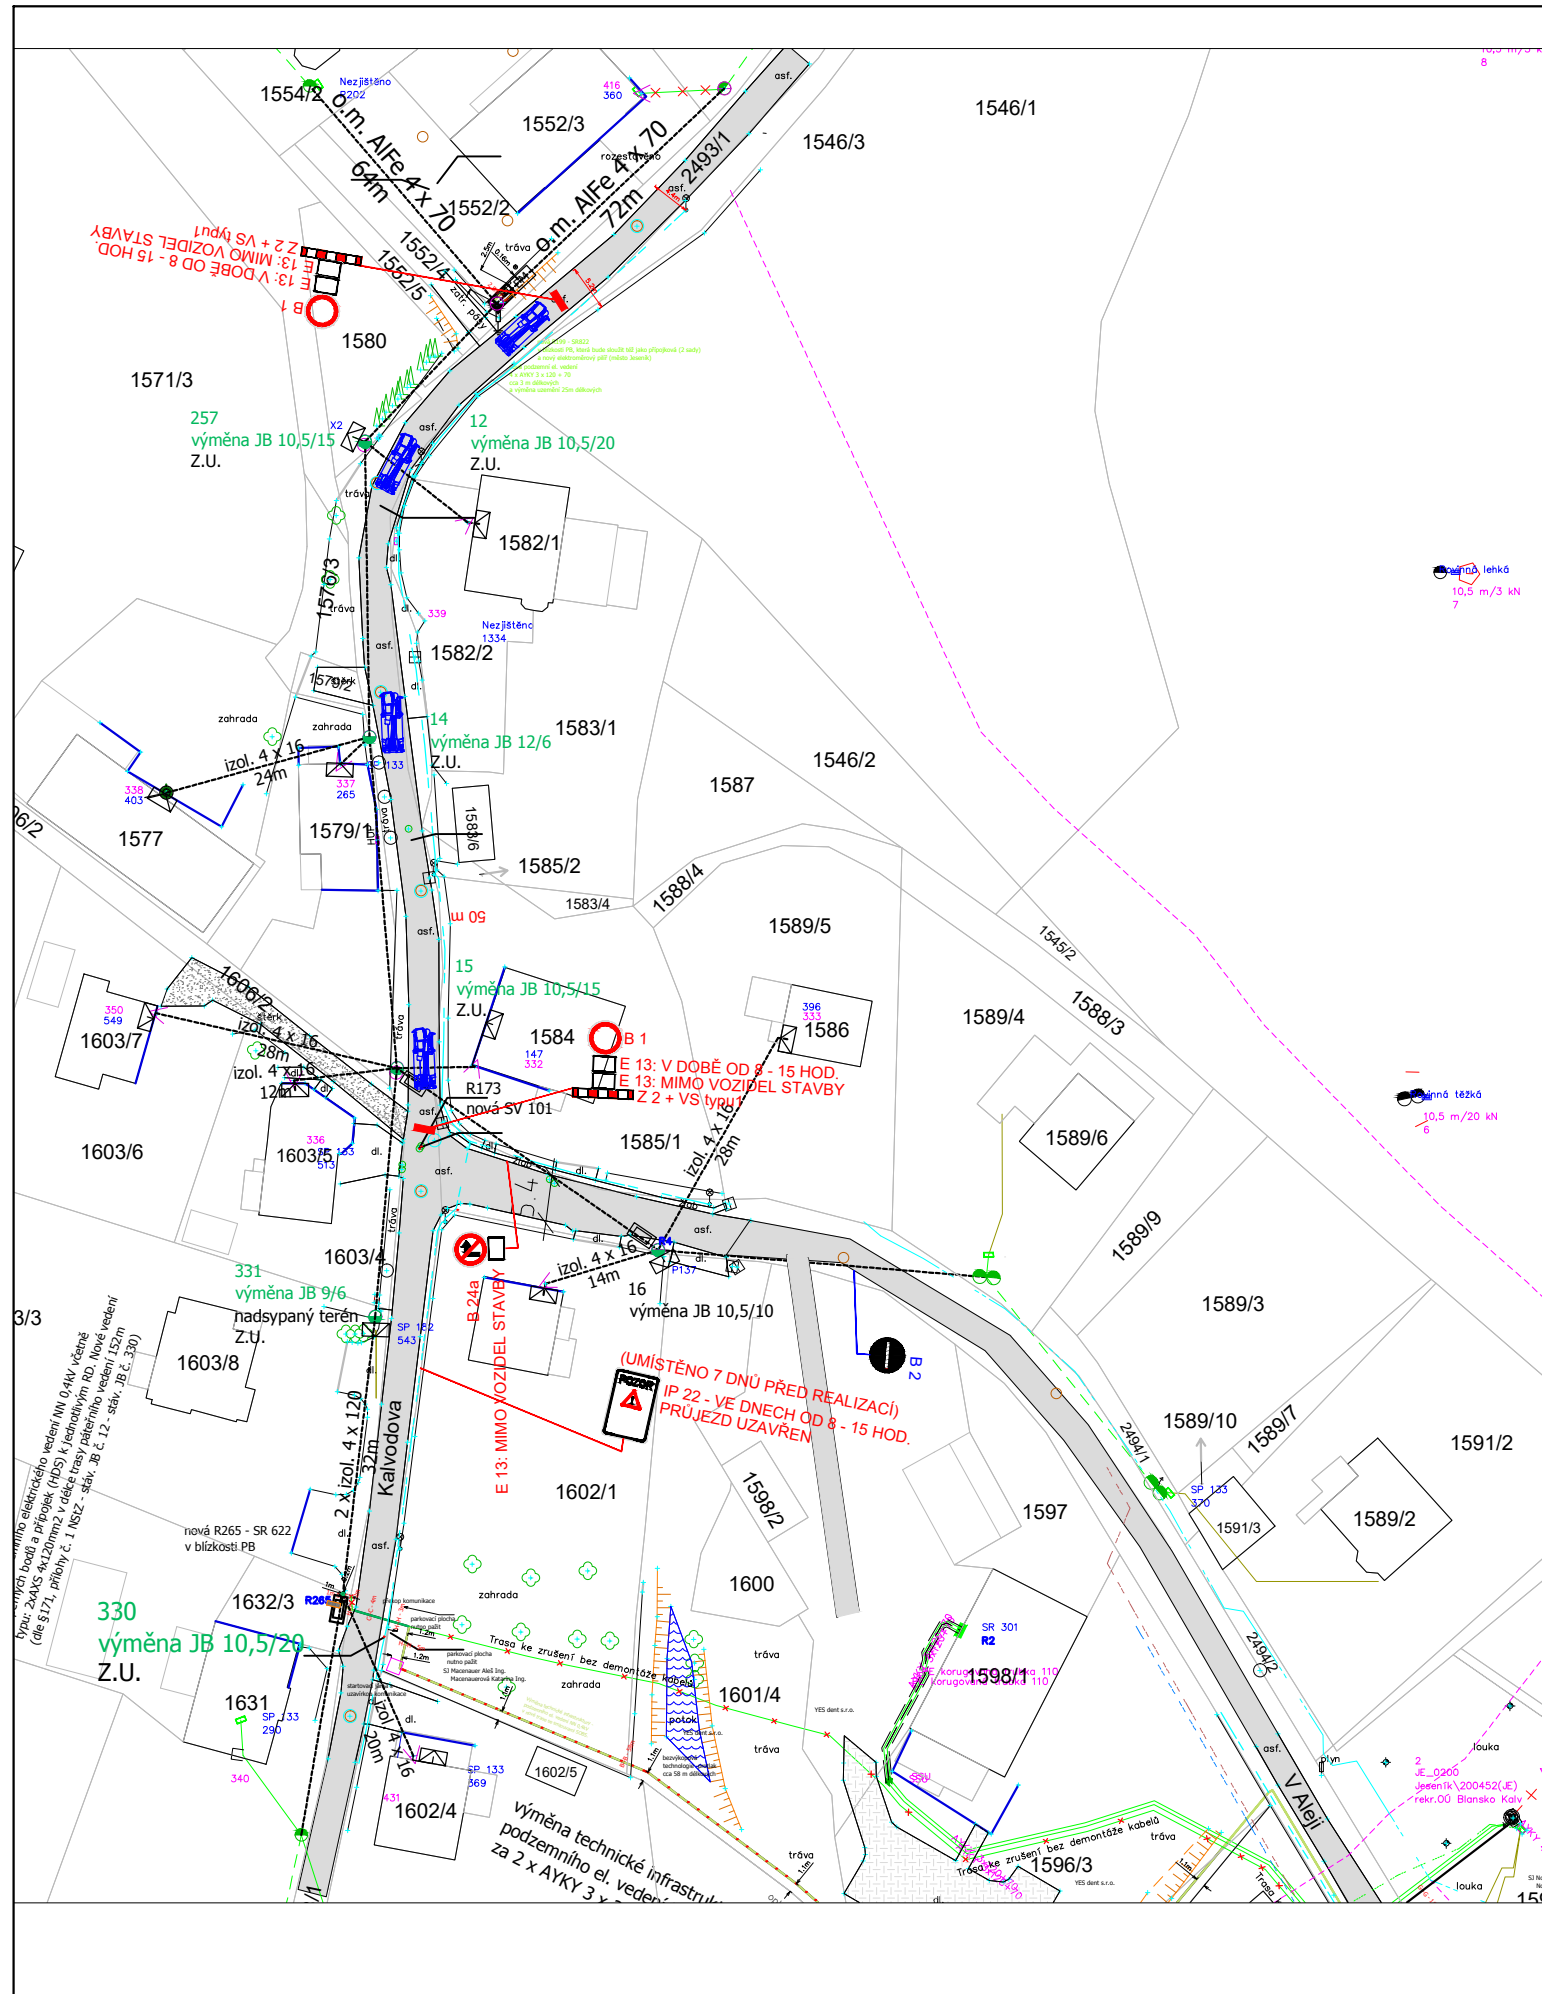
POPIS:

JEDNÁ SE O UMÍSTĚNÍ NADZEMNÍHO VEDENÍ NN SE SLOUPY PODÉL UL. KALVODOVA V JESENÍKU.


JEDNÁ SE O STÁNÍ VOZIDLA STAVBY NA KOMUNIKACI S UZÁVÍRKOU KOMUNIKACE - OMEZENÍ PO DOBU OD 8 - 15 HOD.

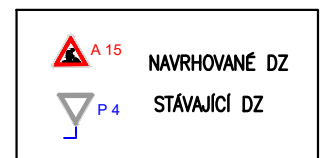

VYPRACOVAL: Bc. Michal Janeček	KONTROLOVAL: Bc. Michal Janeček	 Bc. Michal Janeček IČ: 04130626 Česká republika www.znackama.cz
MÍSTO STAVBY: KUNČICE POD ONDŘEJNÍKEM	DATUM: 4.12.2025	
STAVEBNÍK: -	STUPEŇ: STANOVENÍ DZ	
AKCE: Jeseník-Kalvodova, d.3606, nové NN	Č. ZÁKAZKY: 2025	
	FORMÁT: A3 (2xA4)	
OBSAH VÝKRESU: SITUACE - NÁVRH PDZ -2. ETAPA	MĚŘÍTKO: -	OZNAČENÍ VÝKRESU: 2




KOORDINAČNÍ SITUACE

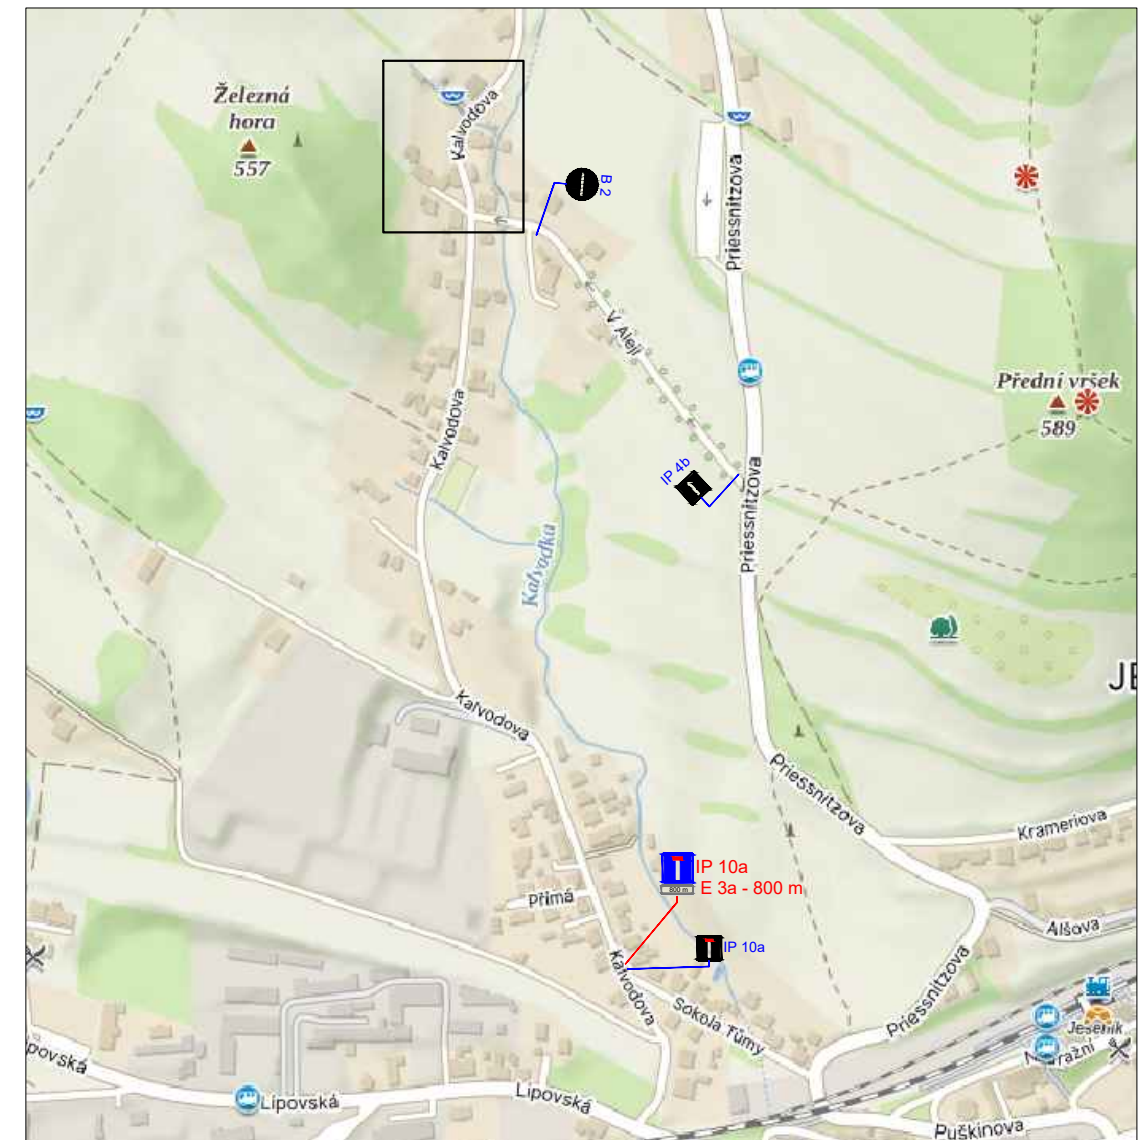


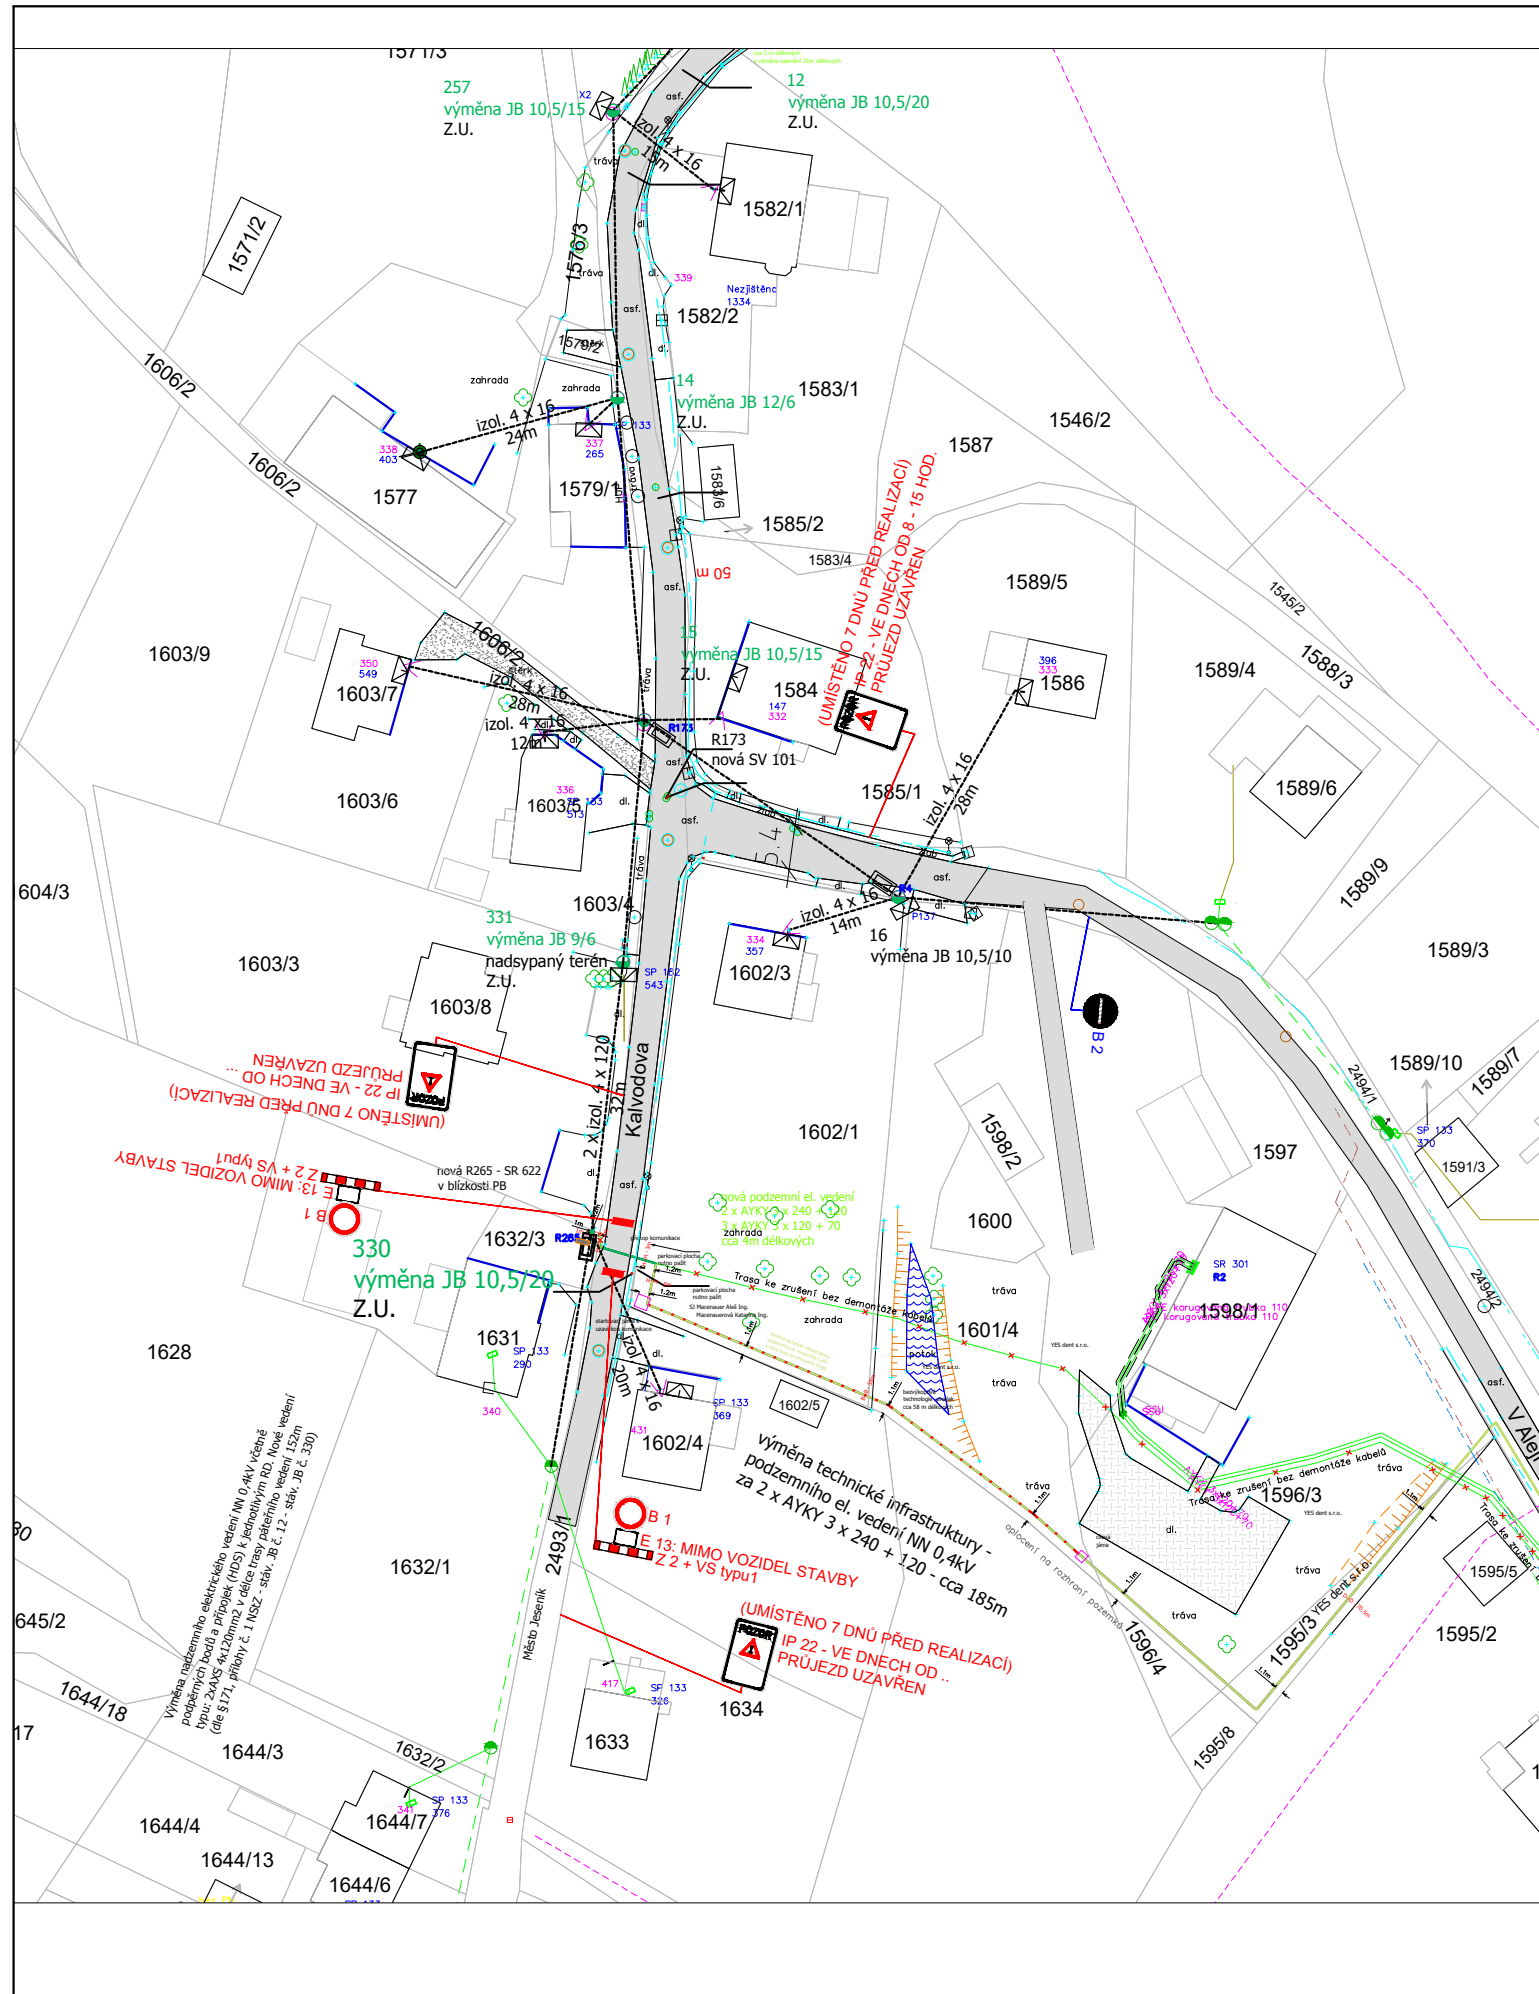
POPIS:

JEDNÁ SE O UMÍSTĚNÍ NADZEMNÍHO VEDENÍ NN SE SLOUPY PODĚL UL. KALVODOVA V JESENÍKU.


JEDNÁ SE O STÁNÍ VOZIDLA STAVBY NA KOMUNIKACI S UZAVÍRKOU KOMUNIKACE - OMEZENÍ PO DOBU OD 8 - 15 HOD.

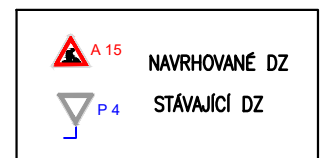

VYPRACOVAL: Bc. Michal Janeček	KONTROLOVAL: Bc. Michal Janeček	 Bc. Michal Janeček IČ: 04130625 Česká republika www.znackama.cz
MÍSTO STAVBY: KUNČICE POD ONDŘEJNÍKEM	DATUM: 4.12.2025	
STAVEBNÍK: -	STUPEŇ: STANOVENÍ DZ	Č. ZÁKAZKY: 2025
AKCE: Jeseník-Kalvodova, d.3606, nové NN	FORMÁT: A3 (2xA4)	MĚŘÍTKO: OZNAČENÍ VÝKRESU
OBSAH VÝKRESU: SITUACE - NÁVRH PDZ -3. ETAPA	MĚŘÍTKO: -	OZNAČENÍ VÝKRESU: 3





KOORDINAČNÍ SITUACE

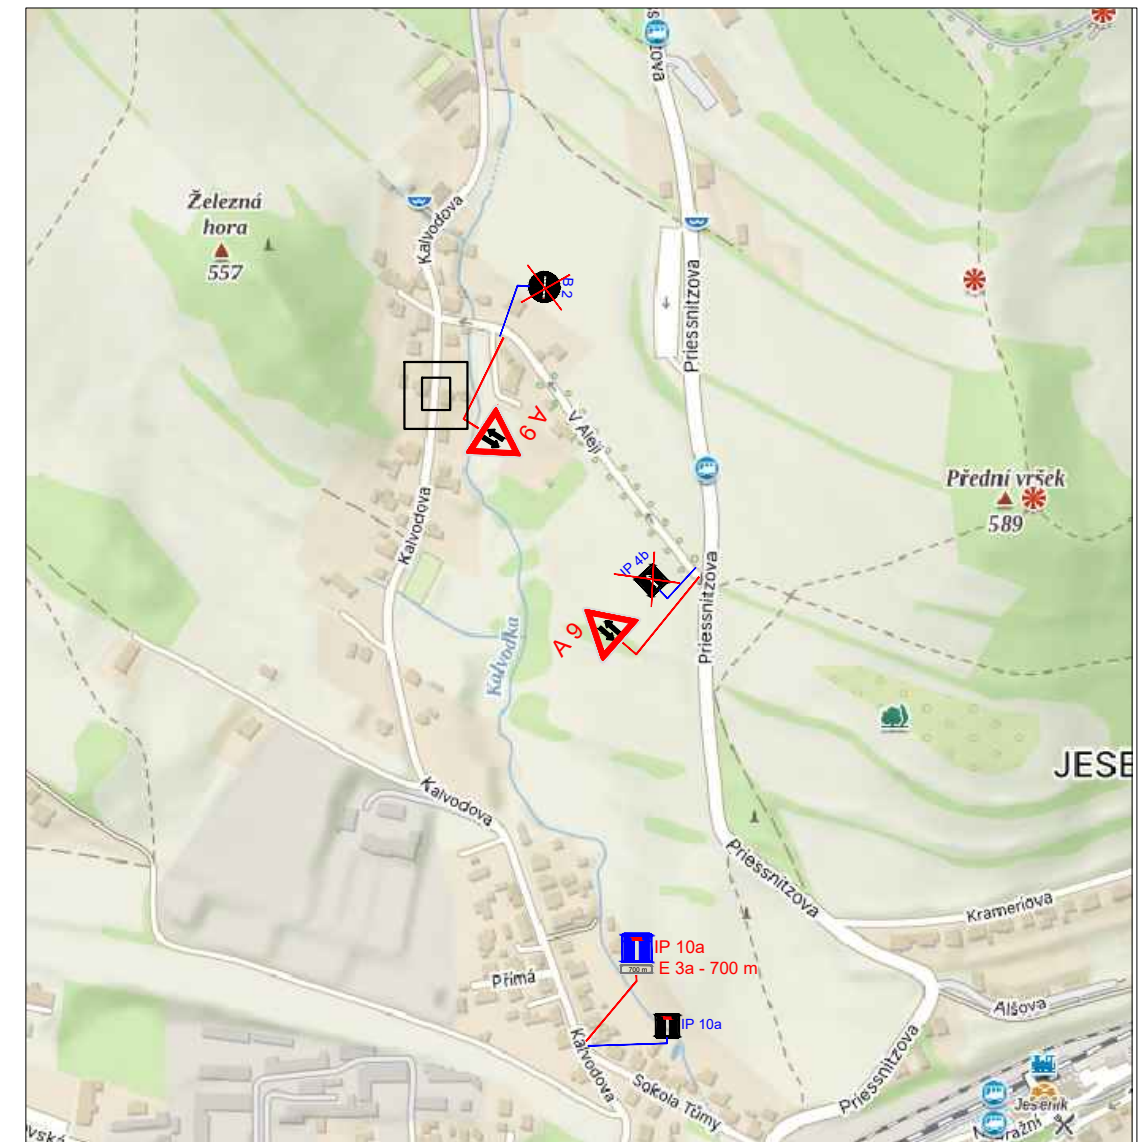


POPIS:

JEDNÁ SE O UMÍSTĚNÍ NADZEMNÍHO VEDENÍ NN SE SLOUPY PODĚL UL. KALVODOVA V JESENÍKU.
 JEDNÁ SE O STÁNÍ VOZIDLA STAVBY NA KOMUNIKACI S UZÁVÍRKOU KOMUNIKACE .

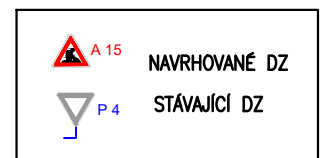

VYPRACOVAL: Bc. Michal Janeček	KONTROLOVAL: Bc. Michal Janeček	 Bc. Michal Janeček IČ: 04130626 Česká republika www.znackama.cz
MÍSTO STAVBY: KUNČICE POD ONDŘEJNÍKEM	DATUM: 4.12.2025	
STAVEBNÍK: -	STUPEŇ: STANOVENÍ DZ	Č. ZÁKAZKY: 2025
AKCE: Jeseník-Kalvodova, d.3606, nové NN	FORMÁT: A3 (2x4)	MĚŘÍTKO: OZNAČENÍ VÝKRESU
OBSAH VÝKRESU: SITUACE - NÁVRH PDZ - 4. ETAPA	MĚŘÍTKO: -	4

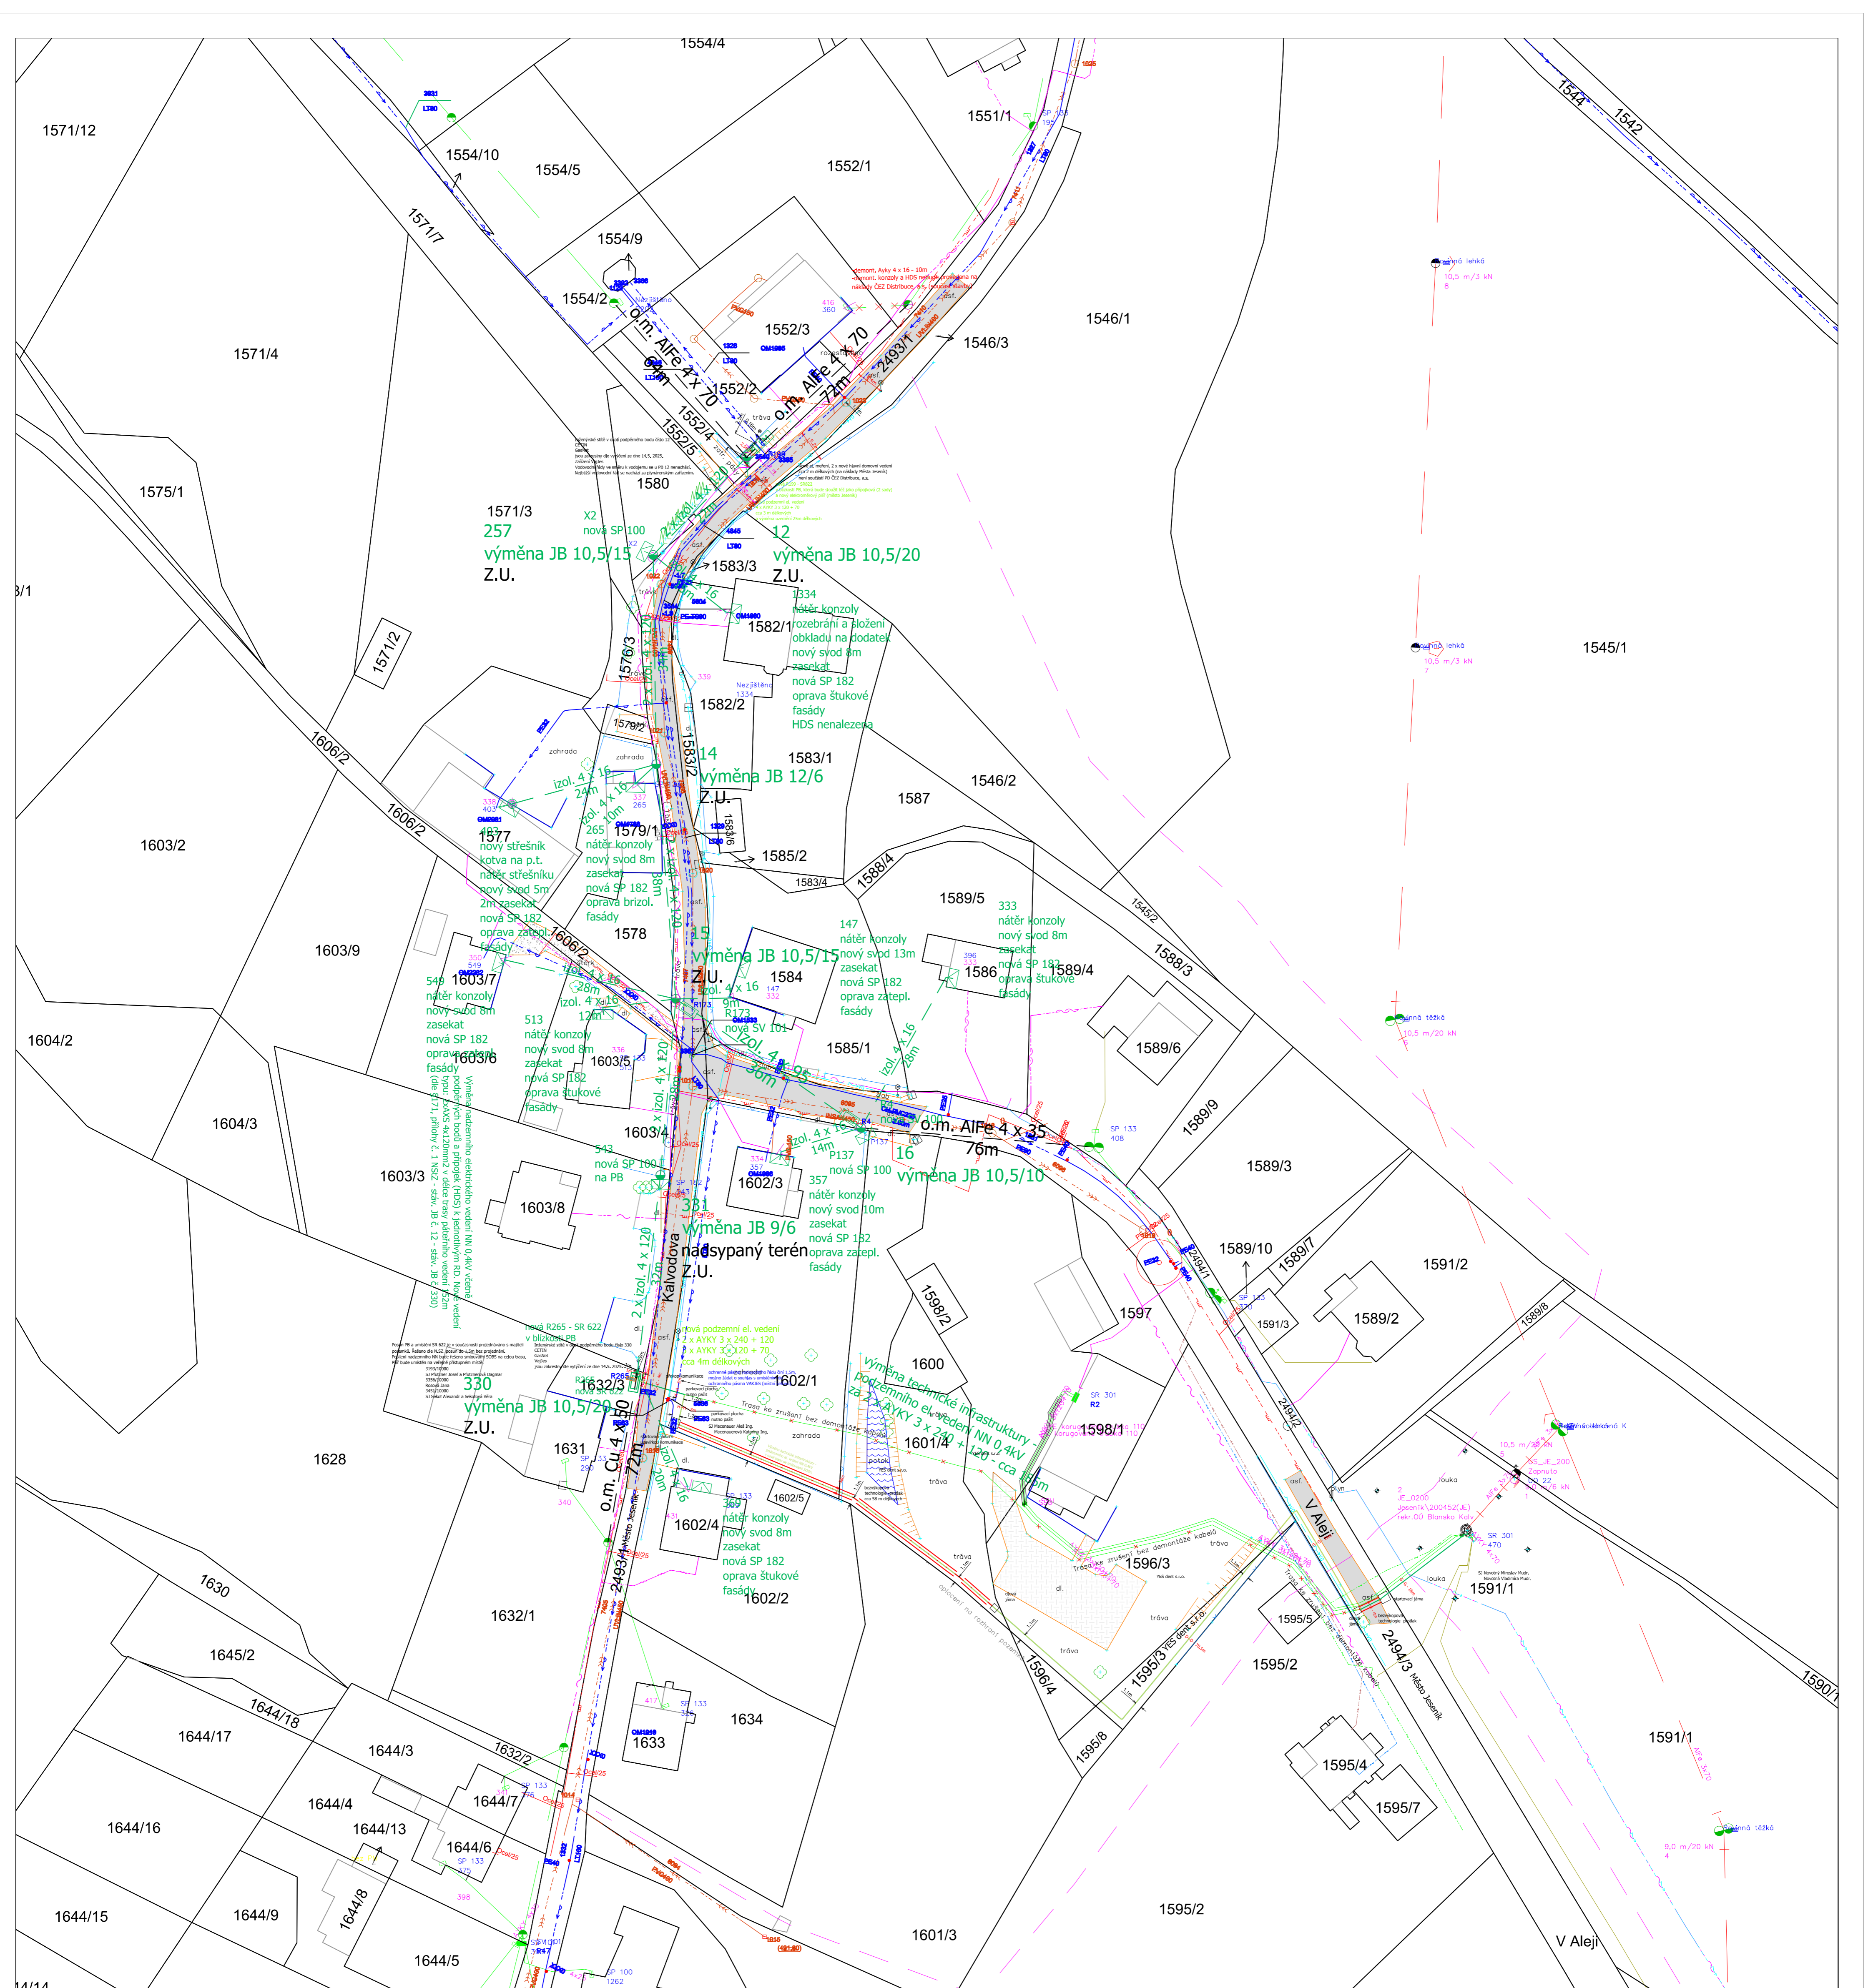

- LEGENDA:**
- Trasa výměny technické infrastruktury - podzemního elektrického vedení NN 0,4kV ve stávající trase dle § 171 SZ
 - Trasa výměny technické infrastruktury - podzemního elektrického vedení NN 0,4kV v nové trase dle § 171 SZ
 - Trasa podzemního el. vedení NN 0,4kV ke zrušení bez demontáže
 - Výměna technické infrastruktury - nadzemního elektrického vedení NN 0,4kV
 - Opětná montáž technické infrastruktury - nadzemního elektrického vedení NN 0,4kV
 - Bezvýkopová technologie - protlak
 - Stávající podzemní elektrické vedení NN 0,4kV (ČEZ)
 - Stávající nadzemní elektrické vedení NN 0,4kV (ČEZ)
 - Stávající nadzemní elektrické vedení VN 22kV (ČEZ)
 - Stávající podzemní síť elektronických komunikací spol. CETIN
 - Stávající metalické nezaměřené síť elektronických komunikací spol. CETIN
 - Stávající nadzemní síť elektronických komunikací spol. CETIN
 - Stávající podzemní napájecí zařízení spol. (GasNet)
 - Stávající středotlaké plynárenské zařízení spol. (VAKJES a.s.)
 - Stávající kanalizační zařízení (VAKJES a.s.)
 - Stávající zařízení veřejného osvětlení (TS Jeseník)
 - Stávající oplocení
 - Stávající umístění trafostanice - určená k demontáži / Nové umístění trafostanice
 - Stávající betonový sloup VN
 - Stávající dřevěný patkový sloup / st. betonový sloup NN, nový betonový sloup NN
 - Nový dřevěný sloup na st. patku
 - Velikost podpěrného bodu a jisticí skříně v měřítku
 - Nová jisticí rozpojovací skříně SR 822 a SR 622 dle § 171 SZ

Před zahájením stavby nutno vytýčit veškeré podzemní řády, jsou zakresleny pouze orientačně !!!
 Katastrální území: Jeseník 658723

Vypracoval: Martin Skotnica	Investor: ČEZ Distribuce, a.s.	Stupeň: DPS
Odp. projektant: Martin Skotnica	Měřítko: 1:500	Datum: 12/2025
Schválil: Richard Bakota	Formát: A1	Číslo výkresu: 8029702-01
Zakázka: IV-12-8029702	Název akce:	

PROFIPROJEKT s.r.o.
 ProfiProjekt, s.r.o.
 Collo - louky 126
 738 01 Frýdek - Místek

Jeseník-Kalvodova, d.3606, nové NN
 Název výkresu: Situační plán a plán zádlabeb

Řezy kabelovou trasou:

