

NAPOJENÍ NAVRHOVANÉ PŘÍPOJKY
SPLAŠKOVÉ KANALIZACE,
BUDE PROVEDENO VSAZENÍM
PVC ODBOČKY 250/150-45° DO
STÁVAJÍCÍHO KANALIZAČNÍHO POTRUBÍ

Zemní kabelové vedení
CETIN, opatřit PVC chráničkou ø110,
vč. rezervní s průtažným lankem

LEGENDA

- PŘEDMĚTNÝ OBJEKT – BYTOVÝ DŮM č.p. 99
- NAVRHOVANÁ PŘÍPOJKA SPLAŠKOVÉ KANALIZACE
– POTRUBÍ PVC-KG DN 150, DL. 77,50 m , Z TOHO NA POZ.PARC.Č.
ST.422 – 45,90 m , NA POZ.PARC.Č. 463/1 – 25,70 m A NA
POZ.PARC.Č. 440/1 – 5,90 m
- RŠ1,RŠ2** NAVRHOVANÁ REVIZNÍ ŠACHTA Dy425 – 2 ks – PLASTOVÁ, PRŮTOČNÁ
- RŠ3,RŠ4** NAVRHOVANÁ REVIZNÍ ŠACHTA – BETONOVÁ DN1000 – 2 ks – PRŮTOČNÁ

ODSOUHLASENÁ PŘÍLOHA
ke stanovisku - vyjádření k dokumentaci
Krajské ředitelství policie Olomouckého kraje
č.j.: KRPM-85450-2/07-2206-14/1006
22.6.2026
H. J. P.

STÁVAJÍCÍ VEŘEJNÉ SÍŤ

- STÁVAJÍCÍ VEŘEJNÁ KANALIZACE-KAMENINA DN 250 VČ. OCHR. PÁSMA 2x1,5 m
- STÁVAJÍCÍ VEŘEJNÝ VODOVODNÍ ŘAD VČ. OCHR. PÁSMA 2x1,5 m
- STÁVAJÍCÍ NTL PLYNOVODNÍ ŘAD VČ. OCHR. PÁSMA 2x1 m
- STÁVAJÍCÍ ZAMĚŘENÝ PRŮBĚH OPTICKÉHO KABELU VČ. OCHR. PÁSMA 2x1 m

POZNÁMKA :




**PŘED ZAHÁJENÍM VÝKOPOVÝCH PRACÍ, JE NUTNO PROVÉST VYTÝČENÍ VŠECH ZEMNÍCH VEDENÍ JEJICH
SPRÁVCI NEBO PROVOZOVATELI, ABY SE PŘEDEŠLO JEJICH POŠKOZENÍ PŘI REALIZACI DÍLA !!!**



		Architektura a interiérový design Projekce a inženýring staveb Požární ochrana Dotační management		JANKO Projekt s.r.o. Albrechtická 807/16 794 01 Krnov IČ: 03872394 Email: info@jankoprojekt.cz	
Zodp. projektant: Ing. Dobroslav Janko		Zpracoval: Petr Janko		Č.zakázky: 08/20/JP	
Stavebník: Město Zlaté Hory , náměstí Svobody č.p. 80, 793 76 Zlaté Hory		Datum: 09/2020		Č.paré	
Název stavby: REKONSTRUKCE BYTOVÉHO DOMU č.p. 99 na nám. Svobody ve Zlatých Horách - Přípojka splaškové kanalizace		Stupeň: DŮS		Formát: 420x297	
Místo stavby: náměstí Svobody č.p. 99, Zlaté Hory, p.č. st.422, 463/1 a 440/1 v k.ú. Zlaté Hory v Jeseníkách		Měřítko: 1:250		Č.výkresu:	
Část PD: Technika prostředí staveb		Měřítko: 1:250		Č.výkresu: 03	
Výkres: Koordinální situační výkres					




ODSOUHLASENÁ PŘÍLOHA
 ke stanovisku - vyjádření k dokumentaci
 Krajské ředitelství policie Olomouckého kraje
 KRPM: 85950-2/17-276
 Dne 22.6.2026
 Za správnost: *[Signature]*

- Omezený úsek
- Objízdná trasa
-  A15 Navržené přechodné DZ
-  P4 Stávající svislé DZ
-  P4 Zrušené stávající svislé DZ

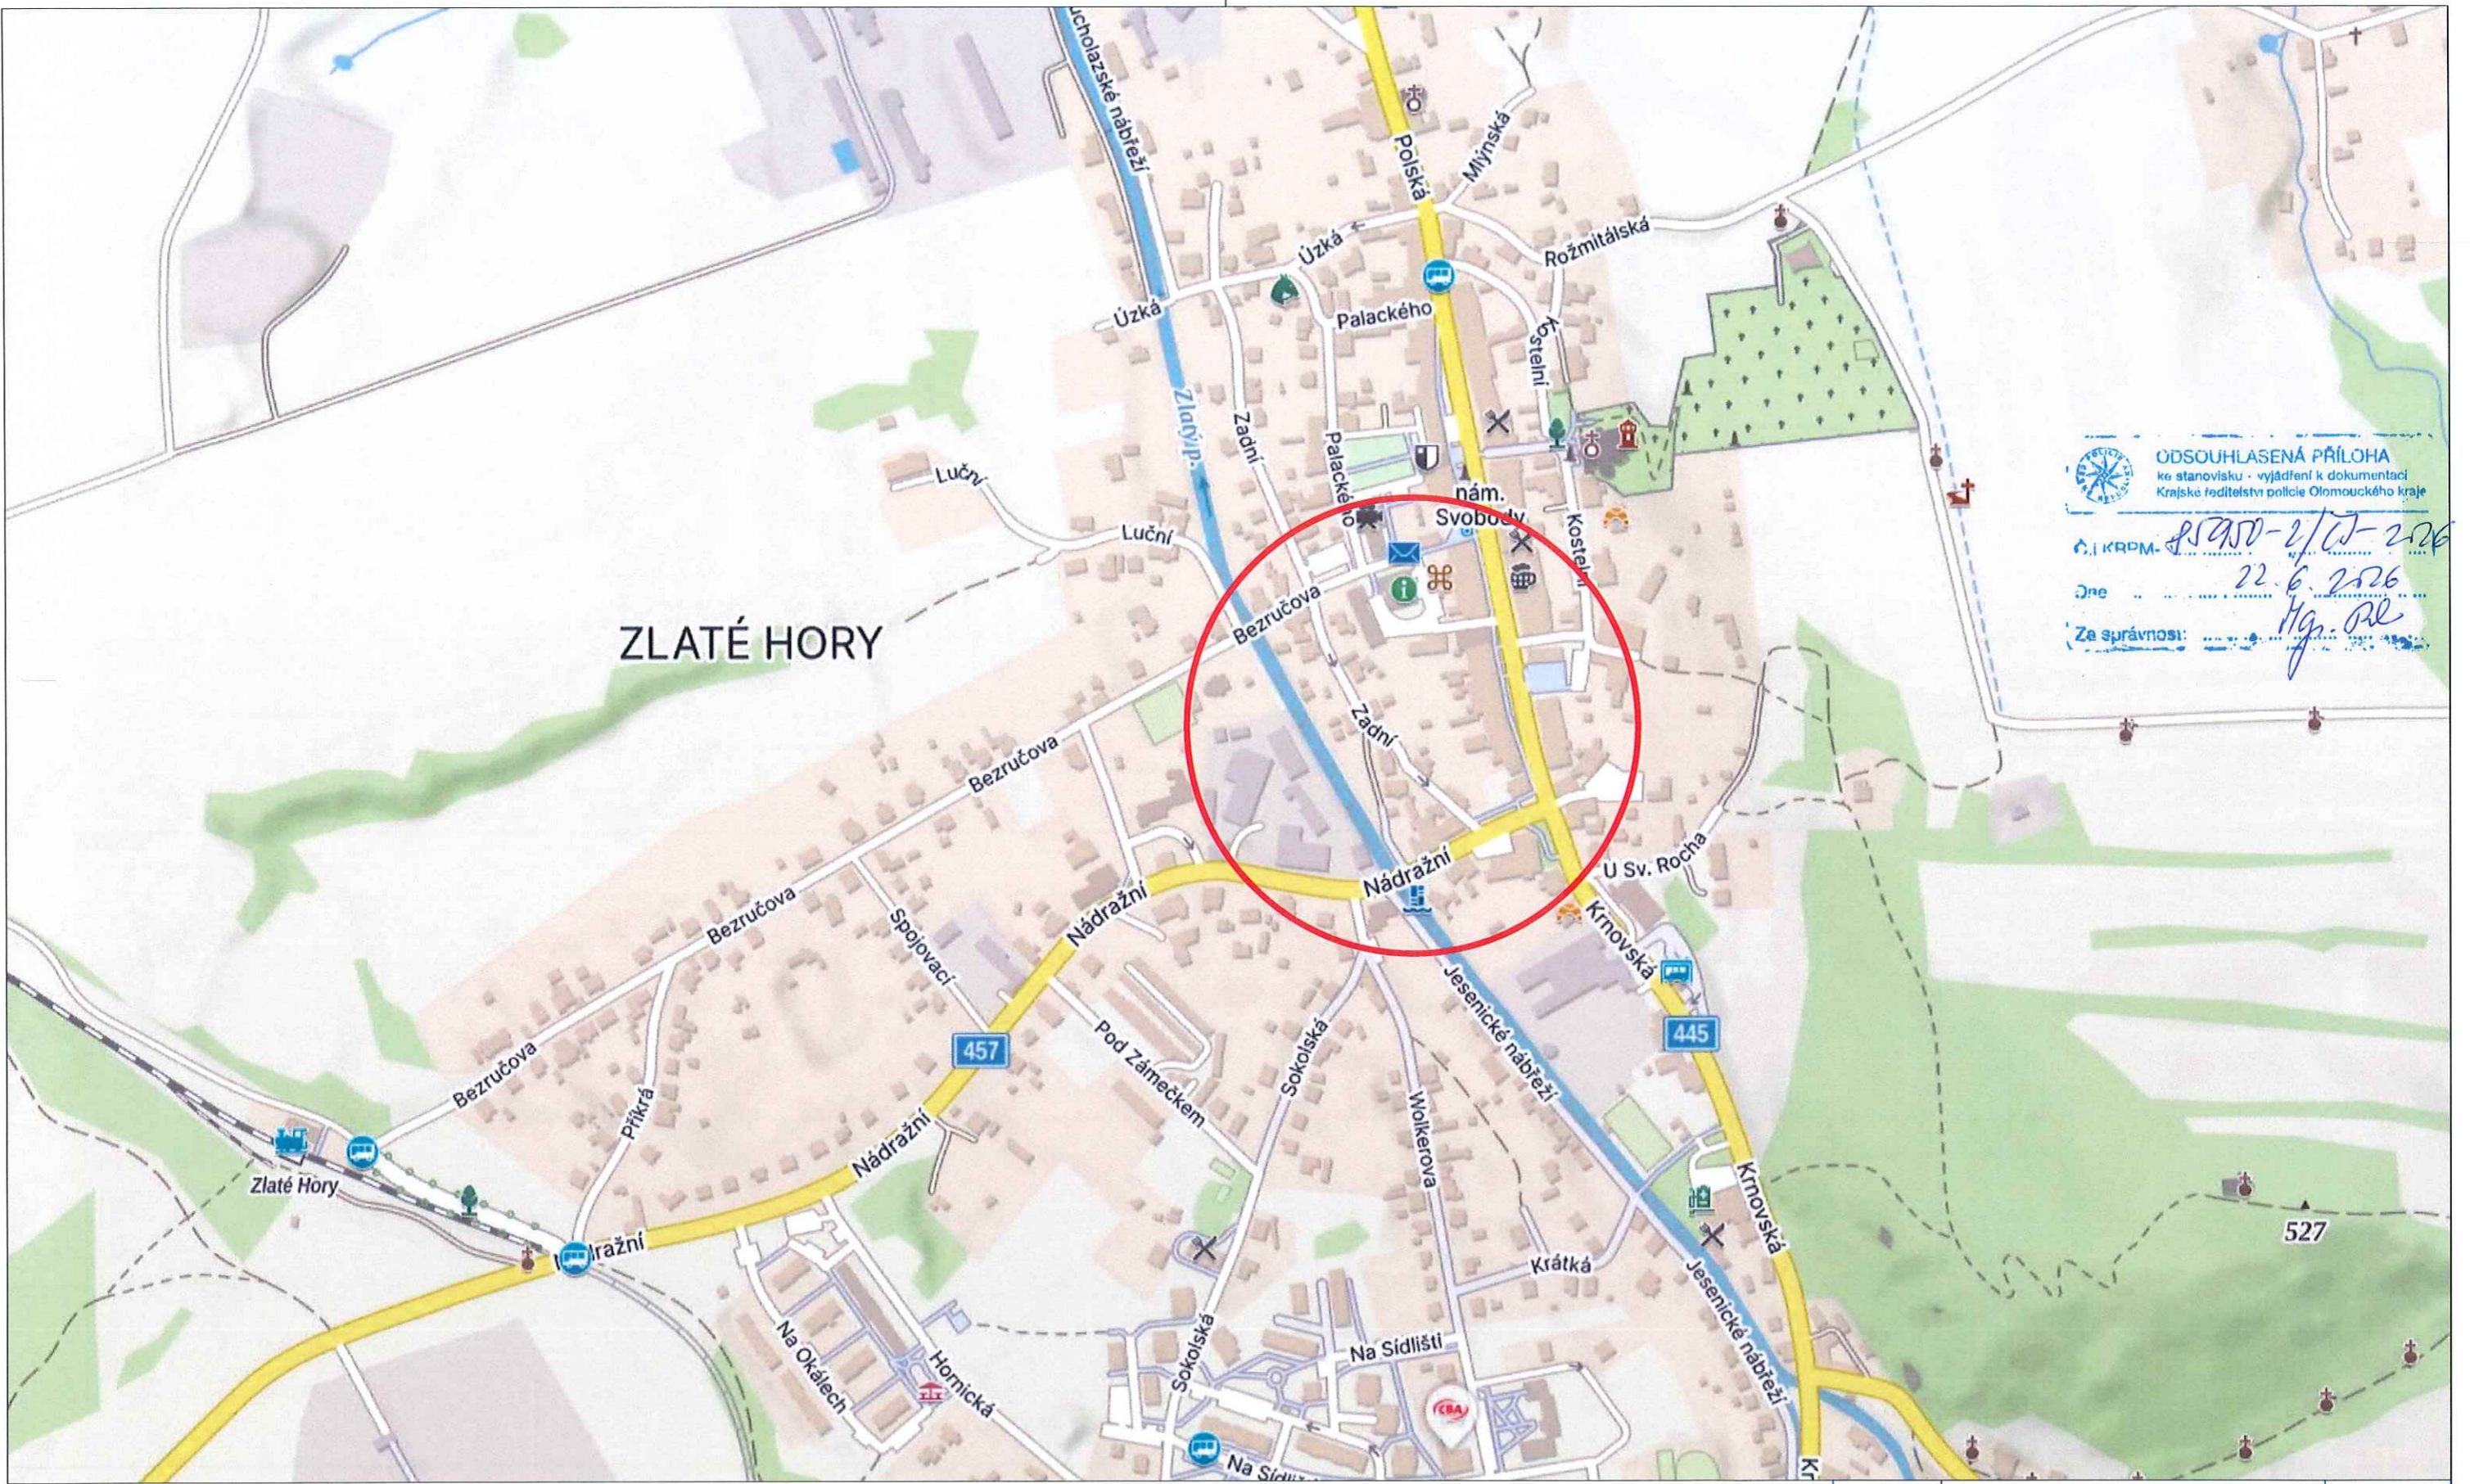
Autor:	Dopravní Značení Tkadleček, Grudova 4, 747 05 Opava		
Zodp. projektant:	Jan Tkadleček	<i>[Signature]</i>	IČO: 087 346 31
Vypracoval:	Jan Tkadleček	<i>[Signature]</i>	tel.: 737 351 772
Kontroloval:	Jan Tkadleček	<i>[Signature]</i>	Datum: 06/2026
Měřítko:	1:1000	Číslo zakázky:	122/2026 Formát: A3
Zadavatel:	BERKASTAV s.r.o., Kasárenská 2501/7, 794 01 Krnov		
Stavba:	Rekonstrukce bytového domu č.p. 99 na nám. Svobody ve Zlatých Horách - Kanalizační přípojka		
Popis:	Přehledná situace		





TKADLEČEK
Dopravní značení

tkadlecek.cz
znacky@tkadlecek.cz

Výkres číslo:
DZ-1




ODSOUHLASENÁ PŘÍLOHA
 ke stanovisku - vyjádření k dokumentaci
 Krajské ředitelství policie Olomouckého kraje
 Č. I. KRPM: *85950-2/0-2026*
 Dne: *22. 6. 2026*
 Za správnost: *Hg. Pl*

- Omezený úsek
- Obyčejná trasa
-  A15 Navržené přechodné DZ
-  P4 Stávající svislé DZ
-  P4 Zrušené stávající svislé DZ

Autor:	Dopravní Značení Tkadleček, Grudova 4, 747 05 Opava		
Zodp. projektant:	Jan Tkadleček	<i>Jan</i>	IČO: 087 346 31
Vypracoval:	Jan Tkadleček	<i>Jan</i>	tel.: 737 351 772
Kontroloval:	Jan Tkadleček	<i>Jan</i>	Datum: 06/2026
Měřítko:	1:5000	Číslo zakázky:	122/2026 Formát: A3
Zadavatel:	BERKASTAV s.r.o., Kasárenská 2501/7, 794 01 Krnov		
Stavba:	Rekonstrukce bytového domu č.p. 99 na nám. Svobody ve Zlatých Horách - Kanalizační přípojka		
Popis:	Přehledná situace		



TKADLEČEK
Dopravní značení

tkadlecek.cz
znacky@tkadlecek.cz

Výkres číslo: ---